


PŮDORYS 4.NP

MĚŘÍTKO 1:100

odpadní potrubí 2.1a + 2c-2h budou ukončena zátkami v nivoletě podlahy
půdního prostoru, přesné polohy vývodu budou fixovány v průběhu stavby
po obnažení stáv.stropních trámů v půdě a upřesnění jejich skutečných poloh

Navržené dispoziční řešení soc.zařízení, kuchyňky a ostatních prostor
v levé části půdního prostoru bude stavebně prováděno až v rámci
II.etapy stavby.
Z hlediska kanalizace ve 4.NP budou provedeny odpadní výpustky,
uzátkované v podlaže a větrací potrubí nutná pro funkci I.etapy.

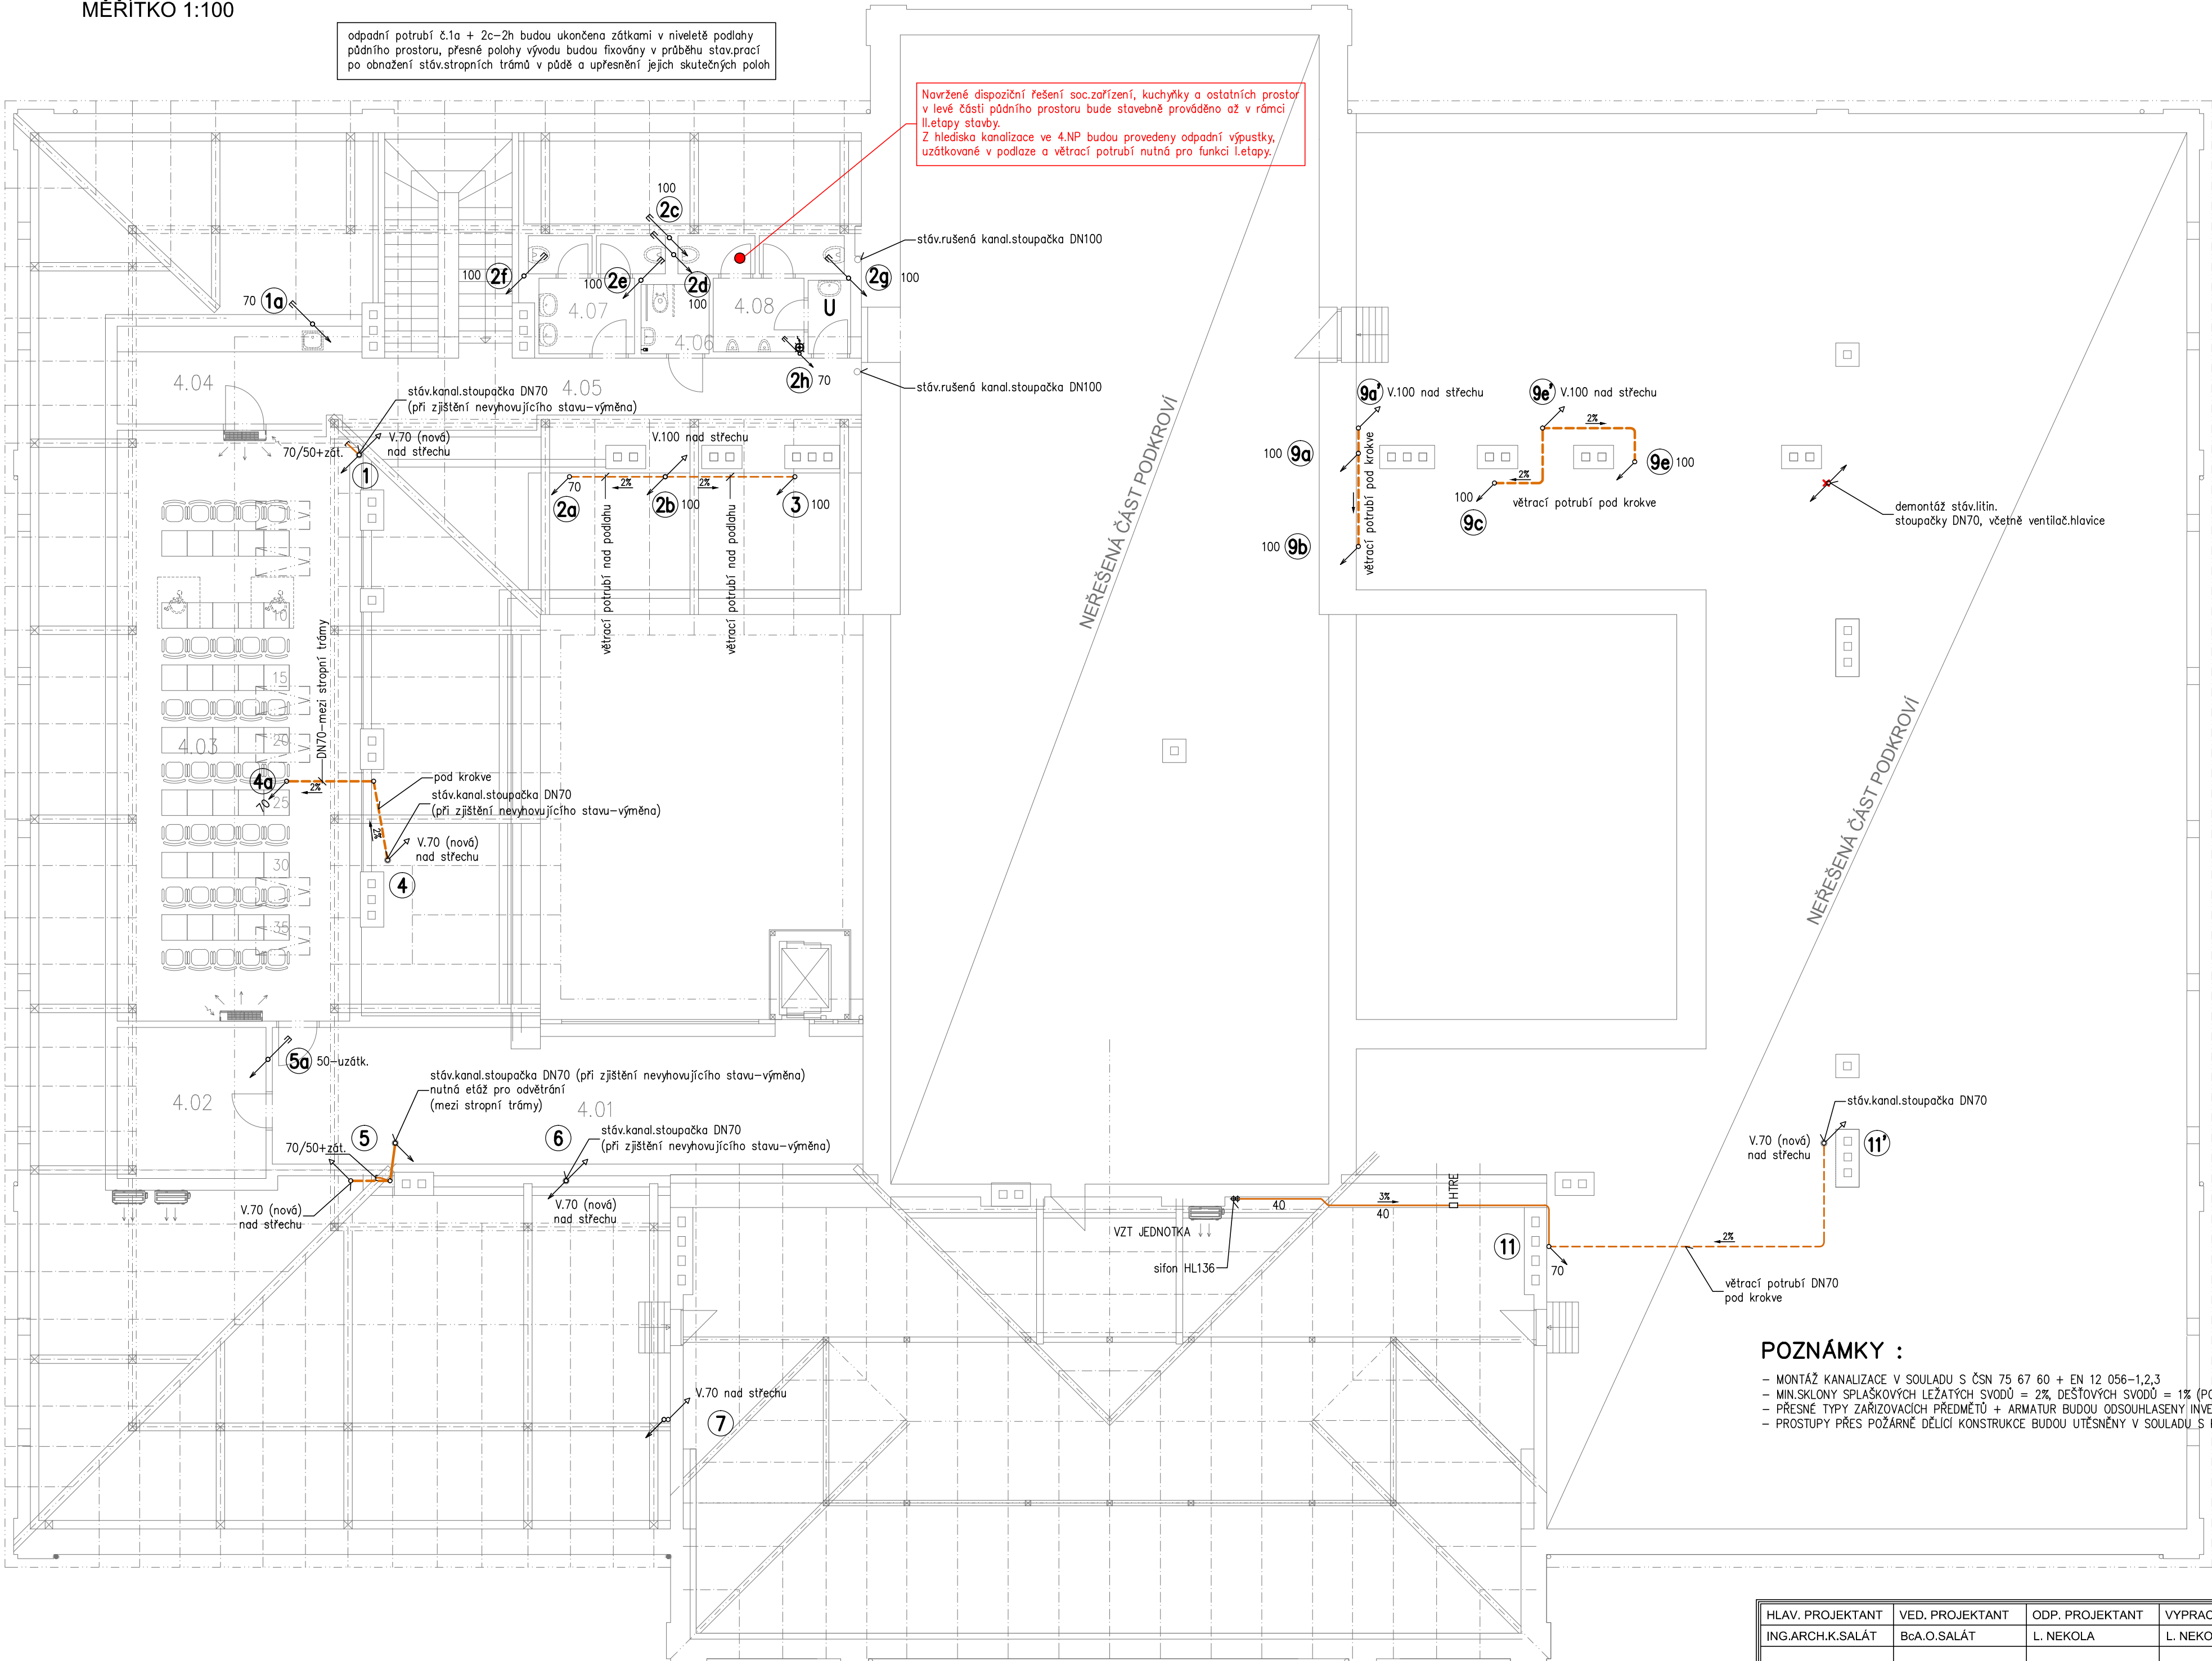


LEGENDA MÍSTNOSTÍ:

Č.M.	NÁZEV MÍSTNOSTI	PLOCHA [m2]
4.01	Chodba	43.84
4.02	Sklad	12.29
4.03	Zasedací místnost	71.44
4.04	Čajová kuchyňka	13.56
4.05	Chodba	17.65
4.06	WC – invalidé	2.77
4.07	WC ženy	6.98
4.08	WC muži	9.21
PLOCHA CELKEM:		177.74

POZNÁMKY :

- MONTÁŽ KANALIZACE V SOULADU S ČSN 75 67 60 + EN 12 056-1,2,3
- MIN.SKLONY SPLAŠKOVÝCH LEŽATÝCH SVODŮ = 2% DEŠŤOVÝCH SVODŮ = 1% (POKUD NENÍ PŘEDEPSÁNO JINAK)
- PŘESNÉ TYPY ZAŘÍZOVACÍCH PŘEDMĚTŮ + ARMATUR BUDOU ODSOUHLASENY INVESTOREM A ARCHITEKTEM – PŘED MONTÁŽÍ ROZVODŮ ZIT !
- PROSTUPY PŘES POŽÁRNĚ DĚLICÍ KONSTRUKCE BUDOU UTĚSNĚNY V SOULADU S PŘ. STAVBY – PROTIPOŽÁRNÍ MANŽETY !

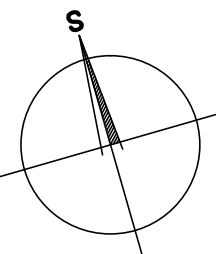

- KANALIZACE SPLAŠKOVÁ – LEŽATÉ SVODY-PVC KG, SN8
STOUPACÍ + PŘÍPOJ.POTRUBÍ-PPaHT+IZOL.SONIK
- - - ETÁŽE POTRUBÍ POD STROPEM (NAD PODHLEDEM S IZOL.NÁVLEKY)

HLAV. PROJEKTANT	VED. PROJEKTANT	ODP. PROJEKTANT	VYPRACOVAL	 AIP PLZEŇ, s.r.o. Břojova 16 (tel. 373 731 611, e-mail: aip@aipplzen.cz)		
ING.ARCH.K.SALÁT	BcA.O.SALÁT	L. NEKOLA	L. NEKOLA			
OBEC:	PLZEŇ 3	KRAJ:	PLZEŇSKÝ			
INVESTOR:	ZÁPADOČESKÁ UNIVERZITA V PLZNI, UNIVERZITNÍ 8, 306 14 PLZEŇ			FORMÁT	6 A4	
AKCE :	STAVEBNÍ ÚPRAVY OBJEKTU VELESLAVINOVA 42, PLZEŇ <u>I. ETAPA</u>			DATUM	03/2013	
				STUPEŇ	DPS	
				ČÍS. ZAKÁZKY	AIP 13004	
ČÁST:	D.1.7 ZDRAVOTNÉ TECHNICKÉ INSTALACE			MĚŘÍTKO	1 : 100	
OBSAH :					ČÍSLO VÝKRESU	
PŮDORYS 4.NP– KANALIZACE					D.1.7–6.	