


PŮDORYS 1.NP:
MĚŘÍTKO 1:100

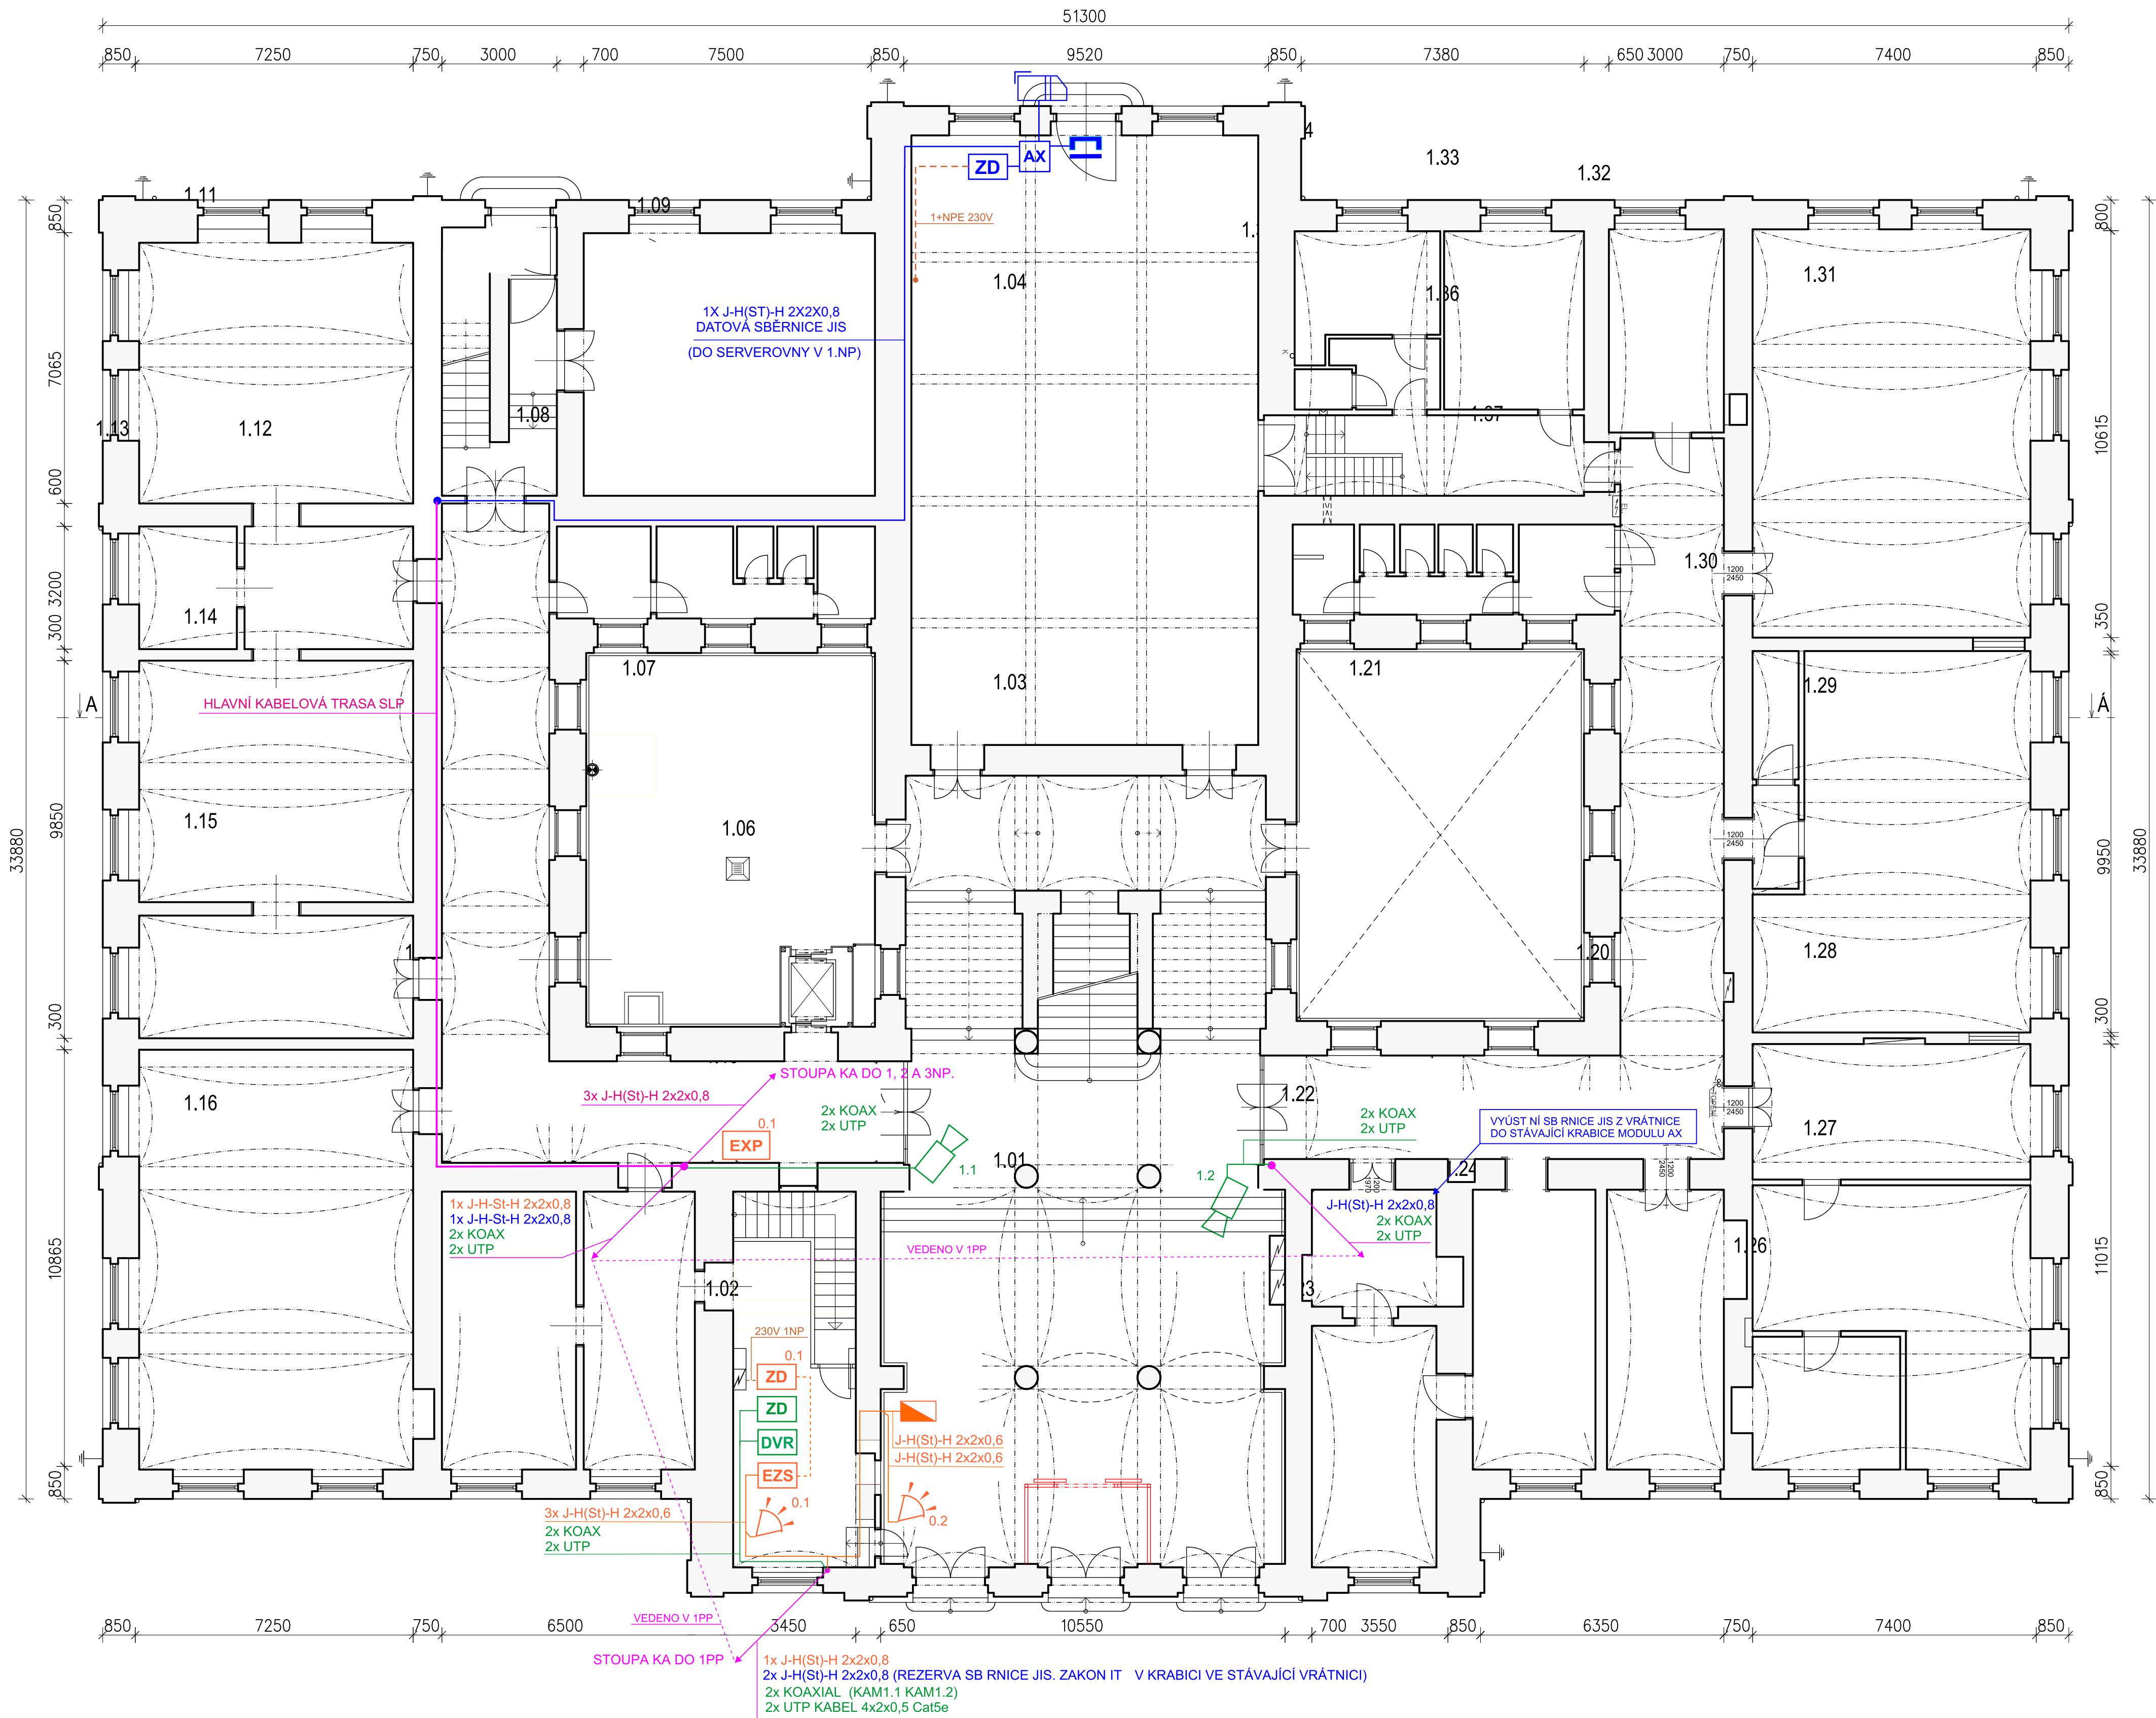

- LEGENDA:**
- EZS** Zabezpečovací st. jedna PZTS
 - EXP-R** Ovládací LCD klávesnice
 - EXP** Expanze 16 vstup s reléovým modulem
 - EXP** Expanze 16 vstup
 - ZD** Zálohovaný systémový zdroj 12 V / 3A DC, 18Ah
 - Magnetický kontakt**
 - Prostorový detektor pohybu PIR**
 - Prostorový detektor pohybu PIR s dlouhým dosahem**
 - Magnetický zámek 12V DC, 270N**
 - RFID snímač karet Mifare, Mifare DESFire**
 - RFID snímač karet Mifare venkovní**
 - AX** Svorkovnice rozhraní AX05 systému JIS
 - DVR** Záznamové zařízení CCTV, 16 vstup
 - Kamera CCTV vnitřní, color, 600 TVL**
 - ZD** Zálohovaný napájecí zdroj 12V DC, 3A, 18Ah pro napájení kamer
 - ZD** Zálohovaný napájecí zdroj 12V DC, 2A, 7Ah
 - Trasy slaboproudých rozvodů**
 - Vedení systému PZTS**
 - Vedení systému JIS**
 - Vedení systému CCTV**
 - Vedení 12V DC systému PZTS**
 - Vedení primárního napětí 230V AC**



HLAVNÍ PROJEKTANT ING.ARCH. K. SALÁT	VEDOUČÍ PROJEKTANT Bc.A. O. SALÁT	ODPOVĚDNÝ PROJEKTANT Zbyněk Beneš	VYPRACOVAL Bc. A. Vítuško	ekoTIPID s.r.o. Identifikační číslo 30100 Plzeň, Moravská 1126/5 info@ekotipid.cz IČ: 25611574 DIČ: CZ25611574
OBEC: PLZEŇ 3	KRAJ: PLZEŇSKÝ			FORMÁT: B A4
INVESTOR: ZÁPADOČESKÁ UNIVERZITA V PLZNI, UNIVERZITNÍ 8, 306 14 PLZEŇ				DATUM: 03/2013
AKCE: STAVEBNÍ ÚPRAVY OBJEKTU VELESLAVNOVA 42 V PLZNI				STUPEŇ: DSP
1. ETAPA				ČÍS. ZAKÁZKY: AIP 12017
				MĚŘÍTKO: 1:100
OBSAH: SCHEMA SLABOPROUDÝCH ROZVODŮ PZTS, JIS A CCTV				ČÍSLO VÝKRESU: ČÍSLO PÁŘE
				01