



1 - 1

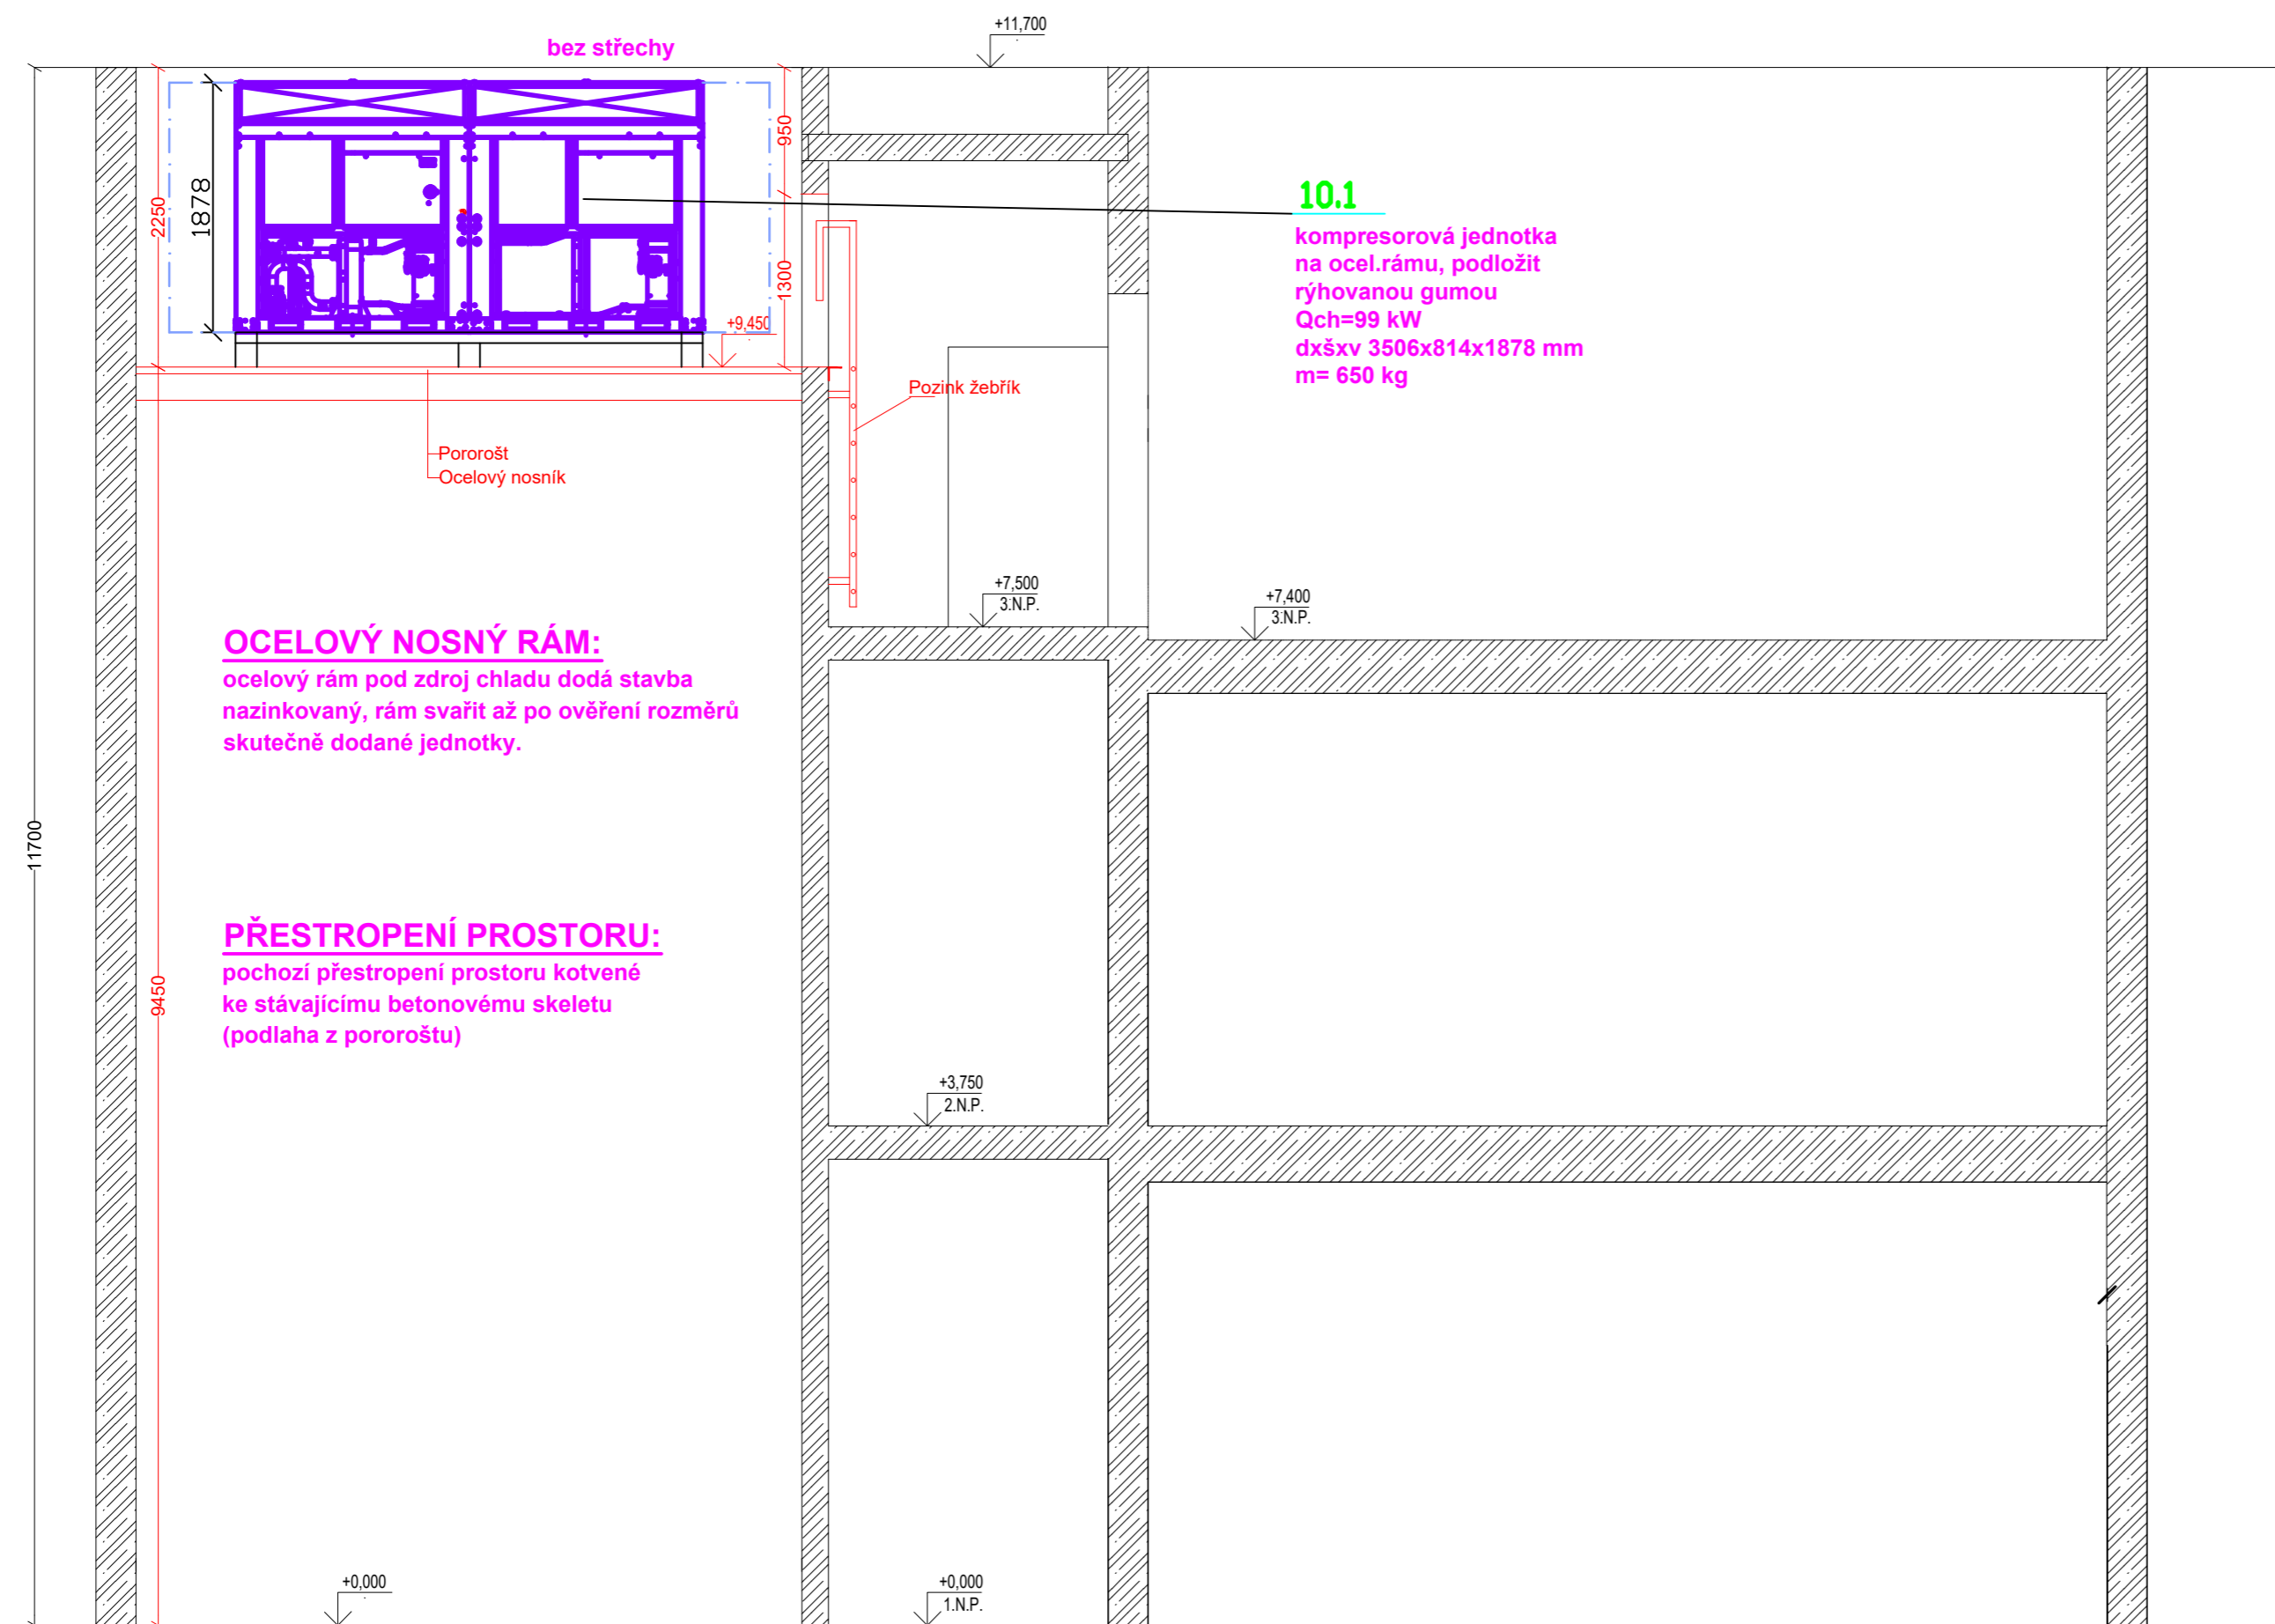

PŮDORYS 3.N.P. = +7,500

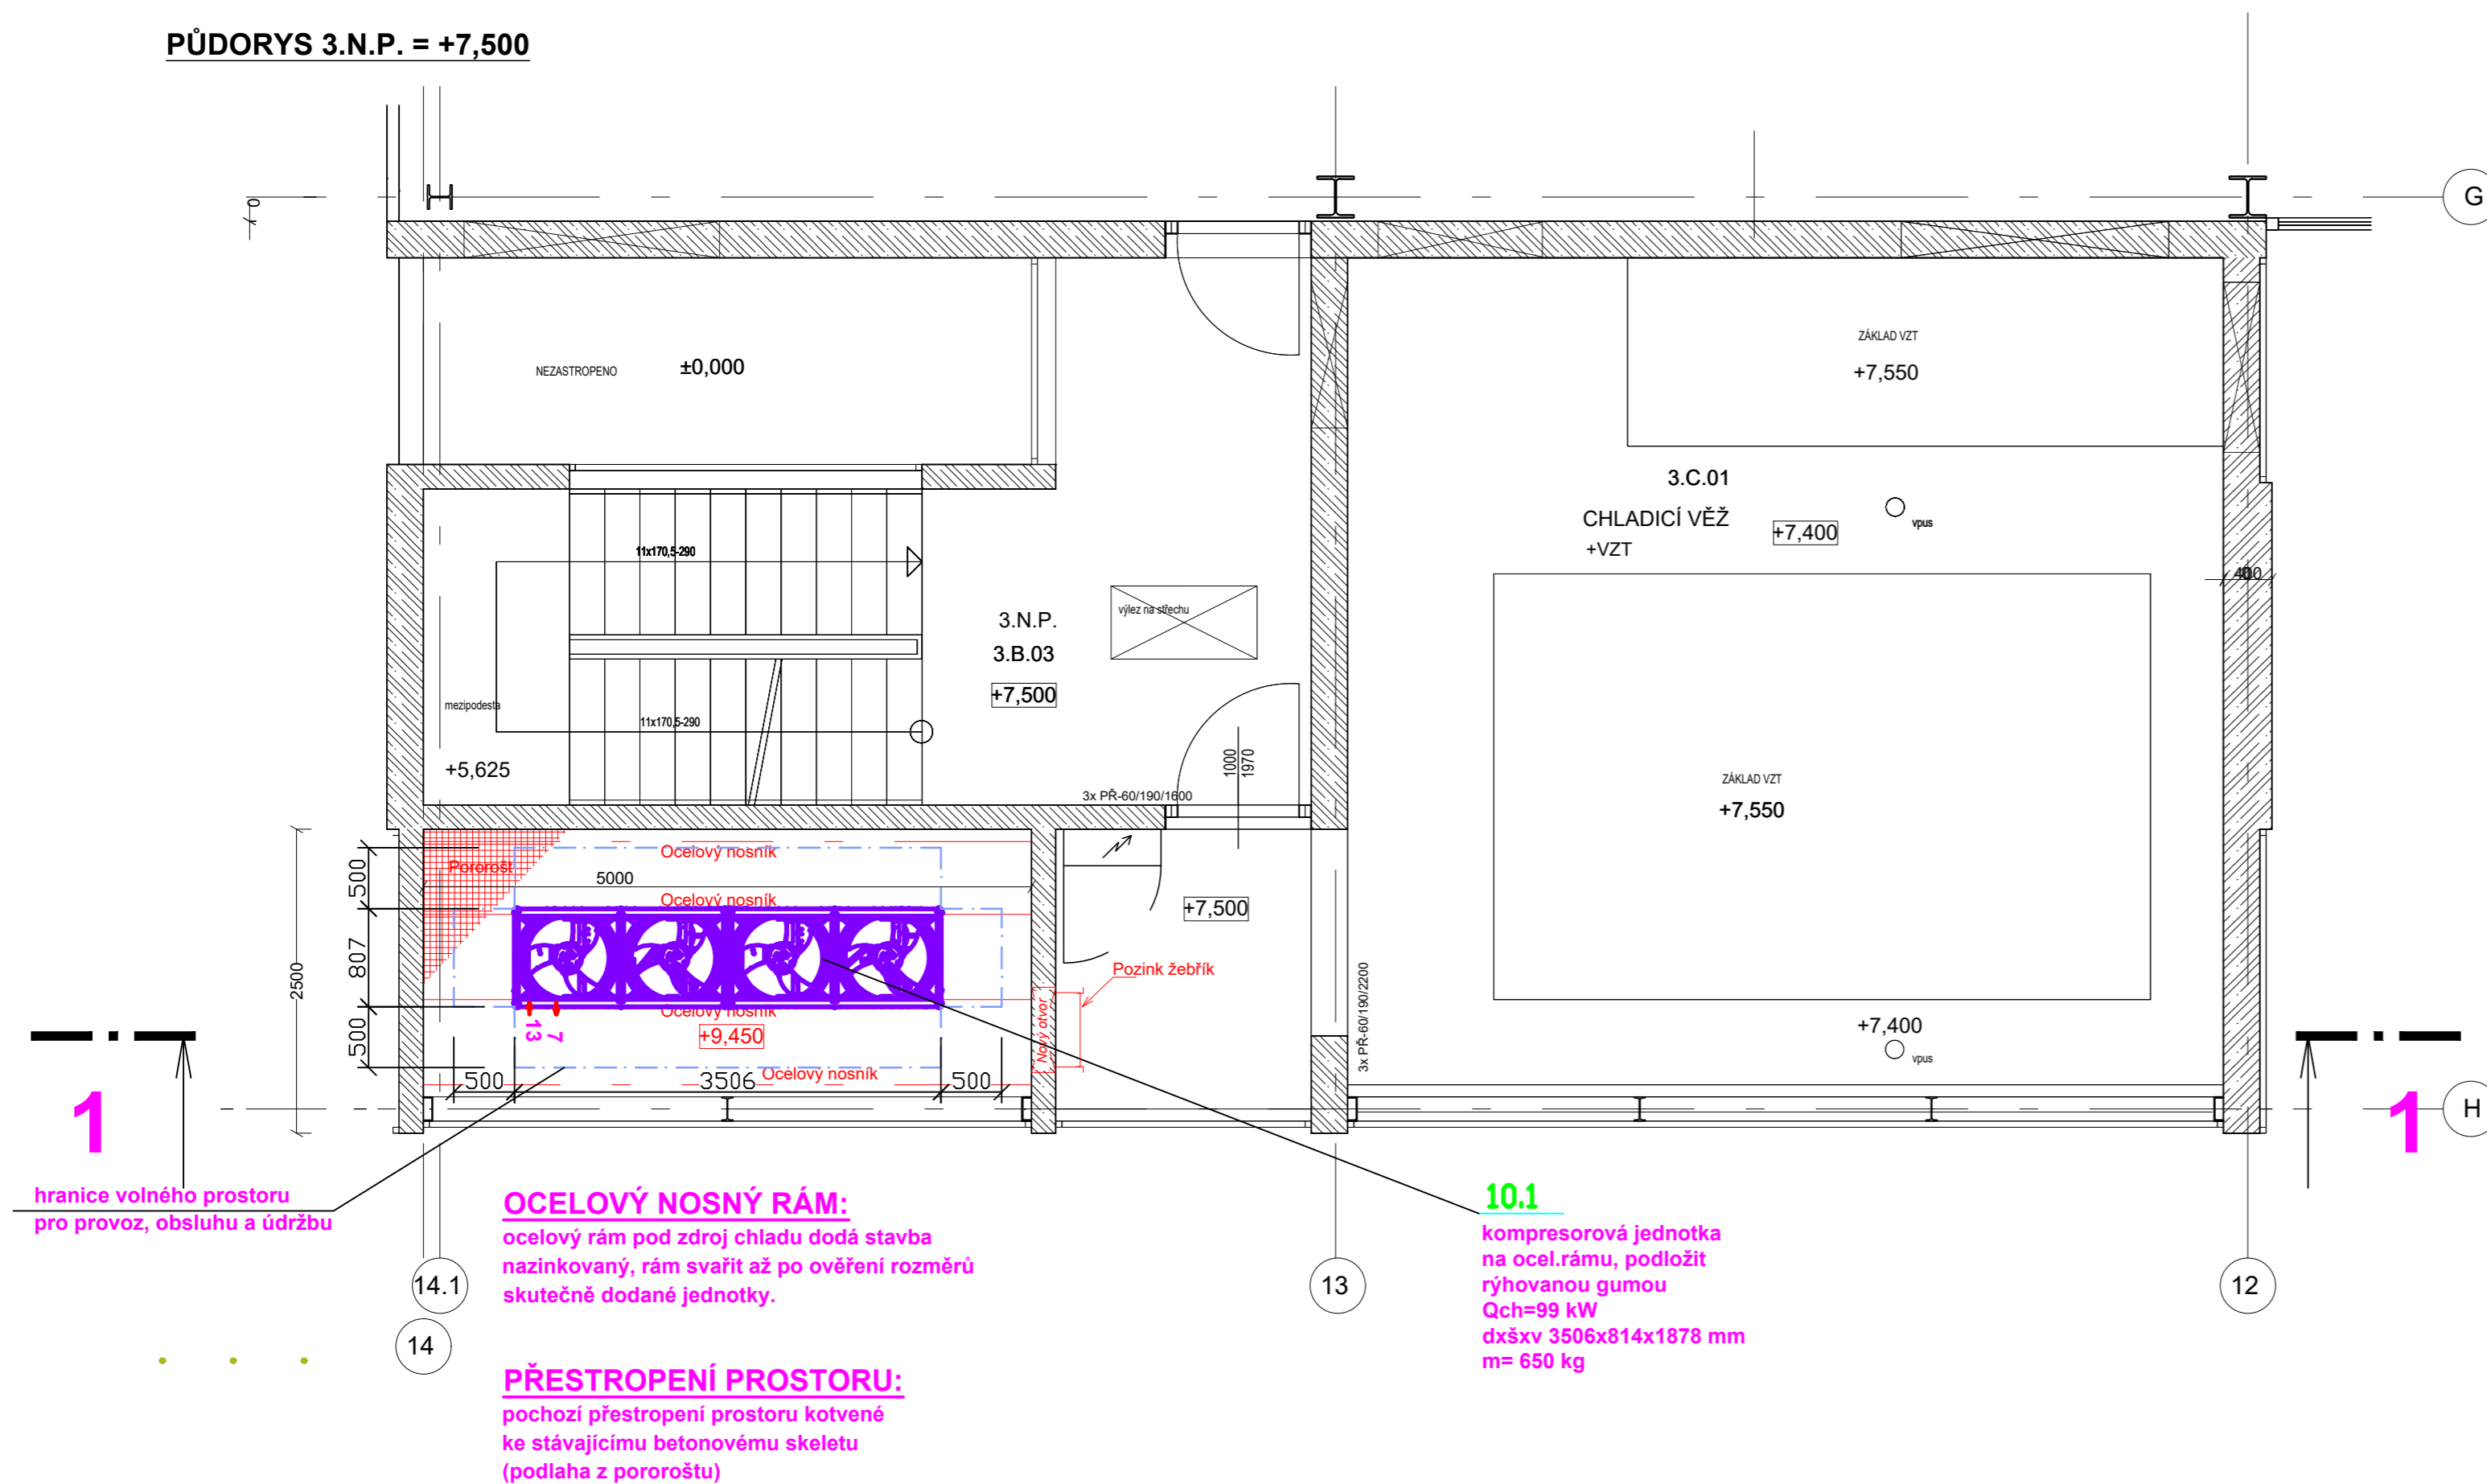

LEGENDA:

- 1.1 nově navržený zdroj chladu
- servisní prostor
- 6 výstup chladné vody
- 12 vstup oteplené vody

D.1.4.1 ZDROJ CHLADU

Ved. projektant Ing. M. Vaško	Zodp. projektant Ing. T. Knapp	Vypracoval Ing. T. Knapp	ING. Tomáš Knapp projekce VZT a klimatizace Anglické nábf. 11, 301 50 PLZEŇ IČO: 49179063	
Investor Západočeská univerzita v Plzni			Formát – A4	Stupeň DPS
Stavba-objekt Dodatečná instalace kompresorového chladicího stroje pro chlazení objektu FDULS			Datum 1/2024	Číslo zakázky 40-23
Obsah výkresu Půdorys 3.NP - výřez + řez 1 - 1			Měřítko 1 : 50	Č. výkresu 2.