



M 1:50


## SITUACE

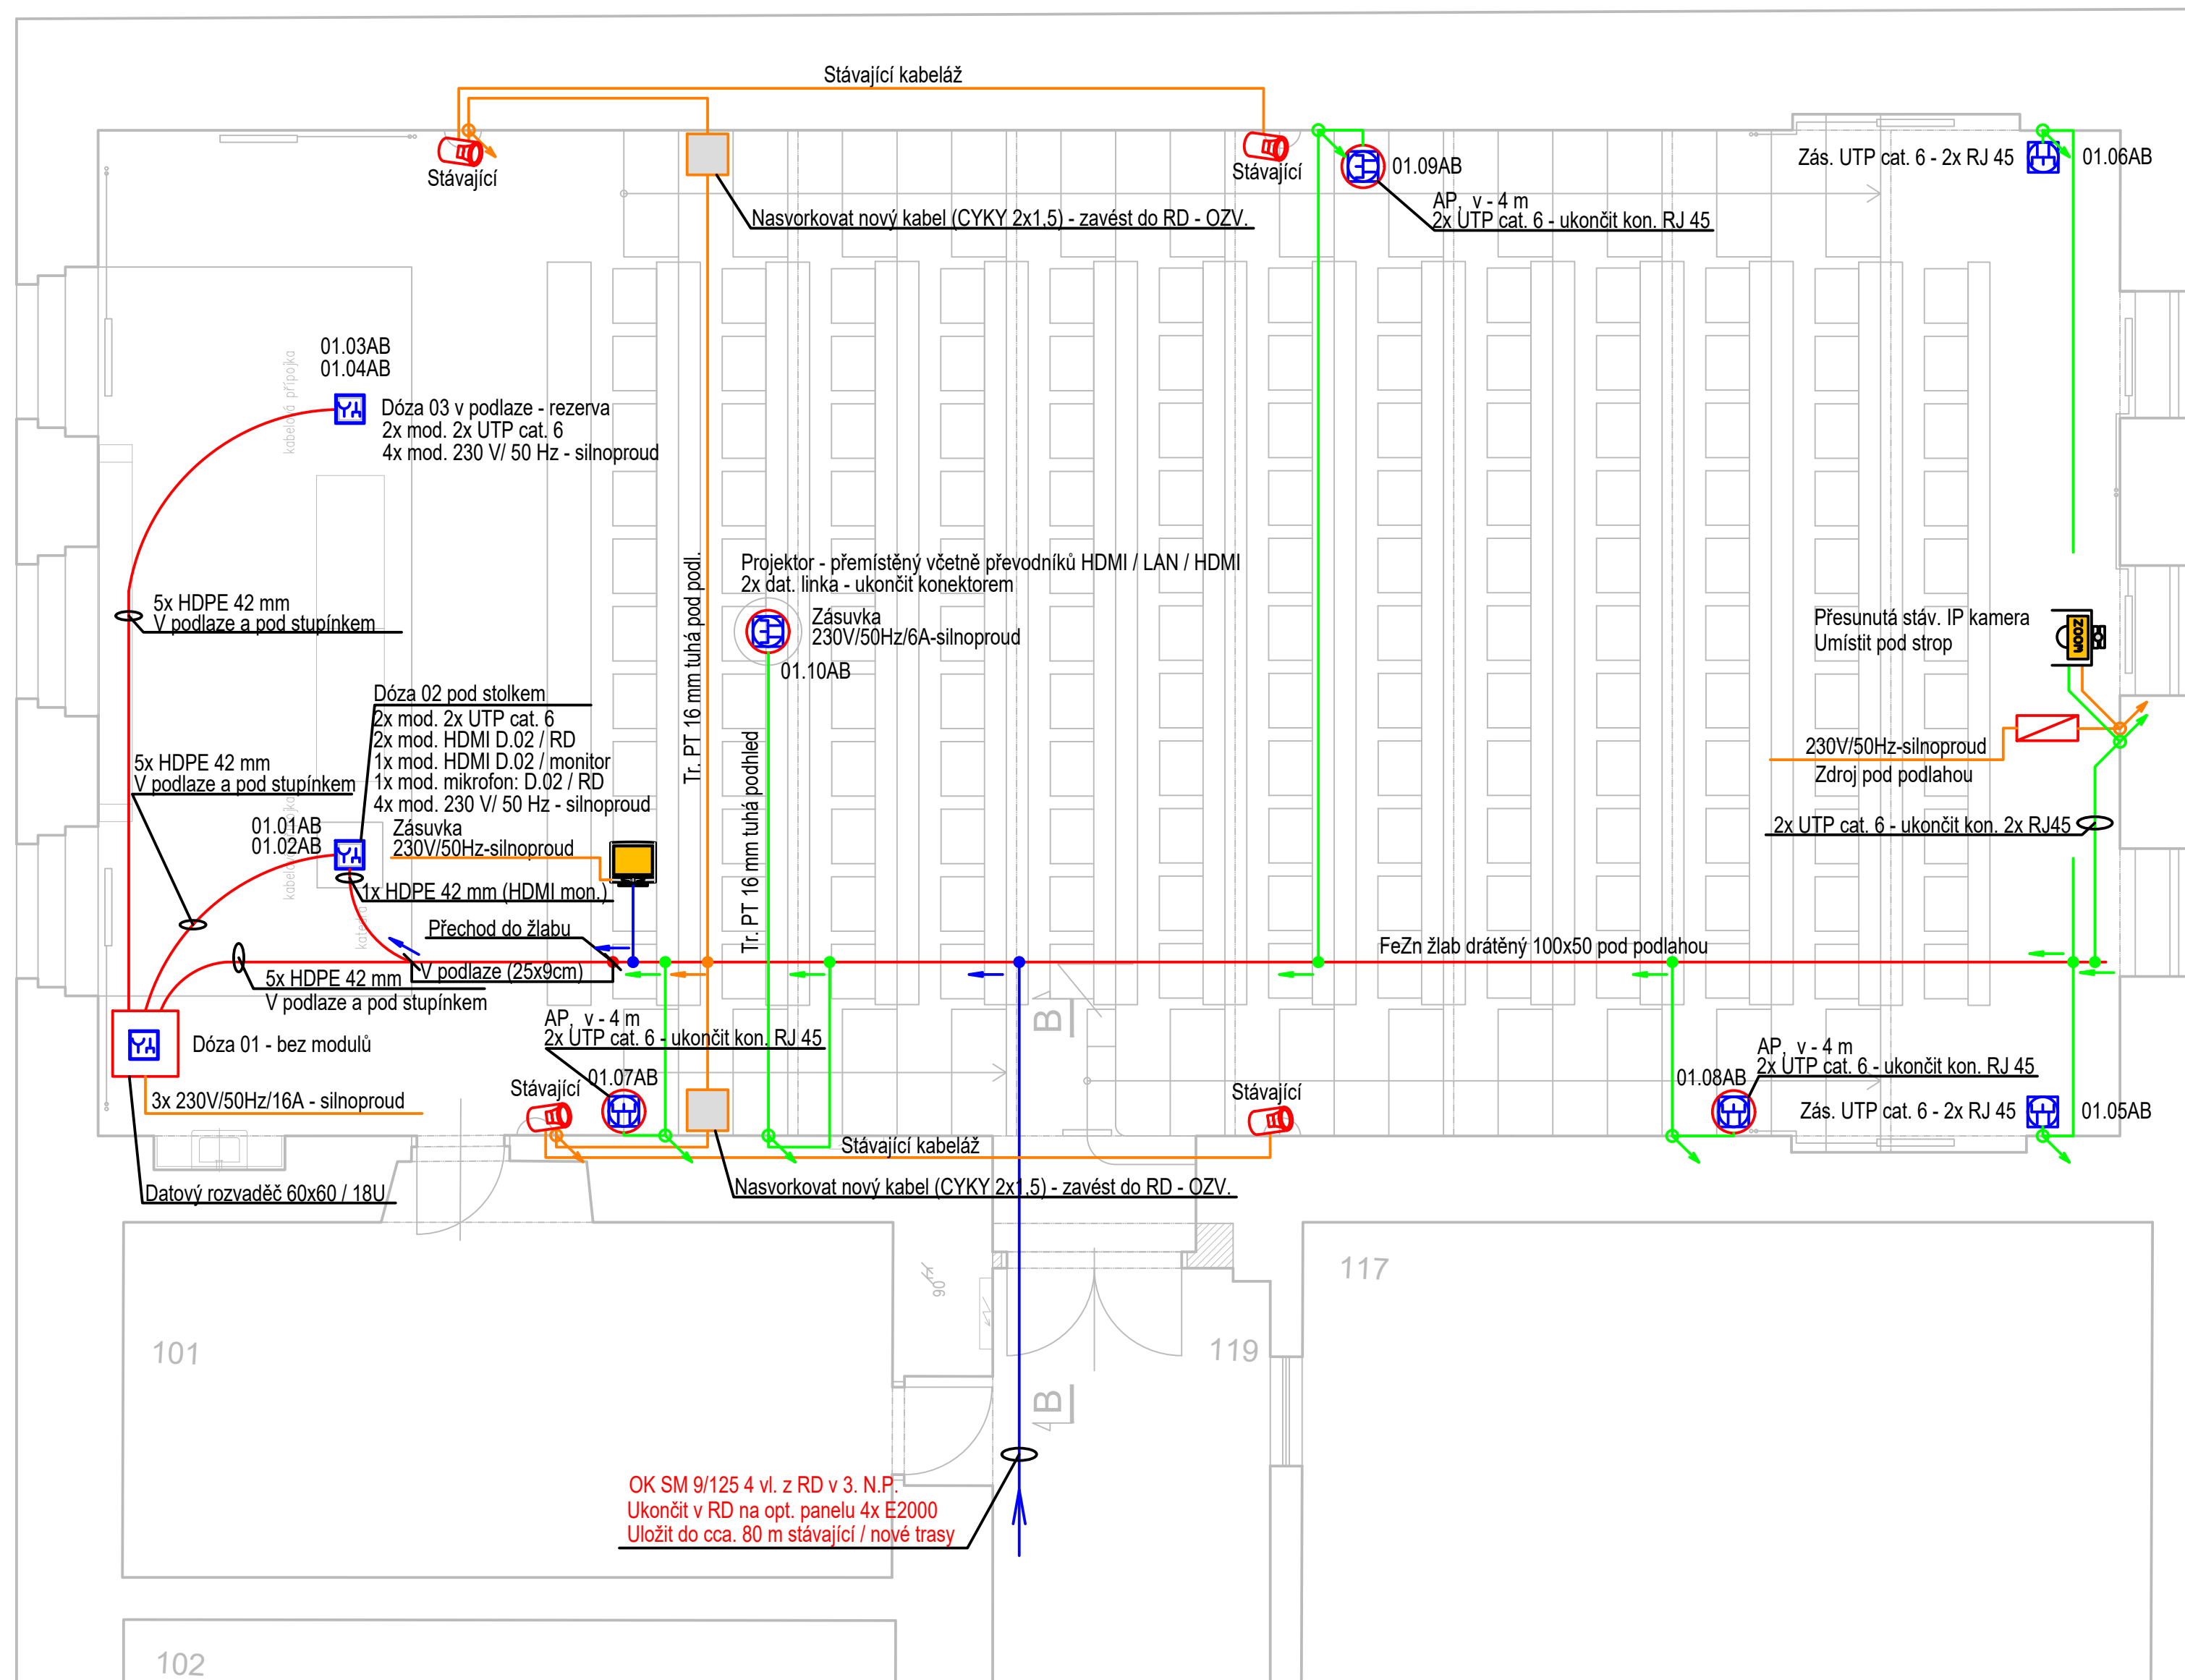


## LEGENDA LAN

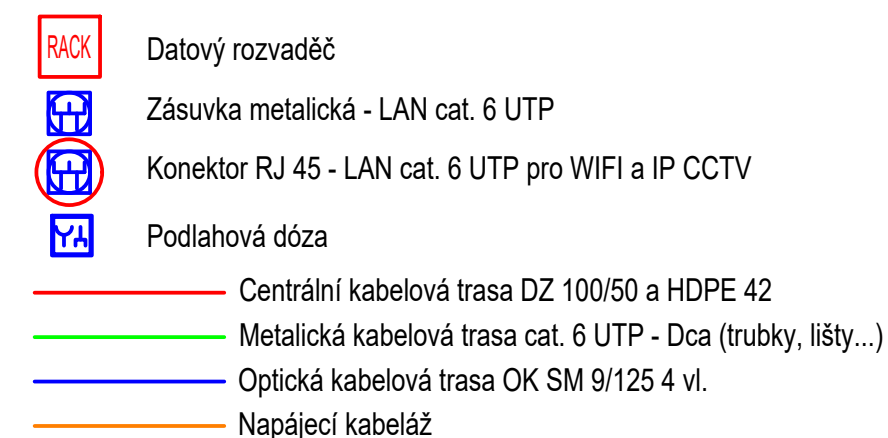



LEGENDA IP CCTV

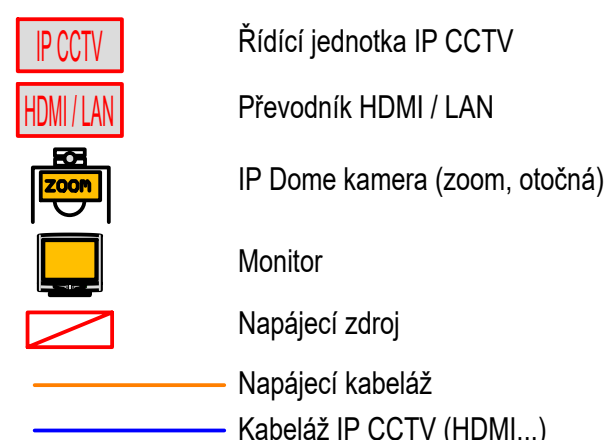

### LEGENDA OZVUČENÍ

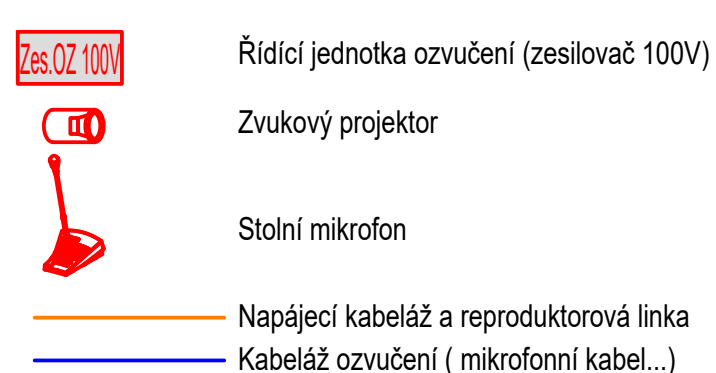


## BLOKOVÉ SCHÉMA

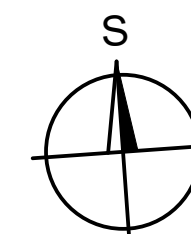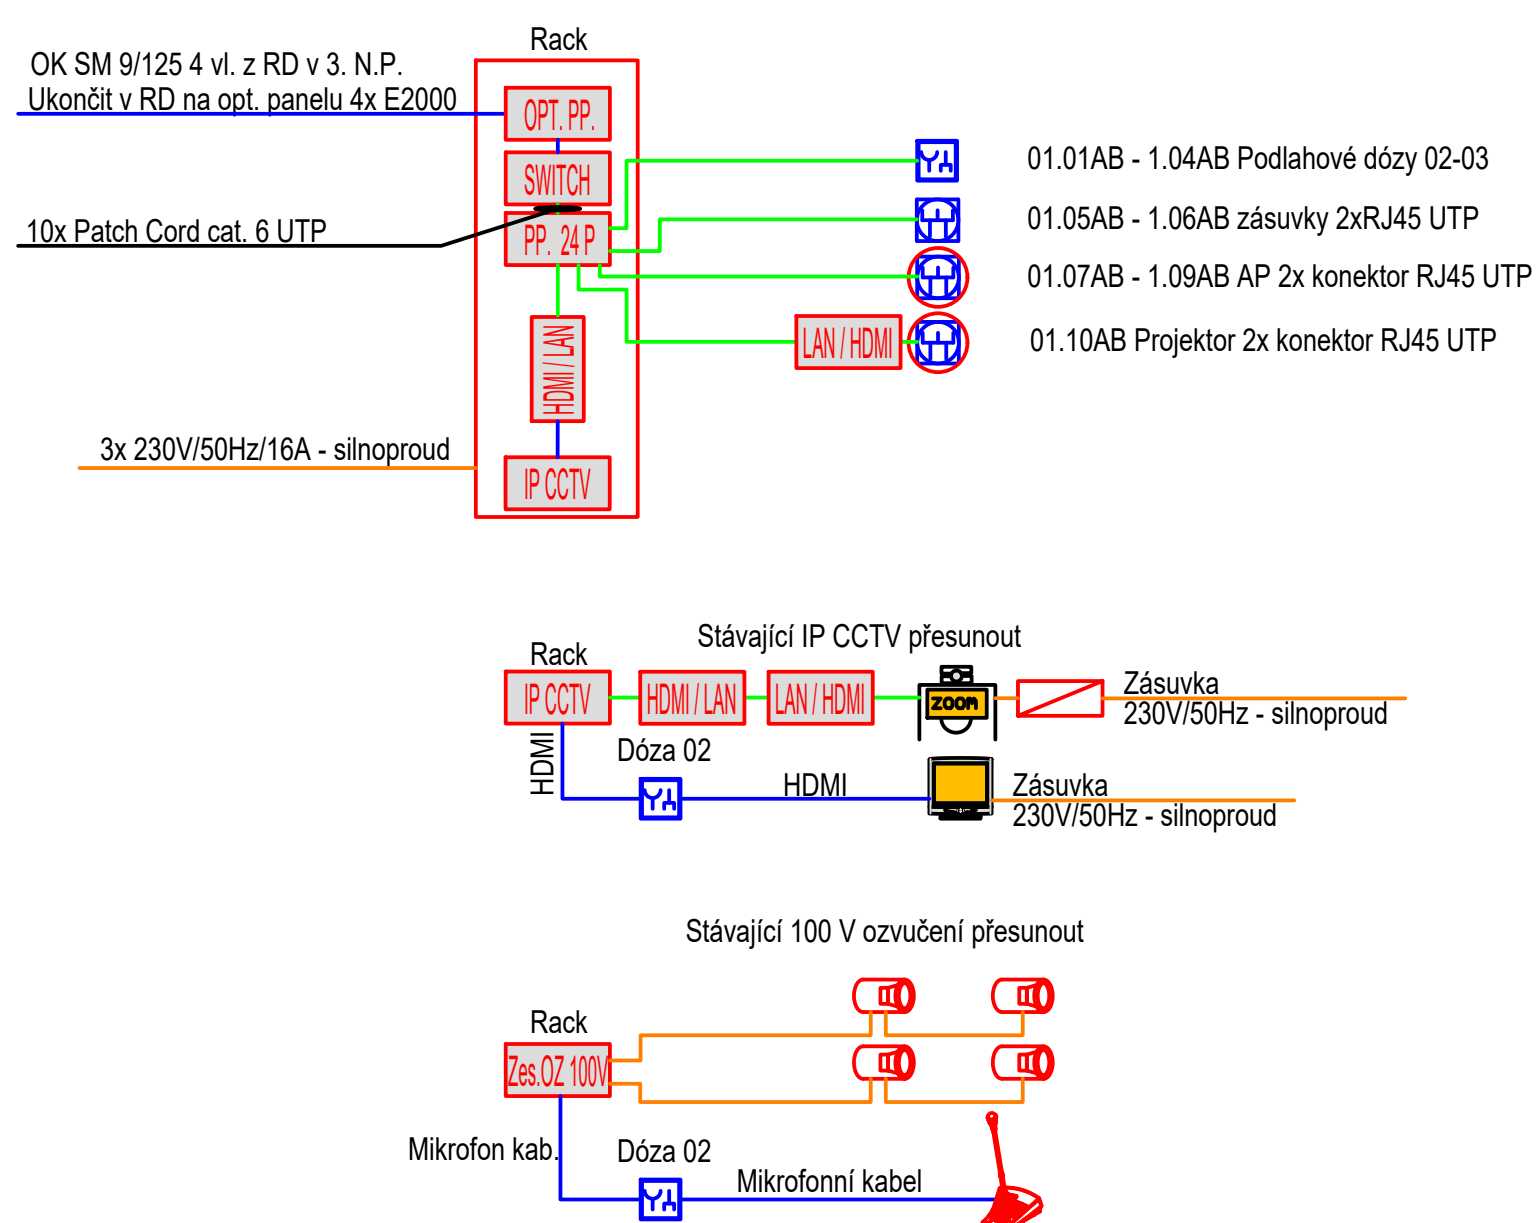

Dodavatel části PD  
**MICHAL SCHLAFFER**  
Projektování elektrických zařízení  
Revoluční 1138/38 312 00 Plzeň  
+420 736 612 014 [michalsch@volny.cz](mailto:michalsch@volny.cz)

$\pm 0,000 = 316,405 \text{ m.n.m.} - \text{JTSK, Bpv}$

| POR.Č. | DATUM | POPIS ZMĚNY | PROJEKTANT | ZODPOVĚDNÝ<br>PROJEKTANT | SCHVÁLIL |
|--------|-------|-------------|------------|--------------------------|----------|
|        |       |             |            |                          |          |
|        |       |             |            |                          |          |
| REVIZE |       |             |            |                          |          |

|   |  |                       |  |                        |  |
|---|--|-----------------------|--|------------------------|--|
| PROJEKTANT  |  | ZODPOVĚDNÝ PROJEKTANT |  | SCHVÁLIL               |  |
| Michal Schläpfer  |  | Ing. Lidek Bláha      |  | Ing. Oto Brož          |  |
| <i>Schläpfer</i>  |  | <i>Bláha</i>          |  | <i>Brož</i>            |  |
| MÍSTO STAVBY : Husova 664/11, 301 00 Plzeň 3  |  |                       |  |                        |  |
| INVESTOR : Západočeská univerzita v Plzni, Univerzitní 2732/8, 301 00 Plzeň   |  |                       |  |                        |  |
| STAVBA :<br><div style="text-align: center;">             ZU - PD Husova 11,<br/>             REKONSTRUKCE POSLUCHÁRNKY HJ100<br/>             D.1.4.b - ZAŘÍZENÍ SLABOPROUDÉ<br/>             ELEKTROTECHNIKY           </div> |  |                       |  |                        |  |
| DÍL :   |  |                       |  |                        |  |
| NÁZEV :   |  |                       |  |                        |  |
| <div style="text-align: center;">             PŮDORYS 1.NP, SCHÉMATA           </div>   |  |                       |  |                        |  |
| <div style="text-align: right;">  </div>   |  |                       |  |                        |  |
| <div style="text-align: right;">             CH PROJEKT PLZEŇ, s.r.o.<br/>             312 02 Plzeň, Revoluční 56a<br/>             Tel.: 377 43 64 11 Fax: 377 43 64 19           </div>                                       |  |                       |  |                        |  |
| FORMÁT  |  | A2                    |  | VÝTIISK                |  |
| DATUM   |  | 12-2023               |  |                        |  |
| STUPEŇ  |  | DPS                   |  |                        |  |
| ČÍSLO ZAKÁZKY   |  | 023067Z               |  |                        |  |
| MĚŘÍTKO   |  | 1:50                  |  |                        |  |
| ARCHIVNÍ ČÍSLO :  |  |                       |  | 023067Z - D.1.4.b- 002 |  |