


ti=26°C při te=+32°C

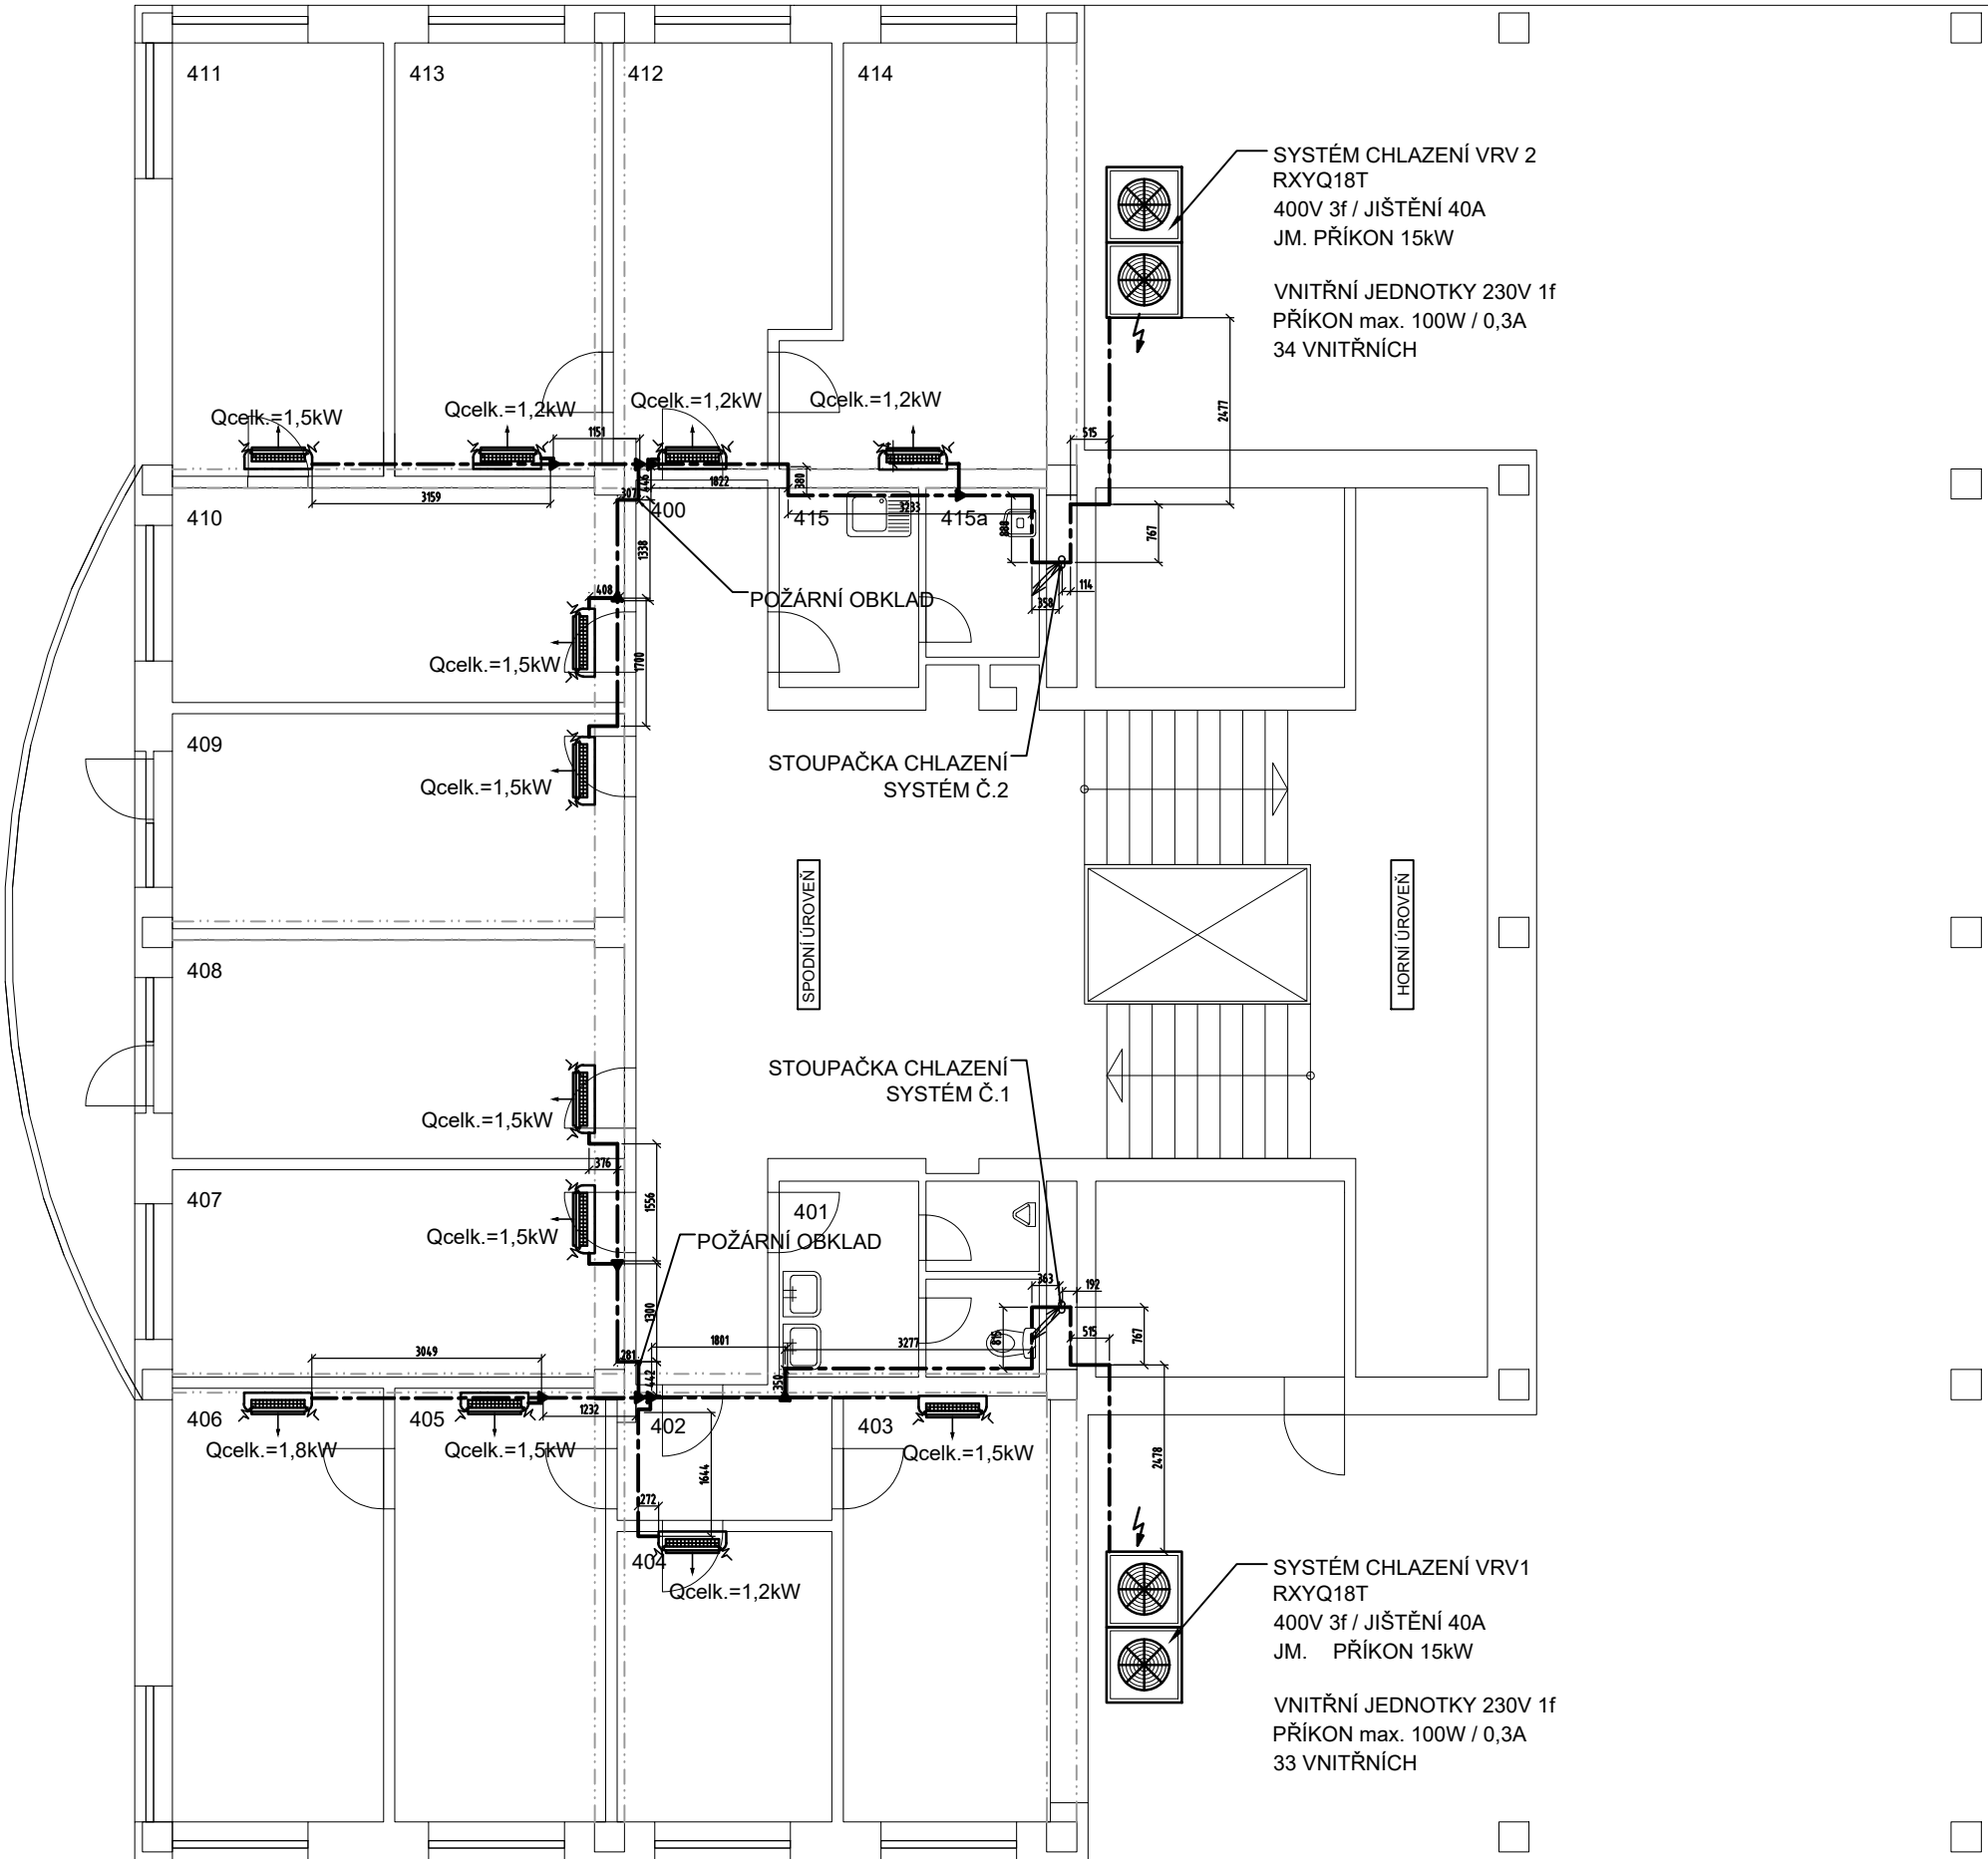

STAVBA	INSTALACE CHLAZENÍ OBJEKTU REKTORÁTU ZČU v PLZNI		Č. PARE
ADRESA	UNIVERZITNÍ 8, 306 14 PLZEŇ	DATUM	12 2017
INVESTOR	ZÁPADOČESKÁ UNIVERZITA V PLZNI UNIVERZITNÍ 8, 306 14 PLZEŇ	STUPEŇ	DOKUMENTACE PRO VÝBĚR DODAVATELE
ZODPOVĚDNÝ PROJEKTANT	ING. PETR MATOUŠEK NA NEKLANCE 3233/40, 150 00 PRAHA 5, IČ: 71983015	ČÁST DOKUMENTACE	CHLAZENÍ
PROJEKTANT ČÁSTI DOKUM.	ING. PETR MATOUŠEK NA NEKLANCE 3233/40, 150 00 PRAHA 5, IČ: 71983015	REVIZE	01
VÝKRES	NAVRHOVANÝ STAV PŮDORYS 4.NP / STŘECHY	MĚŘÍTKO 1:100	Č. VÝKRESU 07