


stávaj. závěs z Máchova 20
samonosný OK SM 8vl.

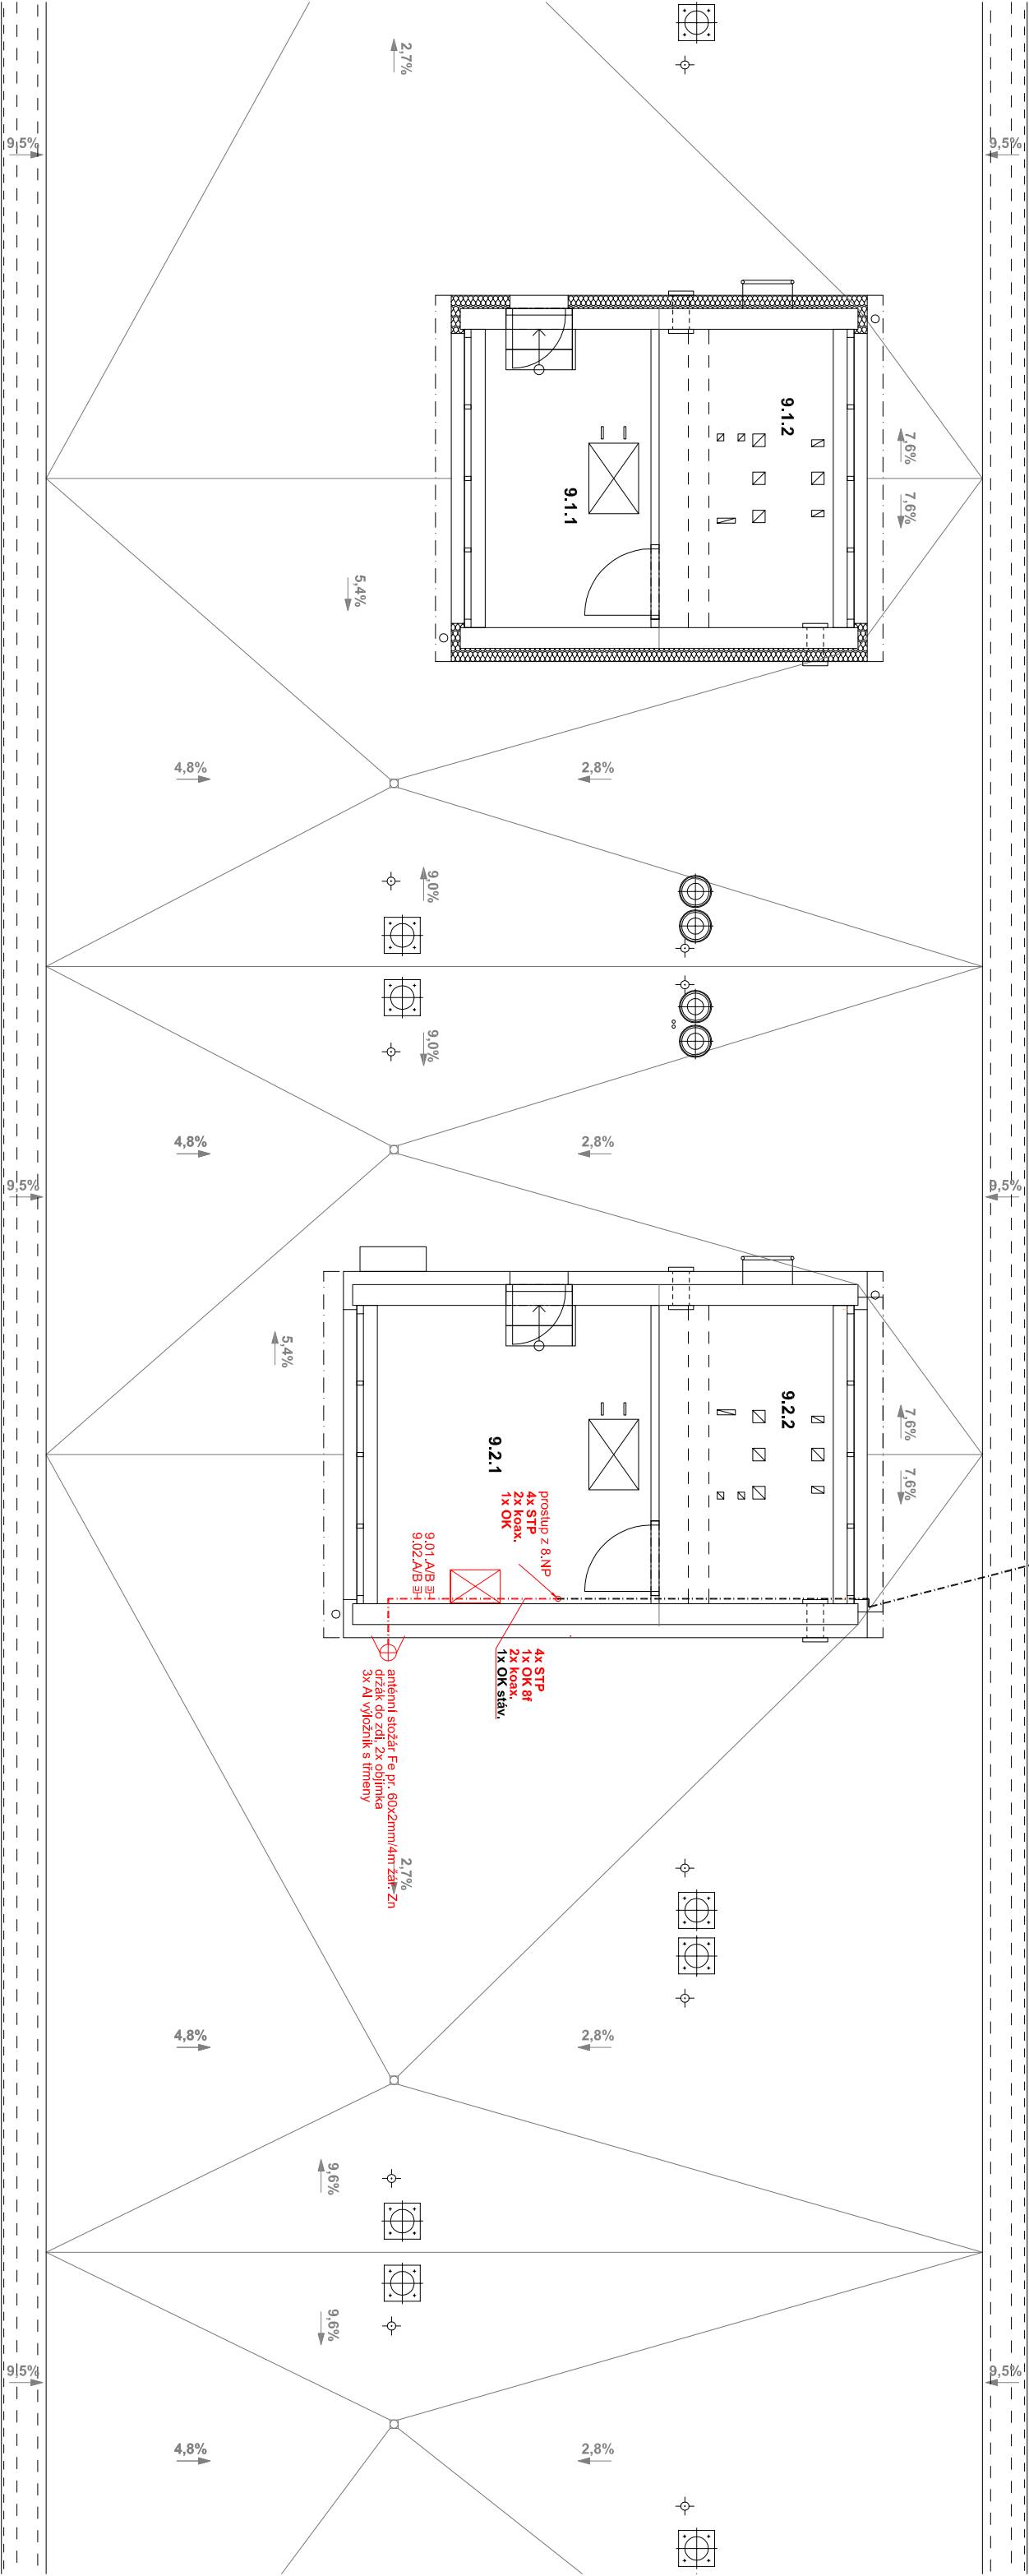

- LEGENDA ELEKTROINSTALACE
- 19" RACK 18U 600x400
 - LAN ZÁSUJKA 2xRJ45
 - LAN ZÁSUJKA 1xRJ45
 - STA ZÁSUJKA TV+R
 - KABELOVÁ TRASA LAN / STA

greggroup			AREA group s.r.o., Šatářkovy sady 5, 301 00 Plzeň,		tel. : +420 377 323 717	
MĚŘÍTKO 1:75	ODPOVĚDNÝ PROJEKTANT:	JAN LANDA		STUPĚŇ: DSP + DPS	DATUM:	05/2021
	VEDOUcí PROJEKTANT:	ING. ARCH. V. LIŠKA		POČET A4:	LIST:	
	VYPRACOVAL:	JAN LANDA		ČÍSLO ZAKÁZKY:		19007
PS: SO:	D.9 SLABOPROUDÉ ROZVODY			POŘ. číslo:		
NÁZEV:	Revitalizace objektu kolejí Baarova 36, Plzeň			ČÍSLO VÝKRESU:	D9.7.	
SLABOPROUDÉ ROZVODY NA STŘEŠE						