

 
PŘESNÉ UMÍSTĚNÍ KONCOVÝCH PRVKŮ NA STROPECH, STĚNÁCH A PODLAHÁCH BUDE PROVEDENO PODLE VÝKRESŮ PŮDORYSŮ, PODHLEDŮ A POHLEDŮ NA VYBRANÉ STĚNY A NA ZÁKLADĚ POTŘEBNÝCH KOORDINACÍ NA STAVBĚ

LEGENDA

- KABELOVÉ TRASY V PODLAZE, NA ZEMI
- KABELOVÉ TRASY JINAK SPECIFIKOVANÉ
- POŽADAVEK NA SILNOPROUD PRO AV
- POŽADAVEK NA STAVBU
- POŽADAVEK NA SLABOPROUD
- POŽADAVEK NA VZDUCHOTECHNIKU
- KONCOVÉ PRVKY

POPISY

1:50




- MATERIÁLY A ZAŘÍZENÍ UVEDENÉ V PROJEKTOVÉ DOKUMENTACI (DPS) JSOU POUZE SMĚRNÉ DLE NUTNÝCH STANDARDŮ PRO NÁSLEDNÉ ZPRACOVÁNÍ PODROBNÉHO VÝKAZU VYMĚR. MATERIÁLY A VÝROBKY JE MOŽNÉ ZAMĚNIT PŘI ZACHOVÁNÍ SHODNÝCH PARAMETRŮ A FUNKCE. ZAMĚNA JE MOŽNÁ PO ODSOUHLASENÍ PROJEKTANTA A INVESTORA DLE SROVNÁNÍ PŘEDLOŽENÝCH TECHNICKÝCH LISTŮ!
- DODAVATEL ZPRACUJE IV.STUPEŇ DÍLENSKÉ - VÝROBNĚ TECHNICKÉ DOKUMENTACE A PŘEDÁ K ODSOUHLASENÍ ARCHITEKTOVI A INVESTOROVİ VČ. TECHNICKÝCH LISTŮ JEDNOTLIVÝCH MATERIÁLŮ
- ZÁKLADNÍ ROZMĚRY VČETNĚ VÝŠKOVÝCH KŮT JE NUTNĚ PŘEMĚRIT NA STAVBĚ!!!
- NEDÍLNOU SOUČÁSTÍ PD JE TECHNICKÁ ZPRÁVA!!!
- INVESTOR SI VYHAZUJE PRÁVO ODSOUHLASENÍ VEŠKERÝCH POUŽITÝCH VÝROBKŮ A MATERIÁLŮ!!!

IDrev	IDz	Jméno změny	Datum

±0,000 =
Souřadný systém: 353,000 M.N.M
JTSK

ATELIER SOUKUP OPL ŠVEHLA	ATELIER SOUKUP OPL ŠVEHLA s.r.o., Klatovská třída 818/11, 301 00 Plzeň IČO 25229869 ☎ 377223236 info@atelier-soukup.cz www.atelier-soukup.cz		
	zodpovědný projektant: Ing. arch. Jiří Opl	autoři: Ing. arch. Jiří Opl Ing. arch. Jan Trčka	projektant: Ing. Antonín Štengl
	investor: Západočeská univerzita v Plzni, Univerzitní 8, 306 14 Plzeň		
	místo stavby: Areál ZČU, Univerzitní 22, 306 14 Plzeň		
číslo paré:			
akce: ZČU - REKONSTRUKCE POSLUCHÁREN UP 101, 104, 108, 112 A 115, UNIVERZITNÍ 22, PLZEŇ	datum: 01/2024		
	revize: -		
	stupeň: DPS		
	číslo zakázky: 2020078		
část: D.1.4.m - Zařízení AV techniky	měřítko: 1:50		
název přílohy: Půdorys - posluchárna 108	číslo přílohy: D.1.4.m 02		

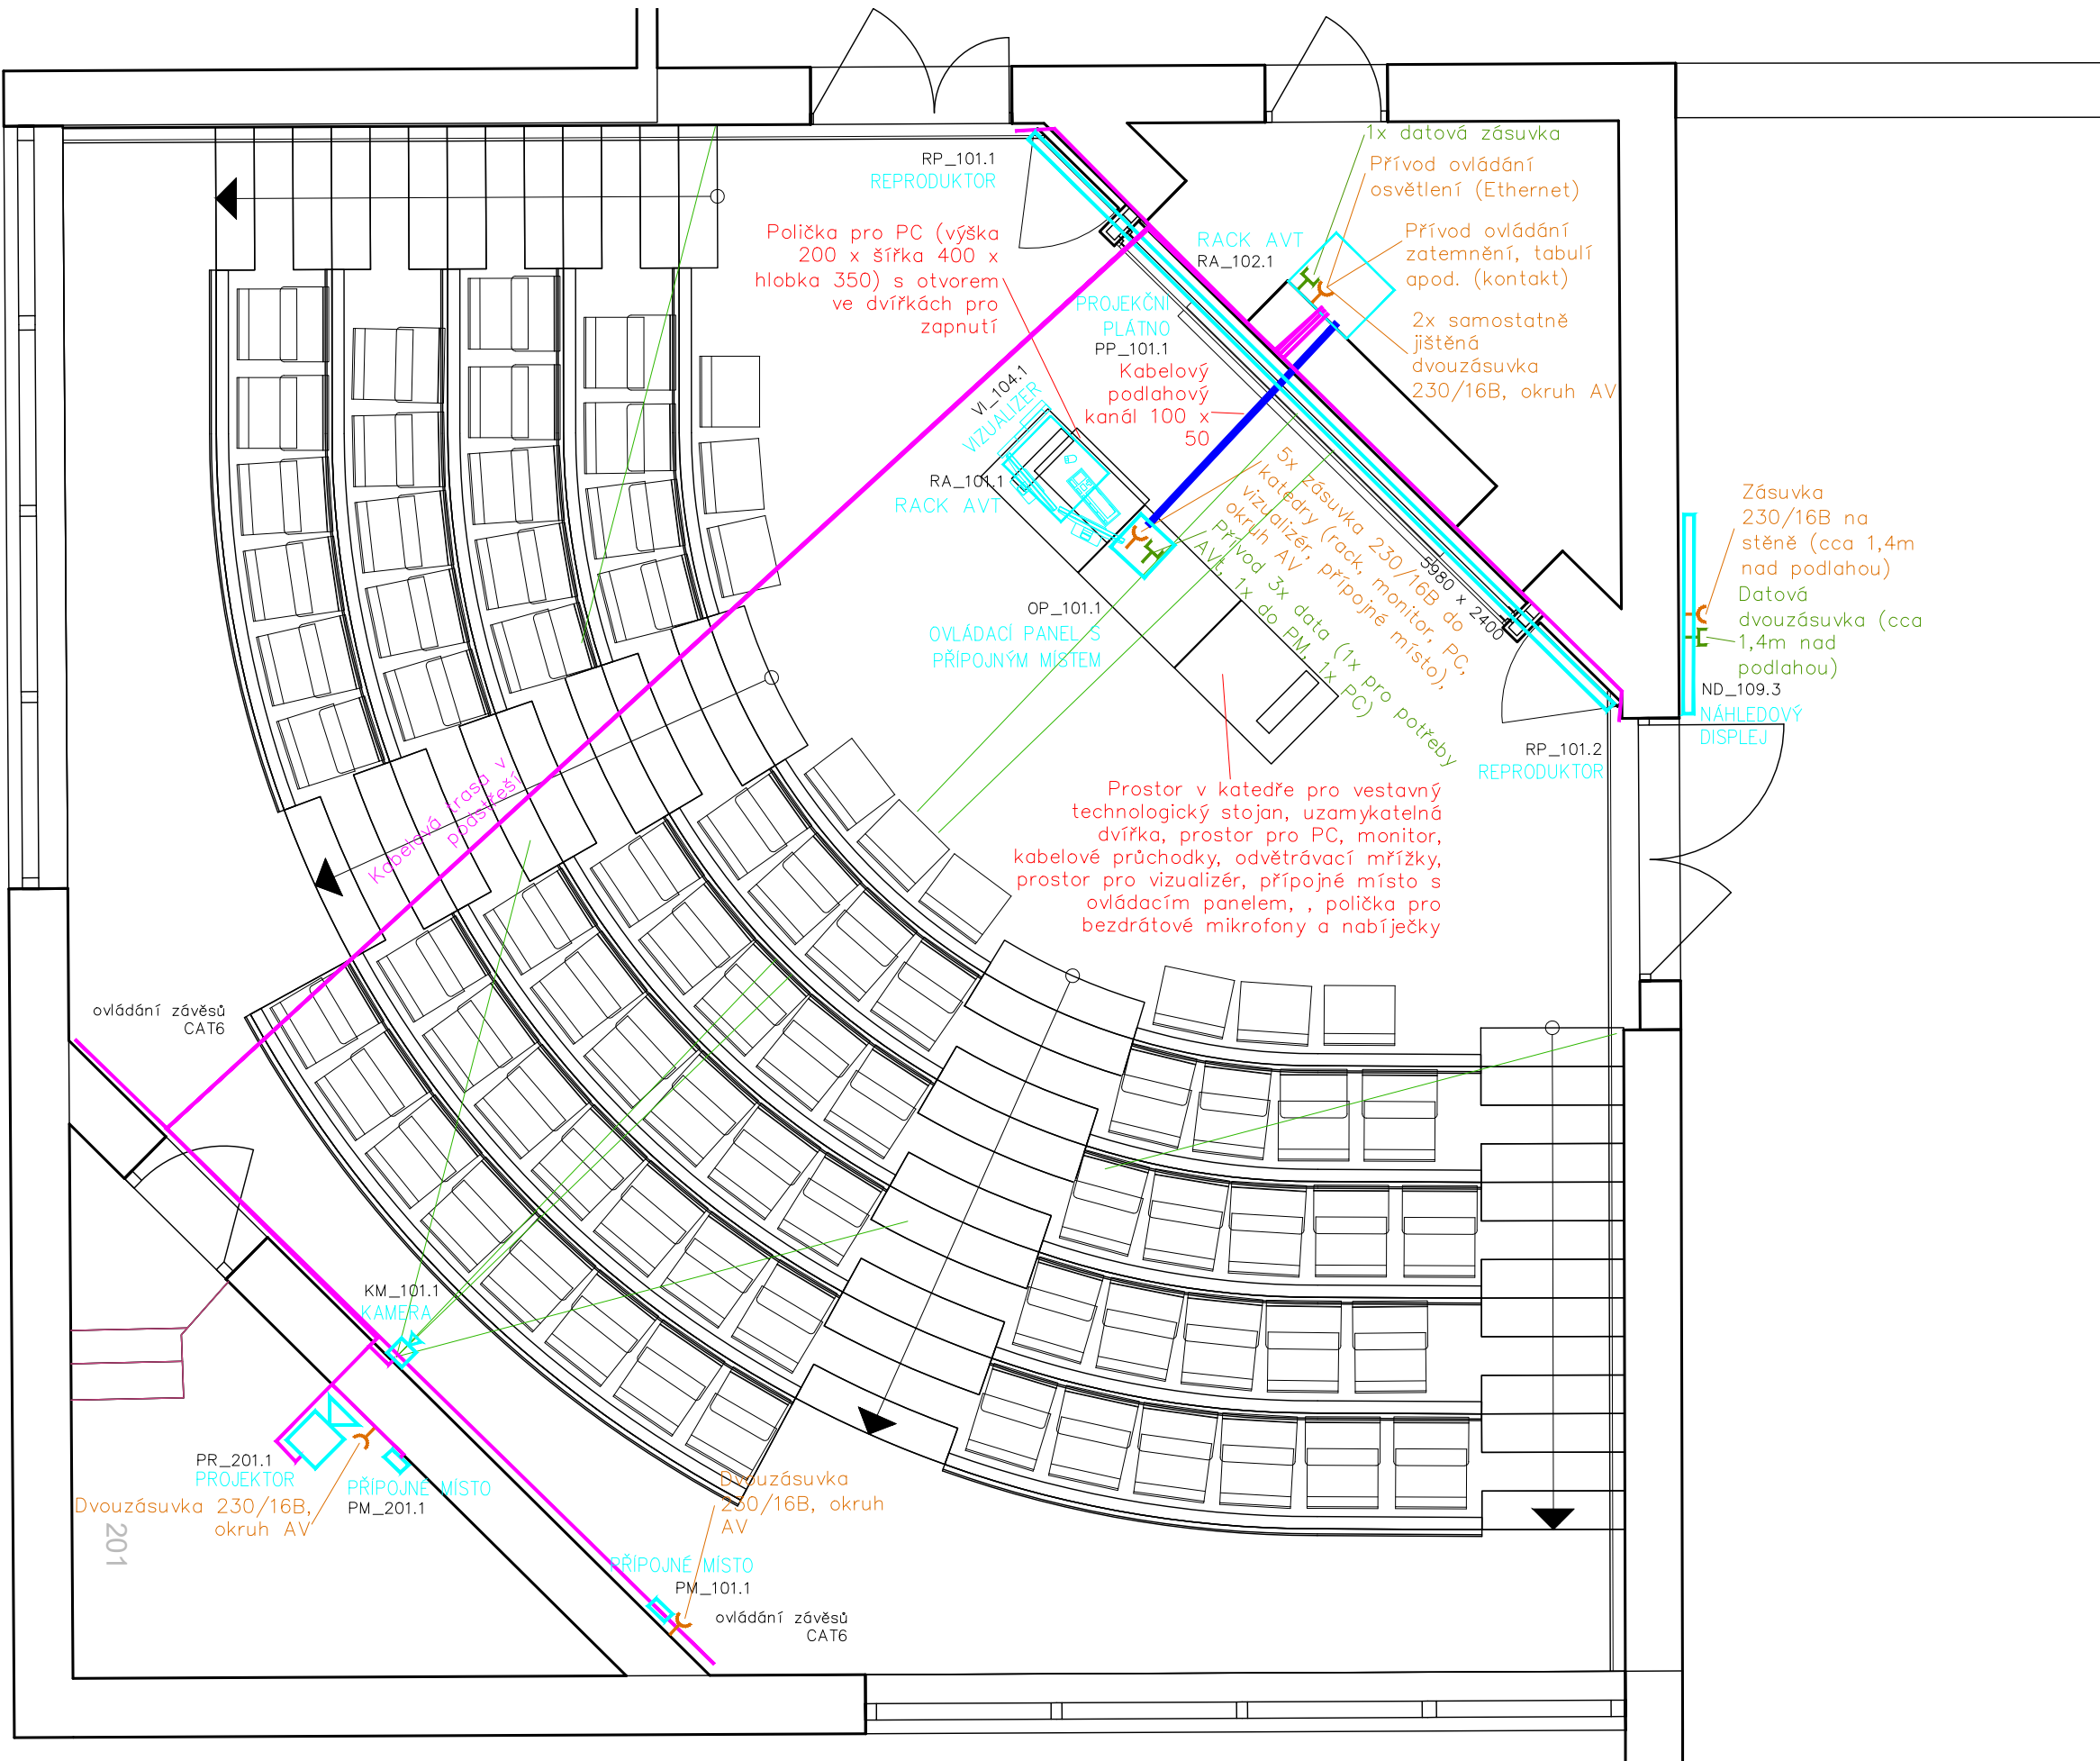


PŘESNÉ UMÍSTĚNÍ KONCOVÝCH PRVKŮ NA STROPECH, STĚNÁCH A PODLAHÁCH BUDE PROVEDENO PODLE VÝKRESŮ PŮDORYSŮ, PODHLEDŮ A POHLEDŮ NA VYBRANÉ STĚNY A NA ZÁKLADĚ POTŘEBNÝCH KOORDINACÍ NA STAVBĚ

LEGENDA

- KABELOVÉ TRASY V PODLAZE, NA ZEMI
- KABELOVÉ TRASY JINAK SPECIFIKOVANÉ
- POŽADAVEK NA SILNOPROUD PRO AV
- POŽADAVEK NA STAVBU
- POŽADAVEK NA SLABOPROUD
- POŽADAVEK NA VZDUCHOTECHNIKU
- KONCOVÉ PRVKY

POPISY

 1:50



– MATERIÁLY A ZAŘÍZENÍ UVEDENÉ V PROJEKTOVÉ DOKUMENTACI (DPS) JSOU POUZE SMĚRNÉ DLE NUTNÝCH STANDARDŮ PRO NÁSLEDNÉ ZPRACOVÁNÍ PODROBNÉHO VÝKAZU VÝMĚR. MATERIÁLY A VÝROBKY JE MOŽNÉ ZAMĚNIT PŘI ZACHOVÁNÍ SHODNÝCH PARAMETRŮ A FUNKCE. ZAMĚNA JE MOŽNÁ PO ODSOUHLASENÍ PROJEKTANTA A INVESTORA DLE SROVNÁNÍ PŘEDLOŽENÝCH TECHNICKÝCH LISTŮ!

– DODAVATEL ZPRACUJE IV.STUPEŇ DÍLENSKÉ - VÝROBNĚ TECHNICKÉ DOKUMENTACE A PŘEDÁ K ODSOUHLASENÍ ARCHITEKTOVI A INVESTOROVÍ VČ. TECHNICKÝCH LISTŮ JEDNOTLIVÝCH MATERIÁLŮ

– ZÁKLADNÍ ROZMĚRY VČETNÉ VÝŠKOVÝCH KŮT JE NUTNÉ PŘEMĚRIT NA STAVBĚ!!!


– NEDÍLNOU SOUČÁSTÍ PD JE TECHNICKÁ ZPRÁVA!!!

– INVESTOR SI VYHRADUJE PRÁVO ODSOUHLASENÍ VEŠKERÝCH POUŽITÝCH VÝROBKŮ A MATERIÁLŮ!!!

IDrev	IDz	Jméno změny	Datum

±0,000 =
Souřadný systém: 353,000 M.N.M
JTSK

ATELIER SOUKUP OPL ŠVEHLA	ATELIER SOUKUP OPL ŠVEHLA s.r.o., Klatovská třída 818/11, 301 00 Plzeň IČO 25229869 ☎ 377223236 info@atelier-soukup.cz www.atelier-soukup.cz			číslo paré:
	zodpovědný projektant: Ing. arch. Jiří Opl	autoři: Ing. arch. Jiří Opl Ing. arch. Jan Trčka	projektant: Ing. Antonín Štengl	
	investor: Západočeská univerzita v Plzni, Univerzitní 8, 306 14 Plzeň			
	místo stavby: Areál ZČU, Univerzitní 22, 306 14 Plzeň			
akce:	ZČU - REKONSTRUKCE POSLUCHÁREN UP 101, 104, 108, 112 A 115, UNIVERZITNÍ 22, PLZEŇ			datum: 01/2024
				revize: -
				stupeň: DPS
část:	D.1.4.m - Zařízení AV techniky			číslo zakázky: 2020078
název přílohy:	Půdorys - posluchárna 101			měřítko: číslo přílohy: D.1.4.m 1:50 04

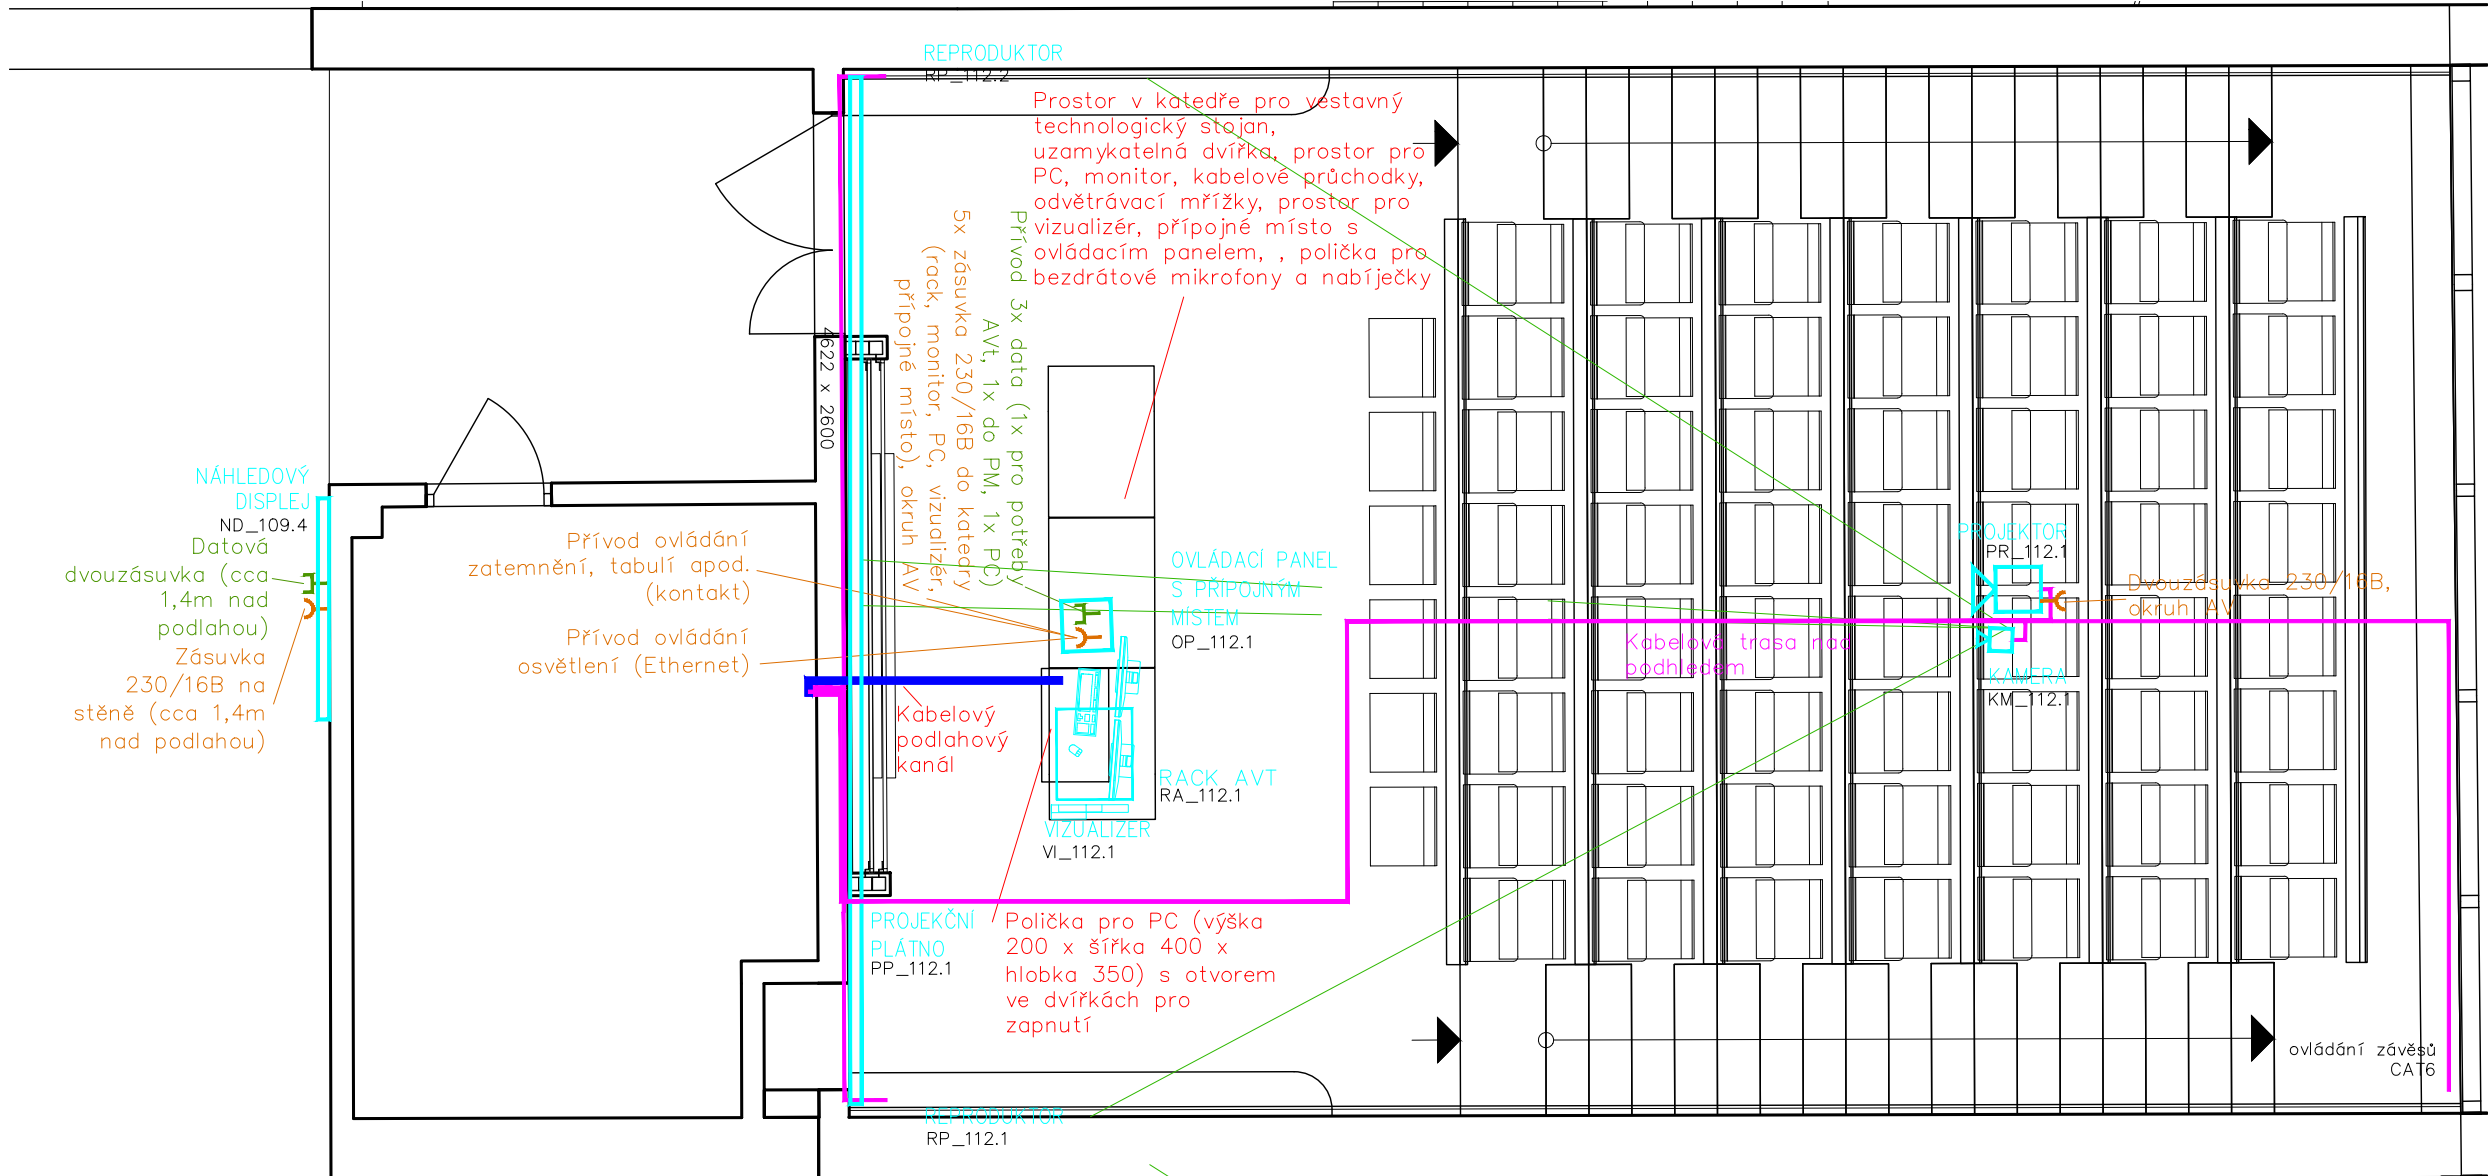


PŘESNÉ UMÍSTĚNÍ KONCOVÝCH PRVKŮ NA STROPECH, STĚNÁCH A PODLAHÁCH BUDE PROVEDENO PODLE VÝKRESŮ PŮDORYSŮ, PODHLEDŮ A POHLEDŮ NA VYBRANÉ STĚNY A NA ZÁKLADĚ POTŘEBNÝCH KOORDINACÍ NA STAVBĚ

LEGENDA

- KABELOVÉ TRASY V PODLAZE, NA ZEMI
- KABELOVÉ TRASY JINAK SPECIFIKOVANÉ
- POŽADAVEK NA SILNOPROUD PRO AV
- POŽADAVEK NA STAVBU
- POŽADAVEK NA SLABOPROUD
- POŽADAVEK NA VZDUCHOTECHNIKU
- KONCOVÉ PRVKY

POPISY

 1:50




- MATERIÁLY A ZAŘÍZENÍ UVEDENÉ V PROJEKTOVÉ DOKUMENTACI (DPS) JSOU POUZE SMĚRNÉ DLE NUTNÝCH STANDARDŮ PRO NÁSLEDNÉ ZPRACOVÁNÍ PODROBNÉHO VÝKAZU VYMĚR. MATERIÁLY A VÝROBKY JE MOŽNÉ ZAMĚNIT PŘI ZACHOVÁNÍ SHODNÝCH PARAMETRŮ A FUNKCE. ZÁMĚNA JE MOŽNÁ PO ODSOUHLASENÍ PROJEKTANTA A INVESTORA DLE SROVNÁNÍ PŘEDLOŽENÝCH TECHNICKÝCH LISTŮ!
- DODAVATEL ZPRACUJE IV.STUPEŇ DÍLENSKÉ - VÝROBNĚ TECHNICKÉ DOKUMENTACE A PŘEDÁ K ODSOUHLASENÍ ARCHITEKTOVI A INVESTOROVÍ VČ. TECHNICKÝCH LISTŮ JEDNOTLIVÝCH MATERIÁLŮ
- ZÁKLADNÍ ROZMĚRY VČETNĚ VÝŠKOVÝCH KŮT JE NUTNĚ PŘEMĚRIT NA STAVBĚ!!!
- NEDÍLNOU SOUČÁSTÍ PD JE TECHNICKÁ ZPRÁVA!!!
- INVESTOR SI VYHAZUJE PRÁVO ODSOUHLASENÍ VEŠKERÝCH POUŽITÝCH VÝROBKŮ A MATERIÁLŮ!!!

IDrev	IDz	Jméno změny	Datum

±0,000 =
Souřadný systém: 353,000 M.N.M
JTSK

<div>ATELIER SOUKUP OPL ŠVEHLA</div>	ATELIER SOUKUP OPL ŠVEHLA s.r.o., Klatovská třída 818/11, 301 00 Plzeň IČO 25229869 ☎ 377223236 info@atelier-soukup.cz www.atelier-soukup.cz		
	zodpovědný projektant: Ing. arch. Jiří Opl	autoři: Ing. arch. Jiří Opl Ing. arch. Jan Trčka	projektant: Ing. Antonín Štengl
	investor: Západočeská univerzita v Plzni, Univerzitní 8, 306 14 Plzeň		
	místo stavby: Areál ZČU, Univerzitní 22, 306 14 Plzeň		
	číslo paré:		
akce:	<div>ZČU - REKONSTRUKCE POSLUCHÁREN</div> <div>UP 101, 104, 108, 112 A 115, UNIVERZITNÍ 22, PLZEŇ</div>		datum: 01/2024
			revize: -
			stupeň: DPS
			číslo zakázky: 2020078
část:	D.1.4.m - Zařízení AV techniky		měřítko:
název přílohy:			číslo přílohy:
<div>Půdorys - posluchárna 112</div>			D.1.4.m
		1:50	05

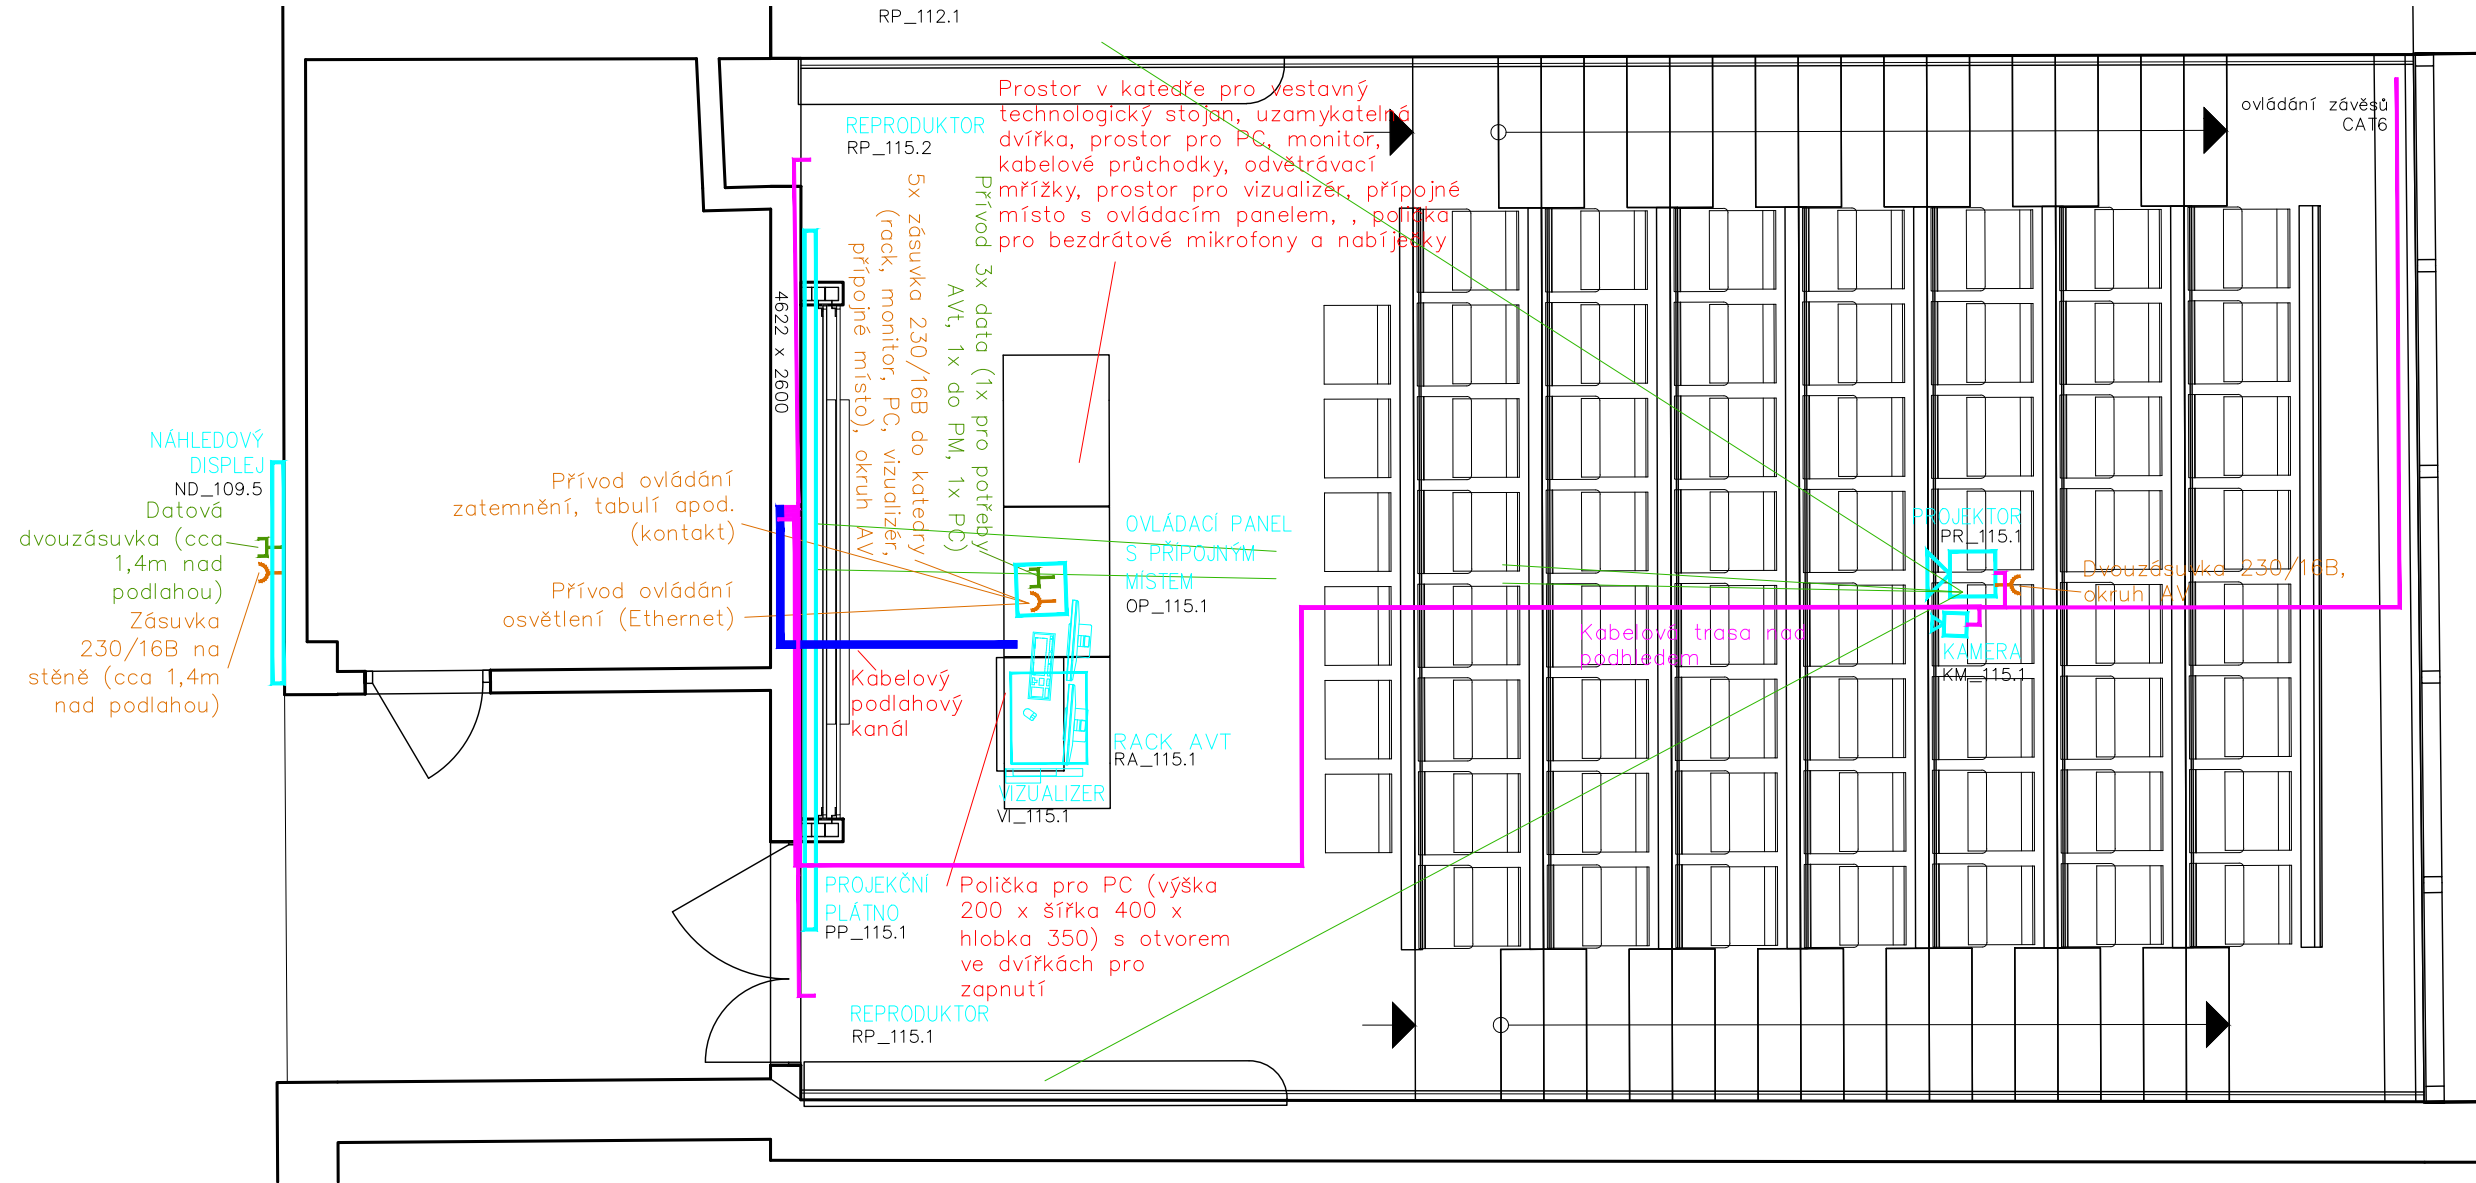


PŘESNÉ UMÍSTĚNÍ KONCOVÝCH PRVKŮ NA STROPECH, STĚNÁCH A PODLAHÁCH BUDE PROVEDENO PODLE VÝKRESŮ PŮDORYSŮ, PODHLEDŮ A POHLEDŮ NA VYBRANÉ STĚNY A NA ZÁKLADĚ POTŘEBNÝCH KOORDINACÍ NA STAVBĚ

LEGENDA

- KABELOVÉ TRASY V PODLAZE, NA ZEMI
- KABELOVÉ TRASY JINAK SPECIFIKOVANÉ
- POŽADAVEK NA SILNOPROUD PRO AV
- POŽADAVEK NA STAVBU
- POŽADAVEK NA SLABOPROUD
- POŽADAVEK NA VZDUCHOTECHNIKU
- KONCOVÉ PRVKY

POPISY

 1:50



- MATERIÁLY A ZAŘÍZENÍ UVEDENÉ V PROJEKTOVÉ DOKUMENTACI (DPS) JSOU POUZE SMĚRNÉ DLE NUTNÝCH STANDARDŮ PRO NÁSLEDNÉ ZPRACOVÁNÍ PODROBNÉHO VÝKAZU VYMĚR. MATERIÁLY A VÝROBKY JE MOŽNÉ ZAMĚNIT PŘI ZACHOVÁNÍ SHODNÝCH PARAMETRŮ A FUNKCE. ZÁMĚNA JE MOŽNÁ PO ODSOUHLASENÍ PROJEKTANTA A INVESTORA DLE SROVNÁNÍ PŘEDLOŽENÝCH TECHNICKÝCH LISTŮ!

- DODAVATEL ZPRACUJE IV.STUPEŇ DÍLENSKÉ - VÝROBNĚ TECHNICKÉ DOKUMENTACE A PŘEDÁ K ODSOUHLASENÍ ARCHITEKTOVI A INVESTOROVİ VČ. TECHNICKÝCH LISTŮ JEDNOTLIVÝCH MATERIÁLŮ

- ZÁKLADNÍ ROZMĚRY VČETNĚ VÝŠKOVÝCH KŮT JE NUTNÉ PŘEMĚRIT NA STAVBĚ!!!

- NEDÍLNOU SOUČÁSTÍ PD JE TECHNICKÁ ZPRÁVA!!!

- INVESTOR SI VYHRÁZUJE PRÁVO ODSOUHLASENÍ VEŠKERÝCH POUŽITÝCH VÝROBKŮ A MATERIÁLŮ!!!

IDrev	IDz	Jméno změny	Datum

±0,000 =
Souřadný systém: 353,000 M.N.M
JTSK

ATELIER SOUKUP OPL ŠVEHLA	ATELIER SOUKUP OPL ŠVEHLA s.r.o., Klatovská třída 818/11, 301 00 Plzeň IČO 25229869 ☎ 377223236 info@atelier-soukup.cz www.atelier-soukup.cz		
	zodpovědný projektant: Ing. arch. Jiří Opl	autoři: Ing. arch. Jiří Opl Ing. arch. Jan Trčka	projektant: Ing. Antonín Štengl
	investor: Západočeská univerzita v Plzni, Univerzitní 8, 306 14 Plzeň		
	místo stavby: Areál ZČU, Univerzitní 22, 306 14 Plzeň		
číslo paré:			
akce: ZČU - REKONSTRUKCE POSLUCHÁREN UP 101, 104, 108, 112 A 115, UNIVERZITNÍ 22, PLZEŇ	datum: 01/2024		
	revize: -		
	stupeň: DPS		
	číslo zakázky: 2020078		
část: D.1.4.m - Zařízení AV techniky	měřítko: číslo přílohy: D.1.4.m		
název přílohy: Půdorys - posluchárna 115	1:50 06		