

PŮDORYS 3.N.P. = +7,500


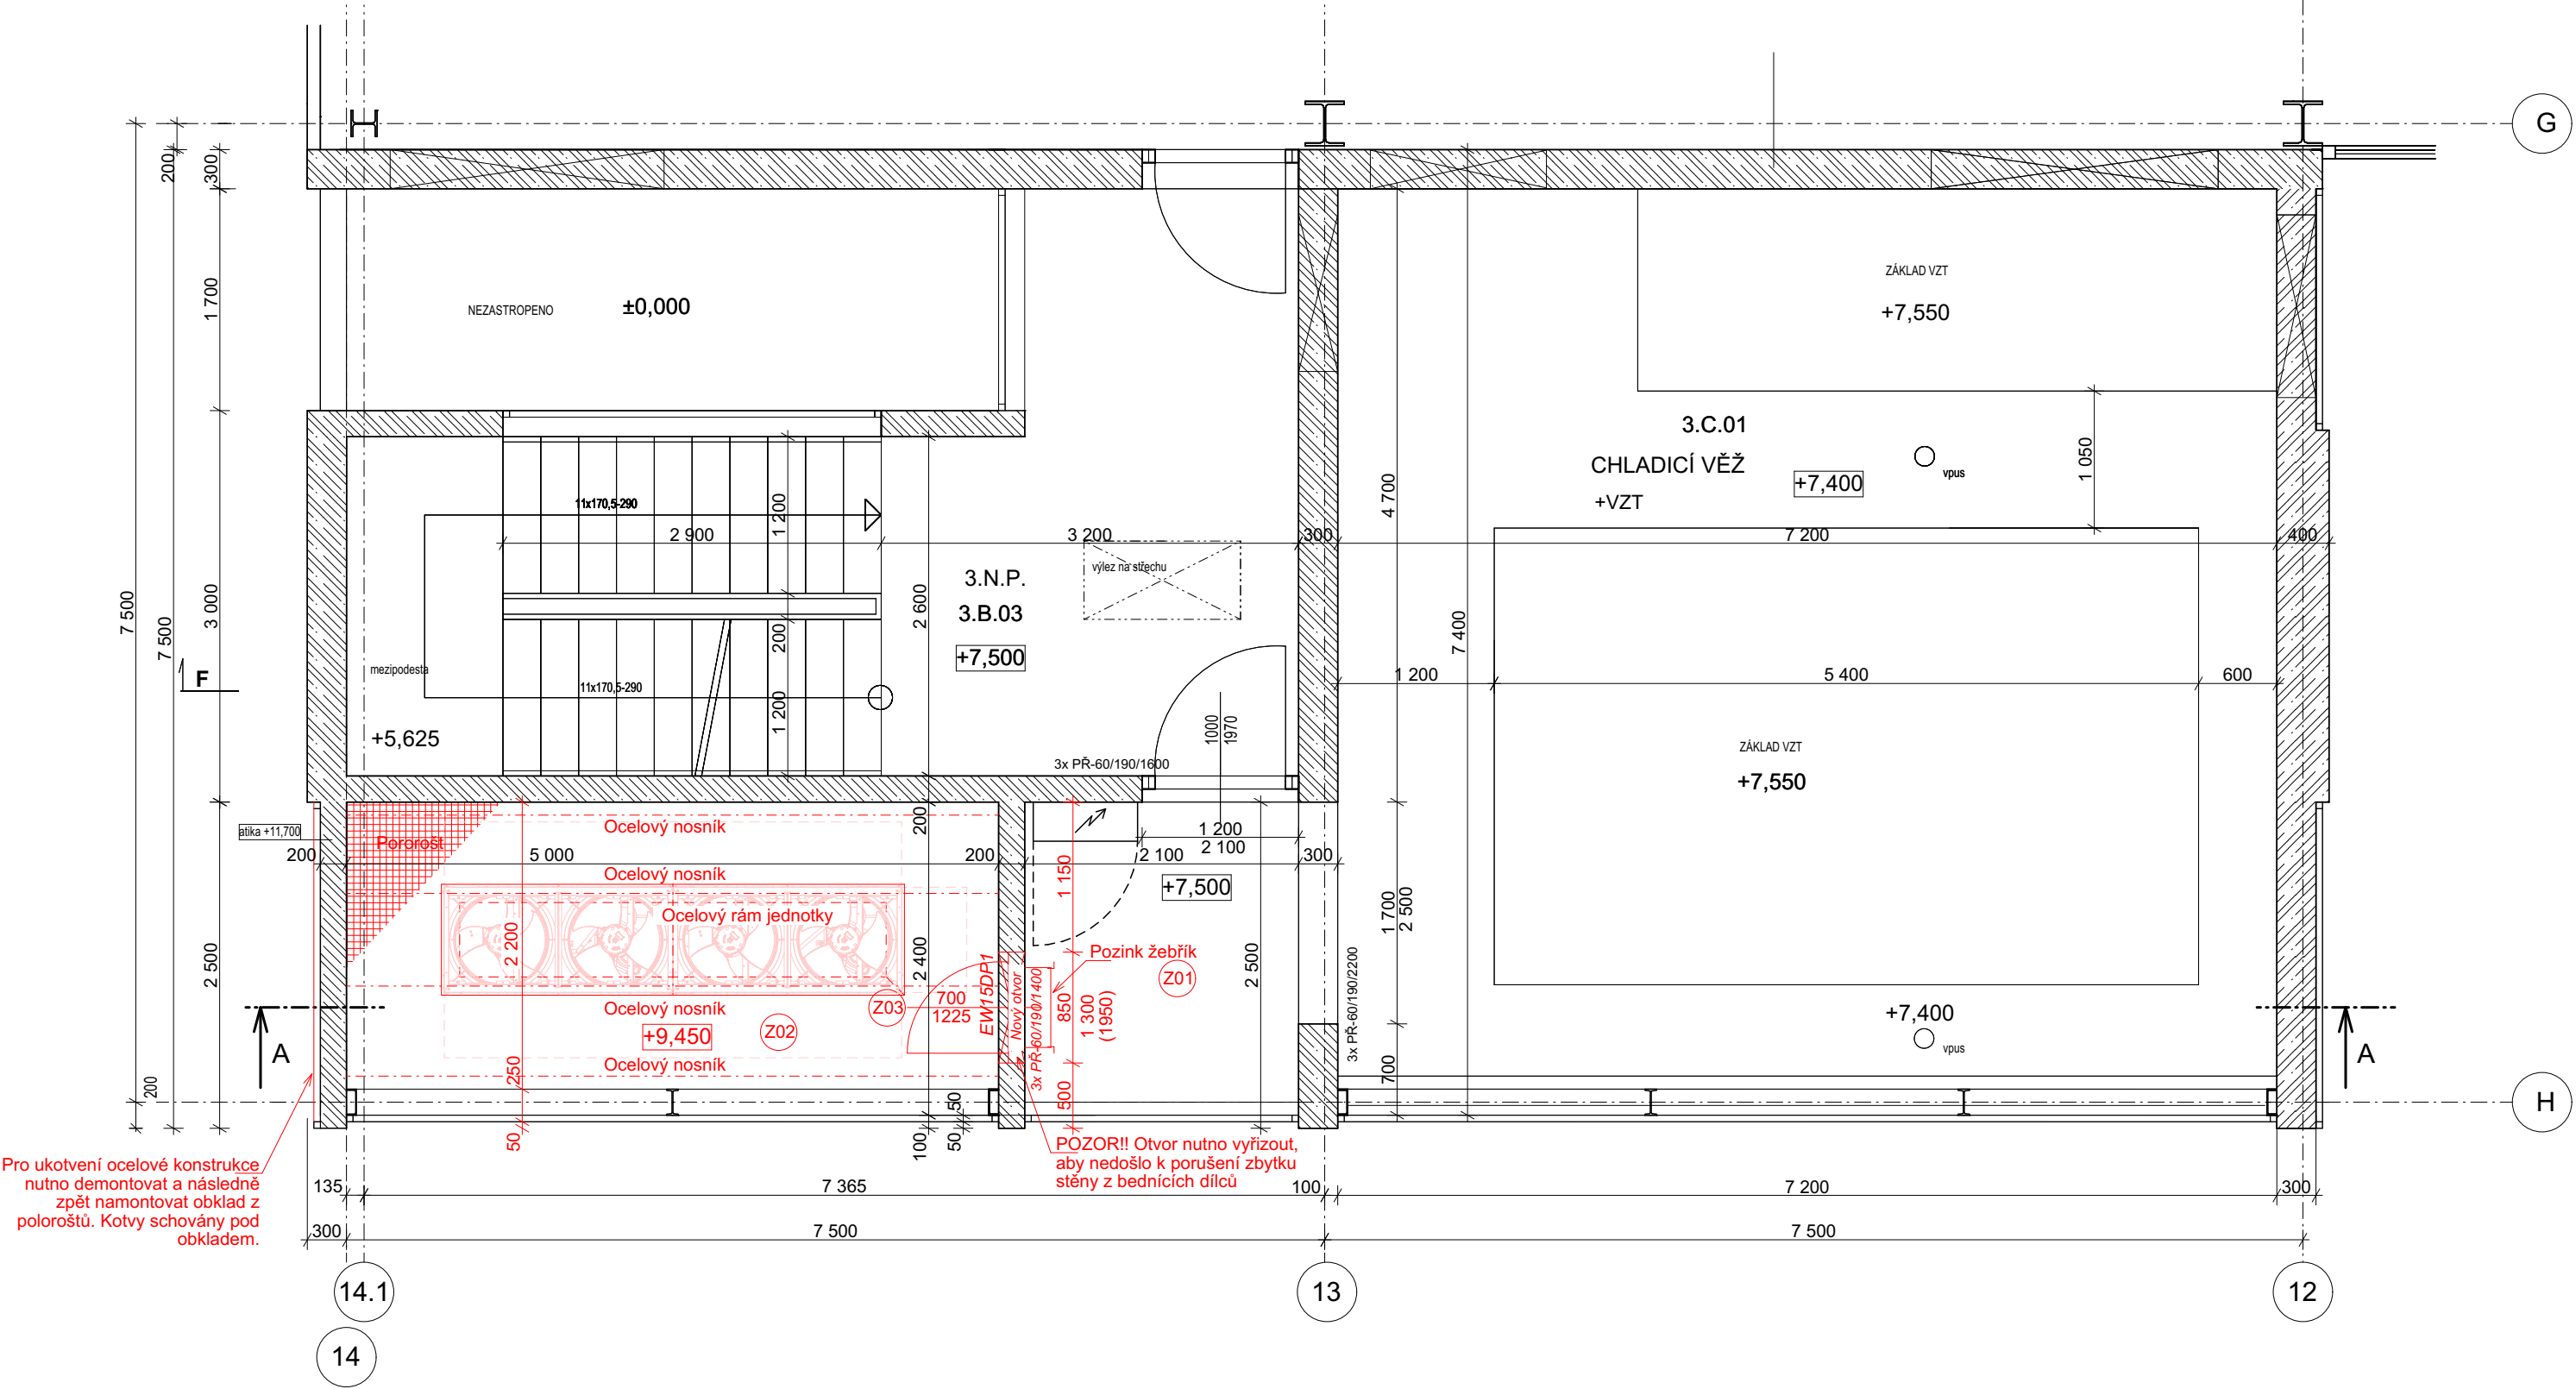


SCHÉMA UMÍSTĚNÍ



LEGENDA:

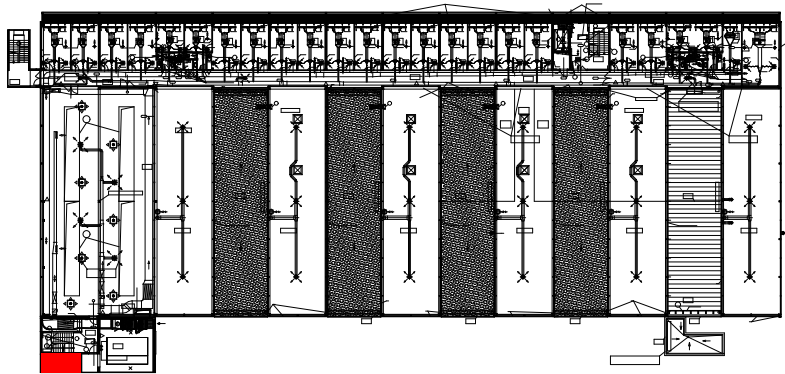

stávající konstrukce



nově navržené konstrukce

MPP

MVPP s.r.o.

PROJEKTOVÁ A INŽENÝRSKÁ ČINNOST

BARRANDOVA 28

326 00 PLZEŇ

tel.: 739 350 049

e-mail: mvprojekce@gmail.com

IČO: 070 23 553

ZAKÁZKA:

Dodatečná instalace kompresorového chladicího stroje pro chlazení objektu FDULS v přechodném období

ČÁST:

PŮDORYS 3.NP

OBJEDNATEL:

Západočeská univerzita v Plzni

formát:

A3

stupeň:

DPS

datum:

01/2024

vypracoval:

Ing. Vaško

ved. zakázky:

Ing. Vaško

MĚŘÍTKO:

1:50

ARCH. ČÍSLO:

2023

poř. číslo:

2

REV: -