
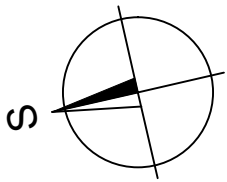


PŮDORYS 2.NP - WC1
1:50

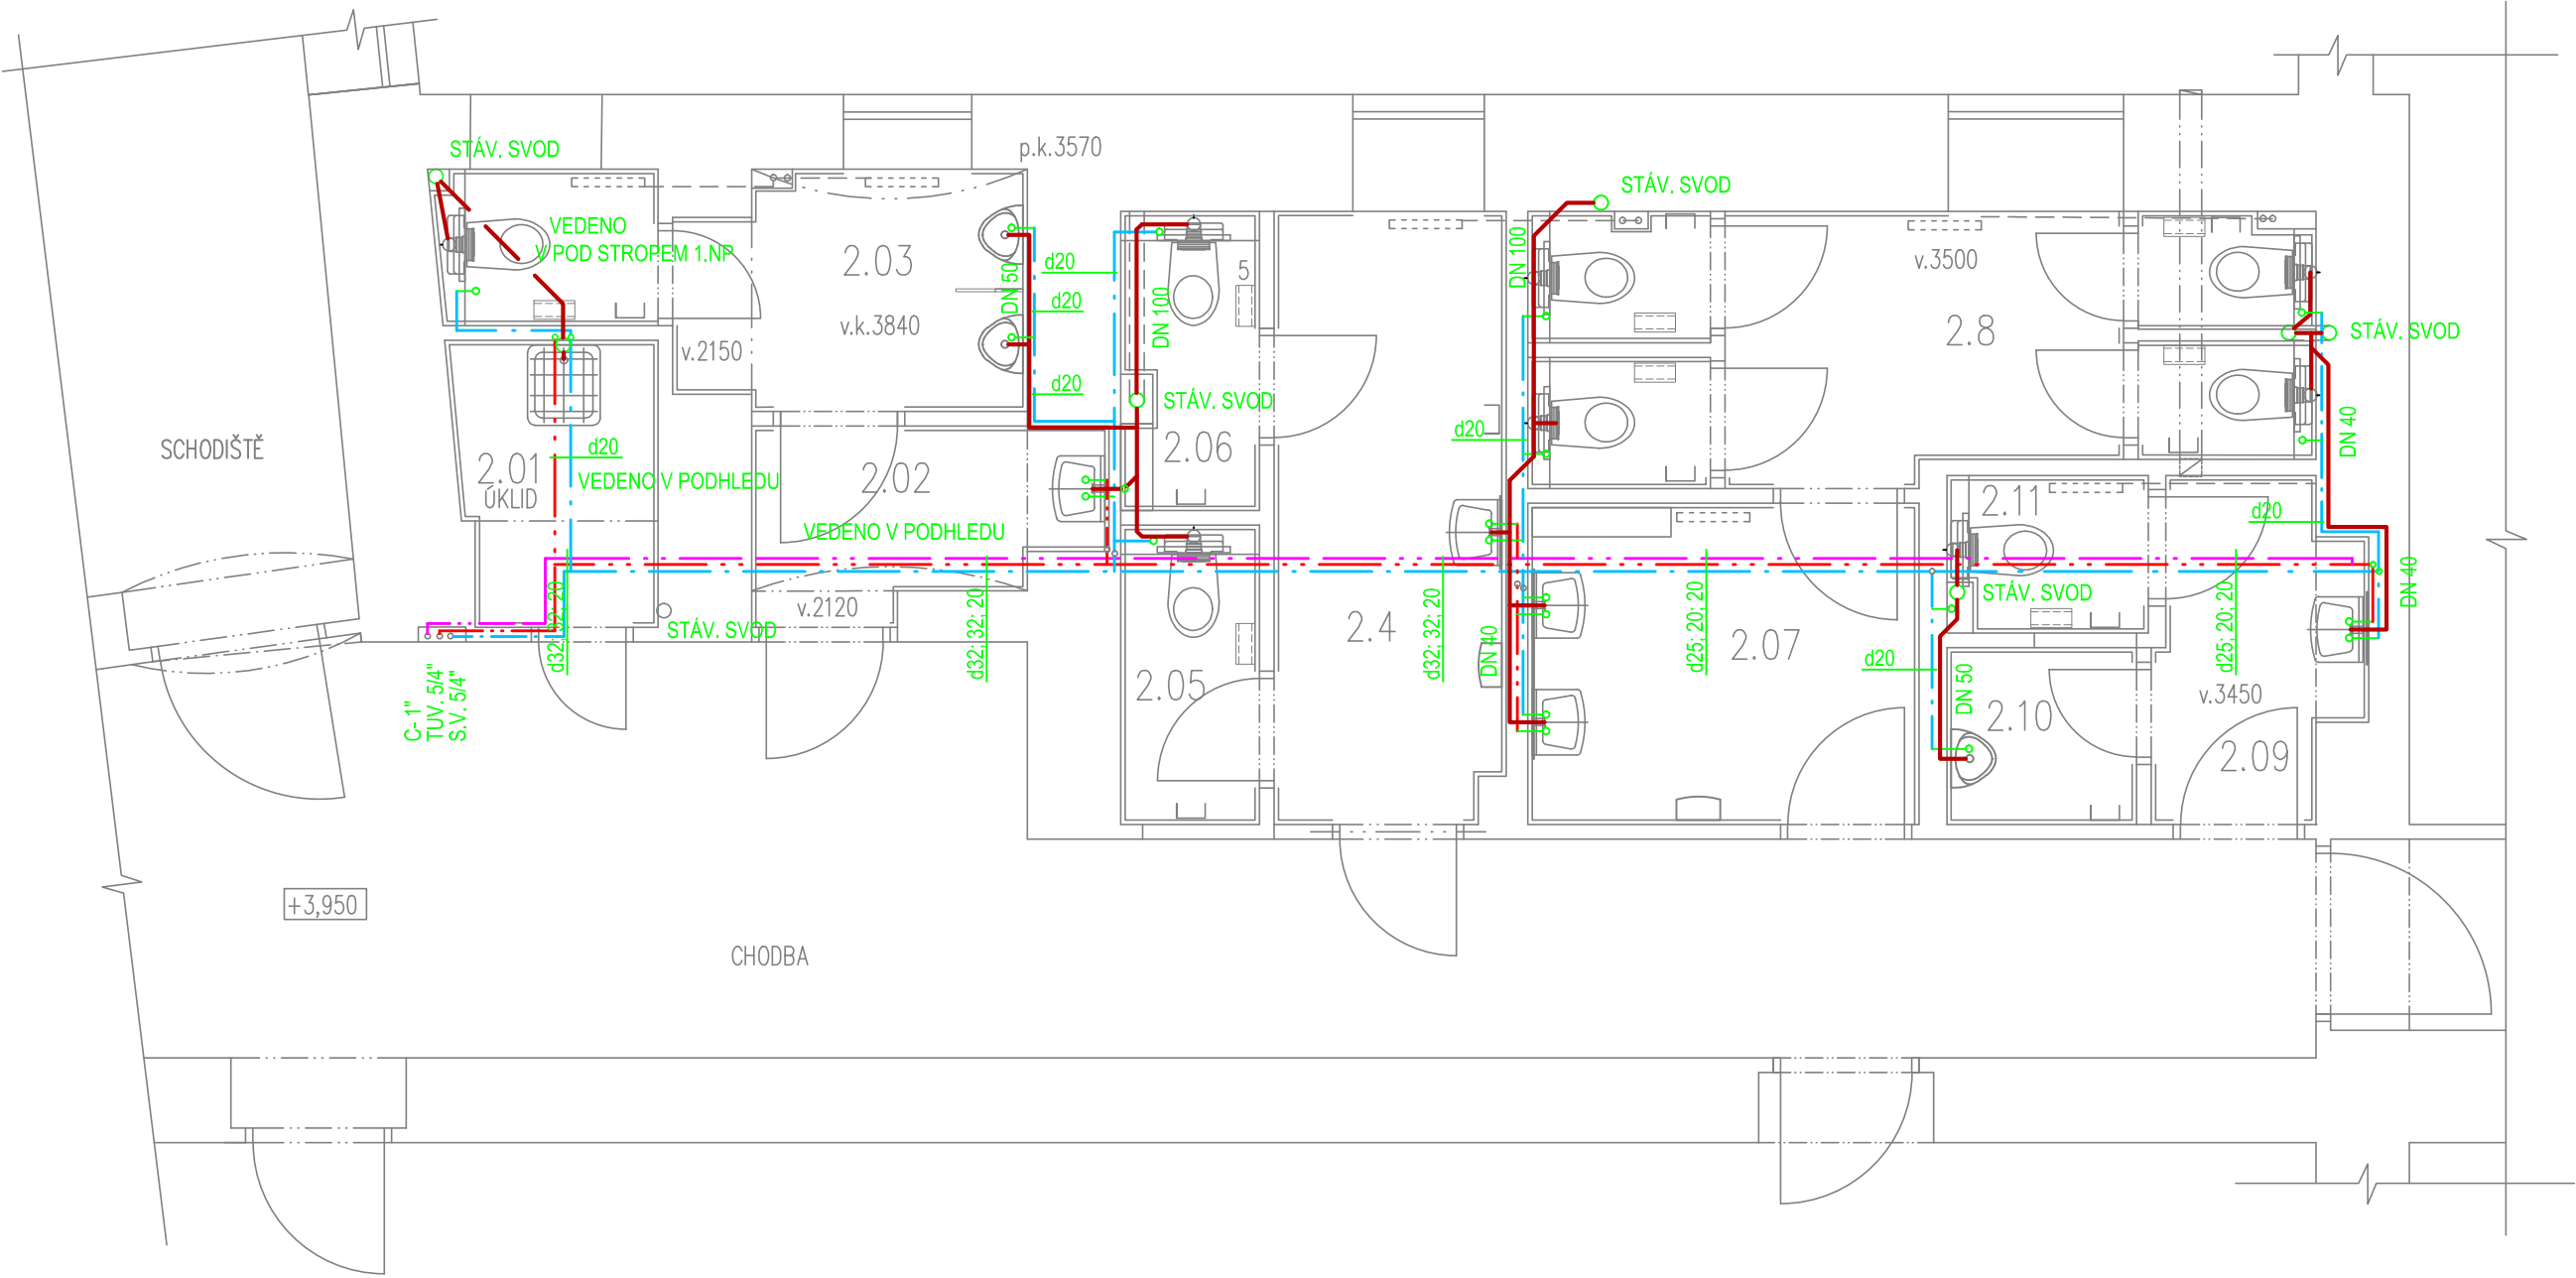


LEGENDA MÍSTNOSTÍ 2.NP - WC1 - NOVÝ STAV

| ČÍSLO | NÁZEV MÍSTNOSTI | PLOCHA m ² | ÚPRAVY POVRCHŮ | | | |
|-------|-------------------|--------------------------|----------------|--------|------|----------------------------|
| | | | ozn. | PODLAH | STĚN | STROPŮ |
| | WC-1 | | | | | |
| 2.01 | ÚKLIDOVÁ KOMORA | 2,64 | | | | |
| 2.02 | PŘEDSÍŇ WC – MUŽI | 2,35 | | | | KAZETOVÝ PODHLED +MALBA |
| 2.03 | WC – MUŽI | 5,41 | | | | |
| 2.04 | PŘEDSÍŇ WC – ŽENY | 6,61 | | | | |
| 2.05 | WC – ŽENY | 1,95 | | | | KAZETOVÝ PODHLED |
| 2.06 | WC – ŽENY | 1,95 | | | | |
| 2.07 | PŘEDSÍŇ WC – ŽENY | 5,89 | | | | KAZETOVÝ PODHLED +SDK |
| 2.08 | WC – ŽENY | 9,08 | | | | KAZETOVÝ PODHLED +MALBA |
| 2.09 | PŘEDSÍŇ WC – MUŽI | 3,04 | | | | |
| 2.10 | WC – MUŽI | 1,60 | | | | KAZETOVÝ PODHLED |
| 2.11 | WC – MUŽI | 1,52 | | | | |

LEGENDA

- KANALIZACE – PŘIPOJOVACÍ POTRUBÍ
- - - KANALIZACE – POD PODLAHOU
- . - . - . STUDENÁ VODA PITNÁ
- . - . - . TEPLÁ VODA UŽITKOVÁ
- - - - - CÍRKULACE TUV

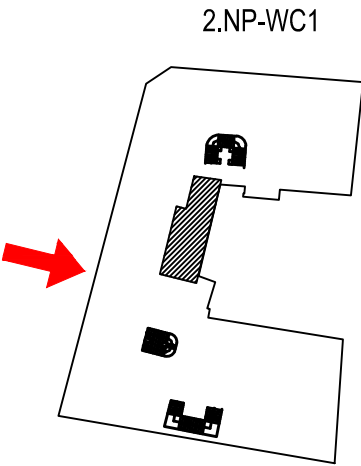

±0,000 = 316,405 m.n.m. - JTSK , Bpv

| POŘ.Č. | DATUM | POPIS ZMĚNY | PROJEKTANT | ZODPOVĚDNÝ PROJEKTANT | SCHVÁLIL |
|---|-------|-------------|---|-----------------------|---------------------------|
| | | | | | |
| REVIZE | | | | | |
| | | | | | |
| PROJEKTANT Václav Hercík | | | ZODPOVĚDNÝ PROJEKTANT Václav Hercík | | SCHVÁLIL Ing. Oto Brož |
| MÍSTO STAVBY : Jungmannova 361/3, 301 00 Plzeň 3 | | | STAVBA : ZU - PD Jungmannova 1-3 - | | FORMÁT A2 |
| INVESTOR : Západočeská univerzita v Plzni, Univerzitní 2732/8, 301 00 Plzeň | | | REKONSTRUKCE SOCIÁLNÍHO ZÁZEMÍ | | DATUM 06-2023 |
| | | | D.1.4a - ZDRAVOTNĚ TECHNICKÉ INSTALACE | | STUPEŇ DPS |
| | | | | | ČÍSLO ZAKÁZKY 023019Z |
| | | | | | MĚŘÍTKO 1:50 |
| NÁZEV : PŮDORYS WC - 2.NP - WC1 - NOVÝ STAV | | | ARCHIVNÍ ČÍSLO : 023019Z - D.1.4a - 003 | | VÝTISK Č. |