


1:50

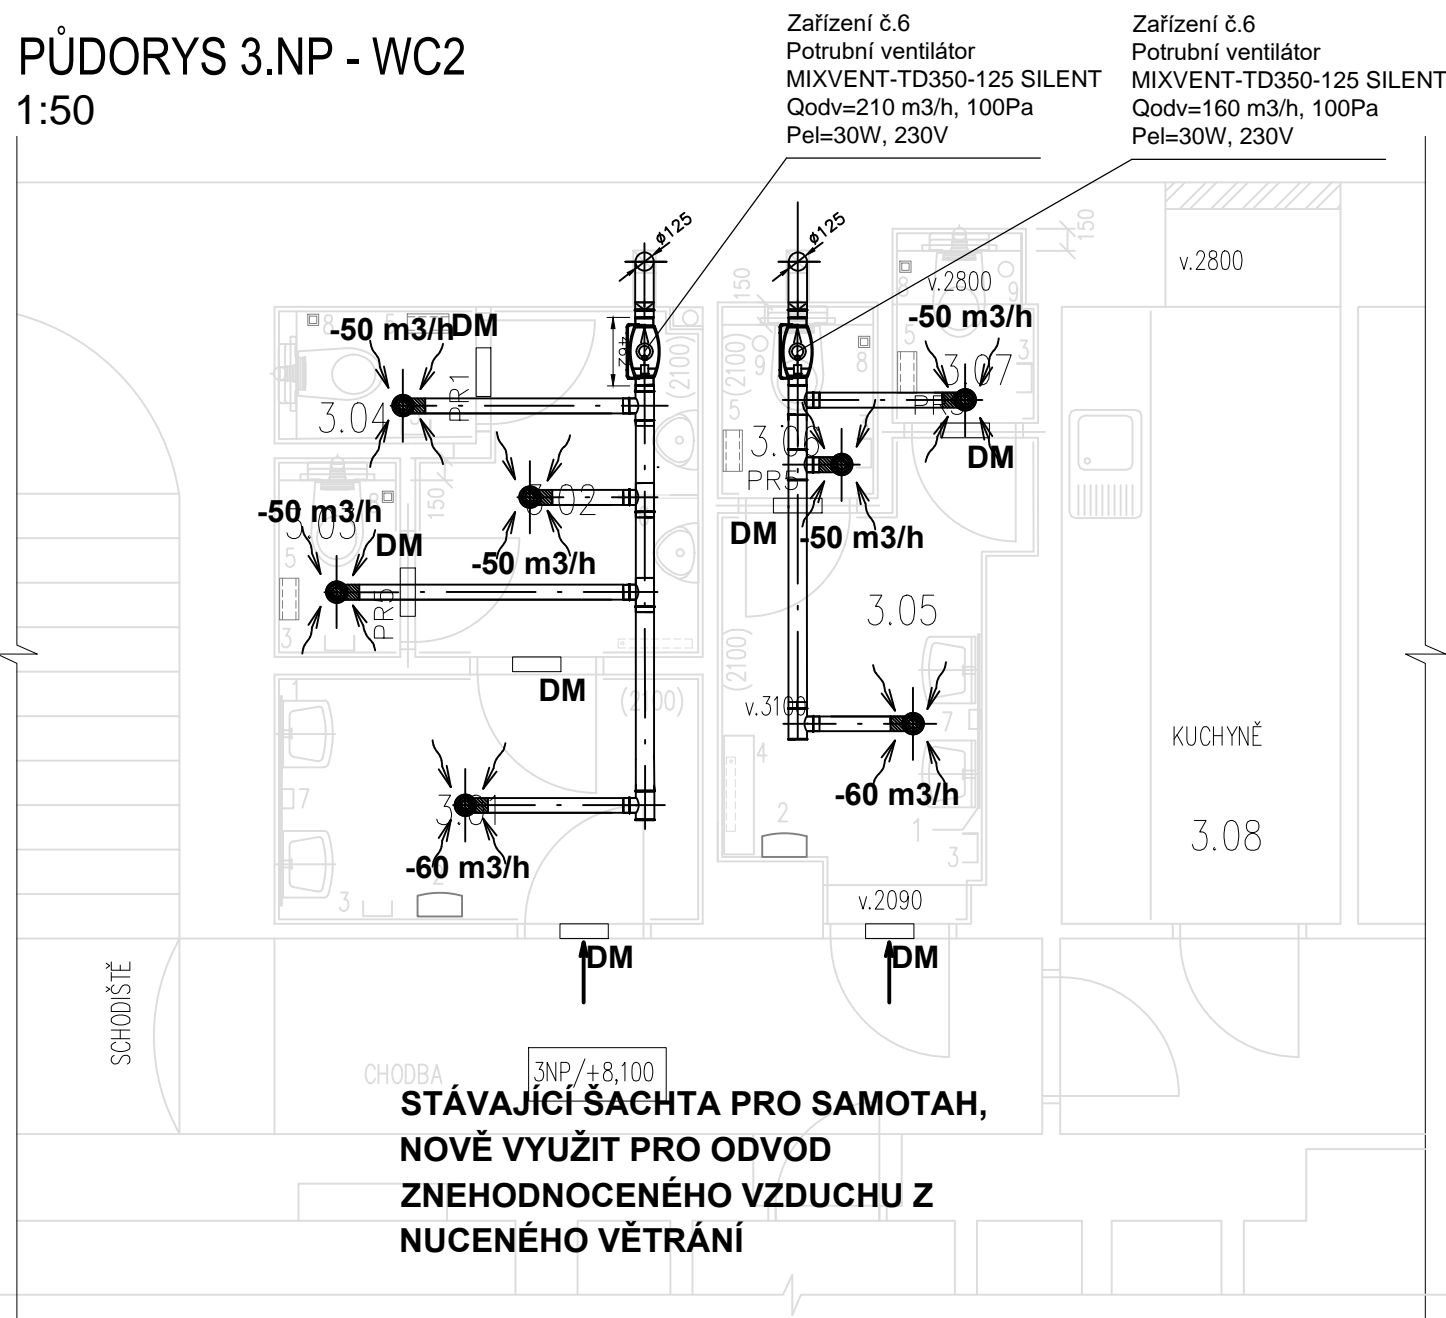

ČÍSLO	NÁZEV MÍSTNOSTI	PLOCHA m ²	ÚPRAVY POVRCHŮ				POZNÁMKA
			ozn.	PODLAH	STĚN	STROPŮ	
	WC-2						
3.01	UMÝVÁRNA – MUŽI	4,85		KERAMICKÁ DLAŽBA	KERAMICKÝ OBKLAD V. 2100 +MALBA	KAZETOVÝ PODHLED	
3.02	WC – MUŽI	4,01					
3.03	WC – MUŽI	0,94					
3.04	WC – MUŽI	1,00					
3.05	UMÝVÁRNA – ŽENY	3,25					
3.06	WC – ŽENY	1,18					
3.07	WC – ŽENY	0,97				KAZETOVÝ PODHLED /MALBA	

+100m3/h množství vzduchu
← přívod
-100m3/h množství vzduchu
→ odvod

**KONEČNÉ UMÍSTĚNÍ JEDNOTLIVÝCH DISTRIBUČNÍCH ELEMENTŮ V
PODHLIDECH BUDE ŘEŠENO PŘI KOORDINACI S OSVĚTLENÍM
PŘÍMO NA STAVBĚ**

**PŘÍVOD VZDUCHU DO VĚTRANÝCH PROSTORŮ JE ŘEŠENO POMOCÍ
INTEGROVANÝCH DVEŘNÍCH MŘÍŽEK (DODÁVKA STAVBY)**

Při montáži rozvodů dodržovat montážní pokyny pro omezení přenosu hluku do konstrukce.

 
Prostupy rozvodů konstrukcemi - pružný průchod stavební konstrukcí, otvor větší o 25 mm, spára vyplněna pružným materiálem s dotěsněním trvale pružným tmelem.

Utěsnění prostupů mezi jednotlivými požárními úseky bude provedeno např. výrobky Hilti, odolnost dle PBŘ.


Polohy prostupů nutno koordinovat s projekty specialistů.

Nedílnou součástí je technická zpráva a PBŘ.


STÁVAJÍCÍ KONSTRUKCE



 
NOVE PŘÍČKY – PÓROBETONOVÉ TRÁVNICE
– NA CELOU VÝŠKY MÍSTNOSTI




NOVÝ DESKOVÝ RADIÁTOR – MONTÁŽ

 



ROZVODY TOPENÍ

 

ROZVODY KANALIZACE

 
 


ROZVODY VODY

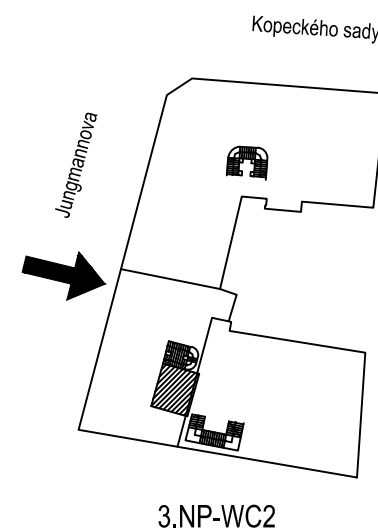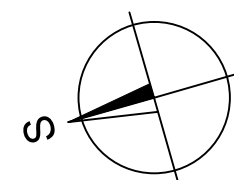

$\pm 0,000 = 316,405 \text{ m.n.m.} - \text{JTSK, Bpv}$

POŘ.Č.	DATUM	POPIS ZMĚNY	PROJEKTANT	ZODPOVĚDNÝ PROJEKTANT	SCHVÁLIL
REVIZE					

PROJECTANT		ZODPOVĚDNÝ PROJECTANT		SCHVÁLIL		 CH PROJEKT PÍZEŇ, s.r.o. 212 02 Pízeň, Revoluční 65a Tel: 377 43 44 11 Fax: 377 43 44 79	
Karel Kubínek		Karel Kubínek		Ing. Oto Brož			
							
MÍSTO STAVBY : Jungmannova 361/3, 301 00 Pízeň 3							
INVESTOR : Západočeská univerzita v Plzni, Univerzitní 2732/8, 301 00 Pízeň							
STAVBA : ZU - PD Jungmannova 1-3, REKONSTRUKCE SOCIÁLNÍHO ZÁZEMÍ						FORMÁT A3 VÝTISK Č.	
DÍL : D.1.4b - ZAŘÍZENÍ VZDUCHOTECHNIKY						DATUM 06-2023	
						STUPEŇ DPS	
						ČÍSLO ZAKÁZKY 023019Z	
						MĚŘÍTKO 1:50	
NÁZEV : PŮDORYS WC - 3.NP - WC2 - NOVÝ STAV						ARCHIVNÍ ČÍSLO : 023019Z - D.1.4b - 006	