



PŮDORYS STŘECHY

MĚŘÍTKO 1:100

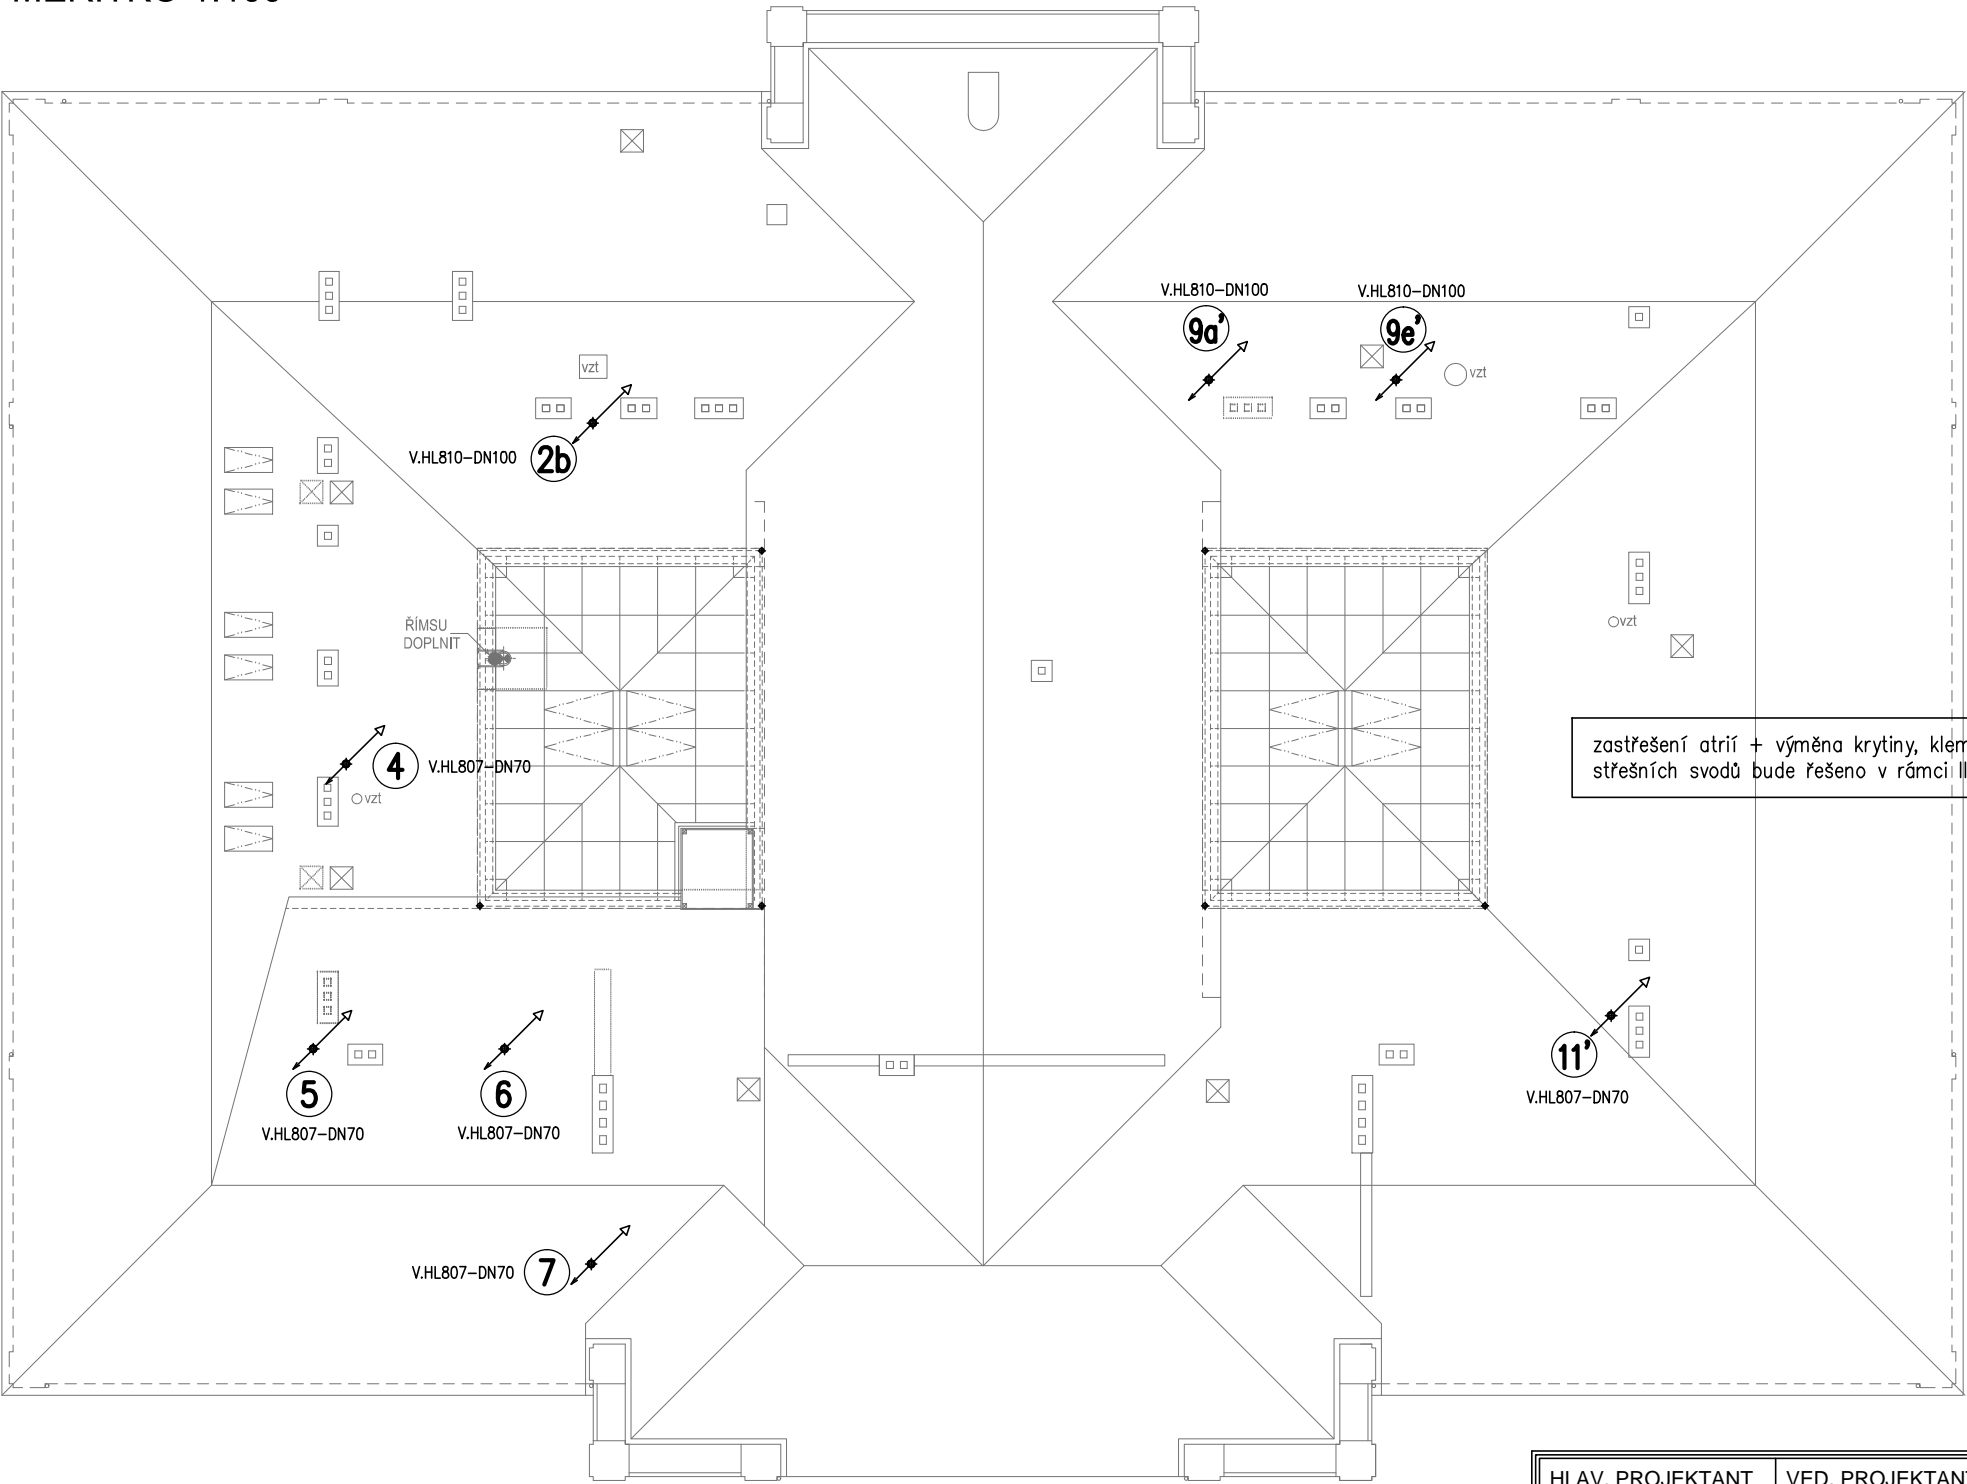

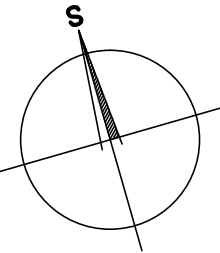

zastřešení atrií + výměna krytiny, klempířských prvků a plechových střešních svodů bude řešeno v rámci II. etapy stavby



POZNÁMKY :

- MONTÁŽ KANALIZACE V SOULADU S ČSN 75 67 60 + EN 12 056-1,2,3
- MIN.SKLONY SPLAŠKOVÝCH LEŽATÝCH SVODŮ = 2%, DEŠŤOVÝCH SVODŮ = 1% (POKUD NENÍ PŘEDEPSÁNO JINAK)
- PŘESNÉ TYPY ZAŘÍZOVACÍCH PŘEDMĚTŮ + ARMATUR BUDOU ODSOUHLASENÝ INVESTOREM A ARCHITEKTEM – PŘED MONTÁŽÍ ROZVODŮ ZTI !
- PROSTUPY PŘES POŽÁRNĚ DĚLÍCÍ KONSTRUKCE BUDOU UTĚSNĚNÝ V SOULADU S PŘÍK. STAVBY – PROTIPOŽÁRNÍ MANŽETY !

-  KANALIZACE SPLAŠKOVÁ – LEŽATÉ SVODY–PVC KG, SN8
STOUPACÍ + PŘÍPOJ.POTRUBÍ–PPsHT+IZOL.SONIK
-  ETÁŽE POTRUBÍ POD STROPEM (NAD PODHLEDEM S IZOL.NÁVLEKY)

HLAV. PROJEKTANT		VED. PROJEKTANT		ODP. PROJEKTANT		VYPRACOVAL		<div><div>Architektura inženýrská činnost Projekty Realizace spol. s r.o. PLZEŇ Brojova16 (tel.: 373 731 611, e-mail: aip@aip-plzen.cz)</div></div>			
ING.ARCH.K.SALÁT		BcA.O.SALÁT		L. NEKOLA		L. NEKOLA					
OBEC: PLZEŇ 3				KRAJ: PLZEŇSKÝ							
INVESTOR: ZÁPADOČESKÁ UNIVERZITA V PLZNI, UNIVERZITNÍ 8, 306 14 PLZEŇ								FORMÁT		2 A4	
AKCE : STAVEBNÍ ÚPRAVY OBJEKTU VELESLAVÍNOVA 42, PLZEŇ <u>I.ETAPA</u>								DATUM		03/2013	
								STUPEŇ		DPS	
								ČÍS. ZAKÁZKY		AIP 13004	
ČÁST: D.1.7 ZDRAVOTNĚ TECHNICKÉ INSTALACE								MĚŘÍTKO		1 : 200	
OBSAH : PŮDORYS STŘECHY – KANALIZACE								ČÍSLO VÝKRESU			
								D.1.7–7.			