


PŮDORYS 3.NP:  
MĚŘÍTKO 1:100

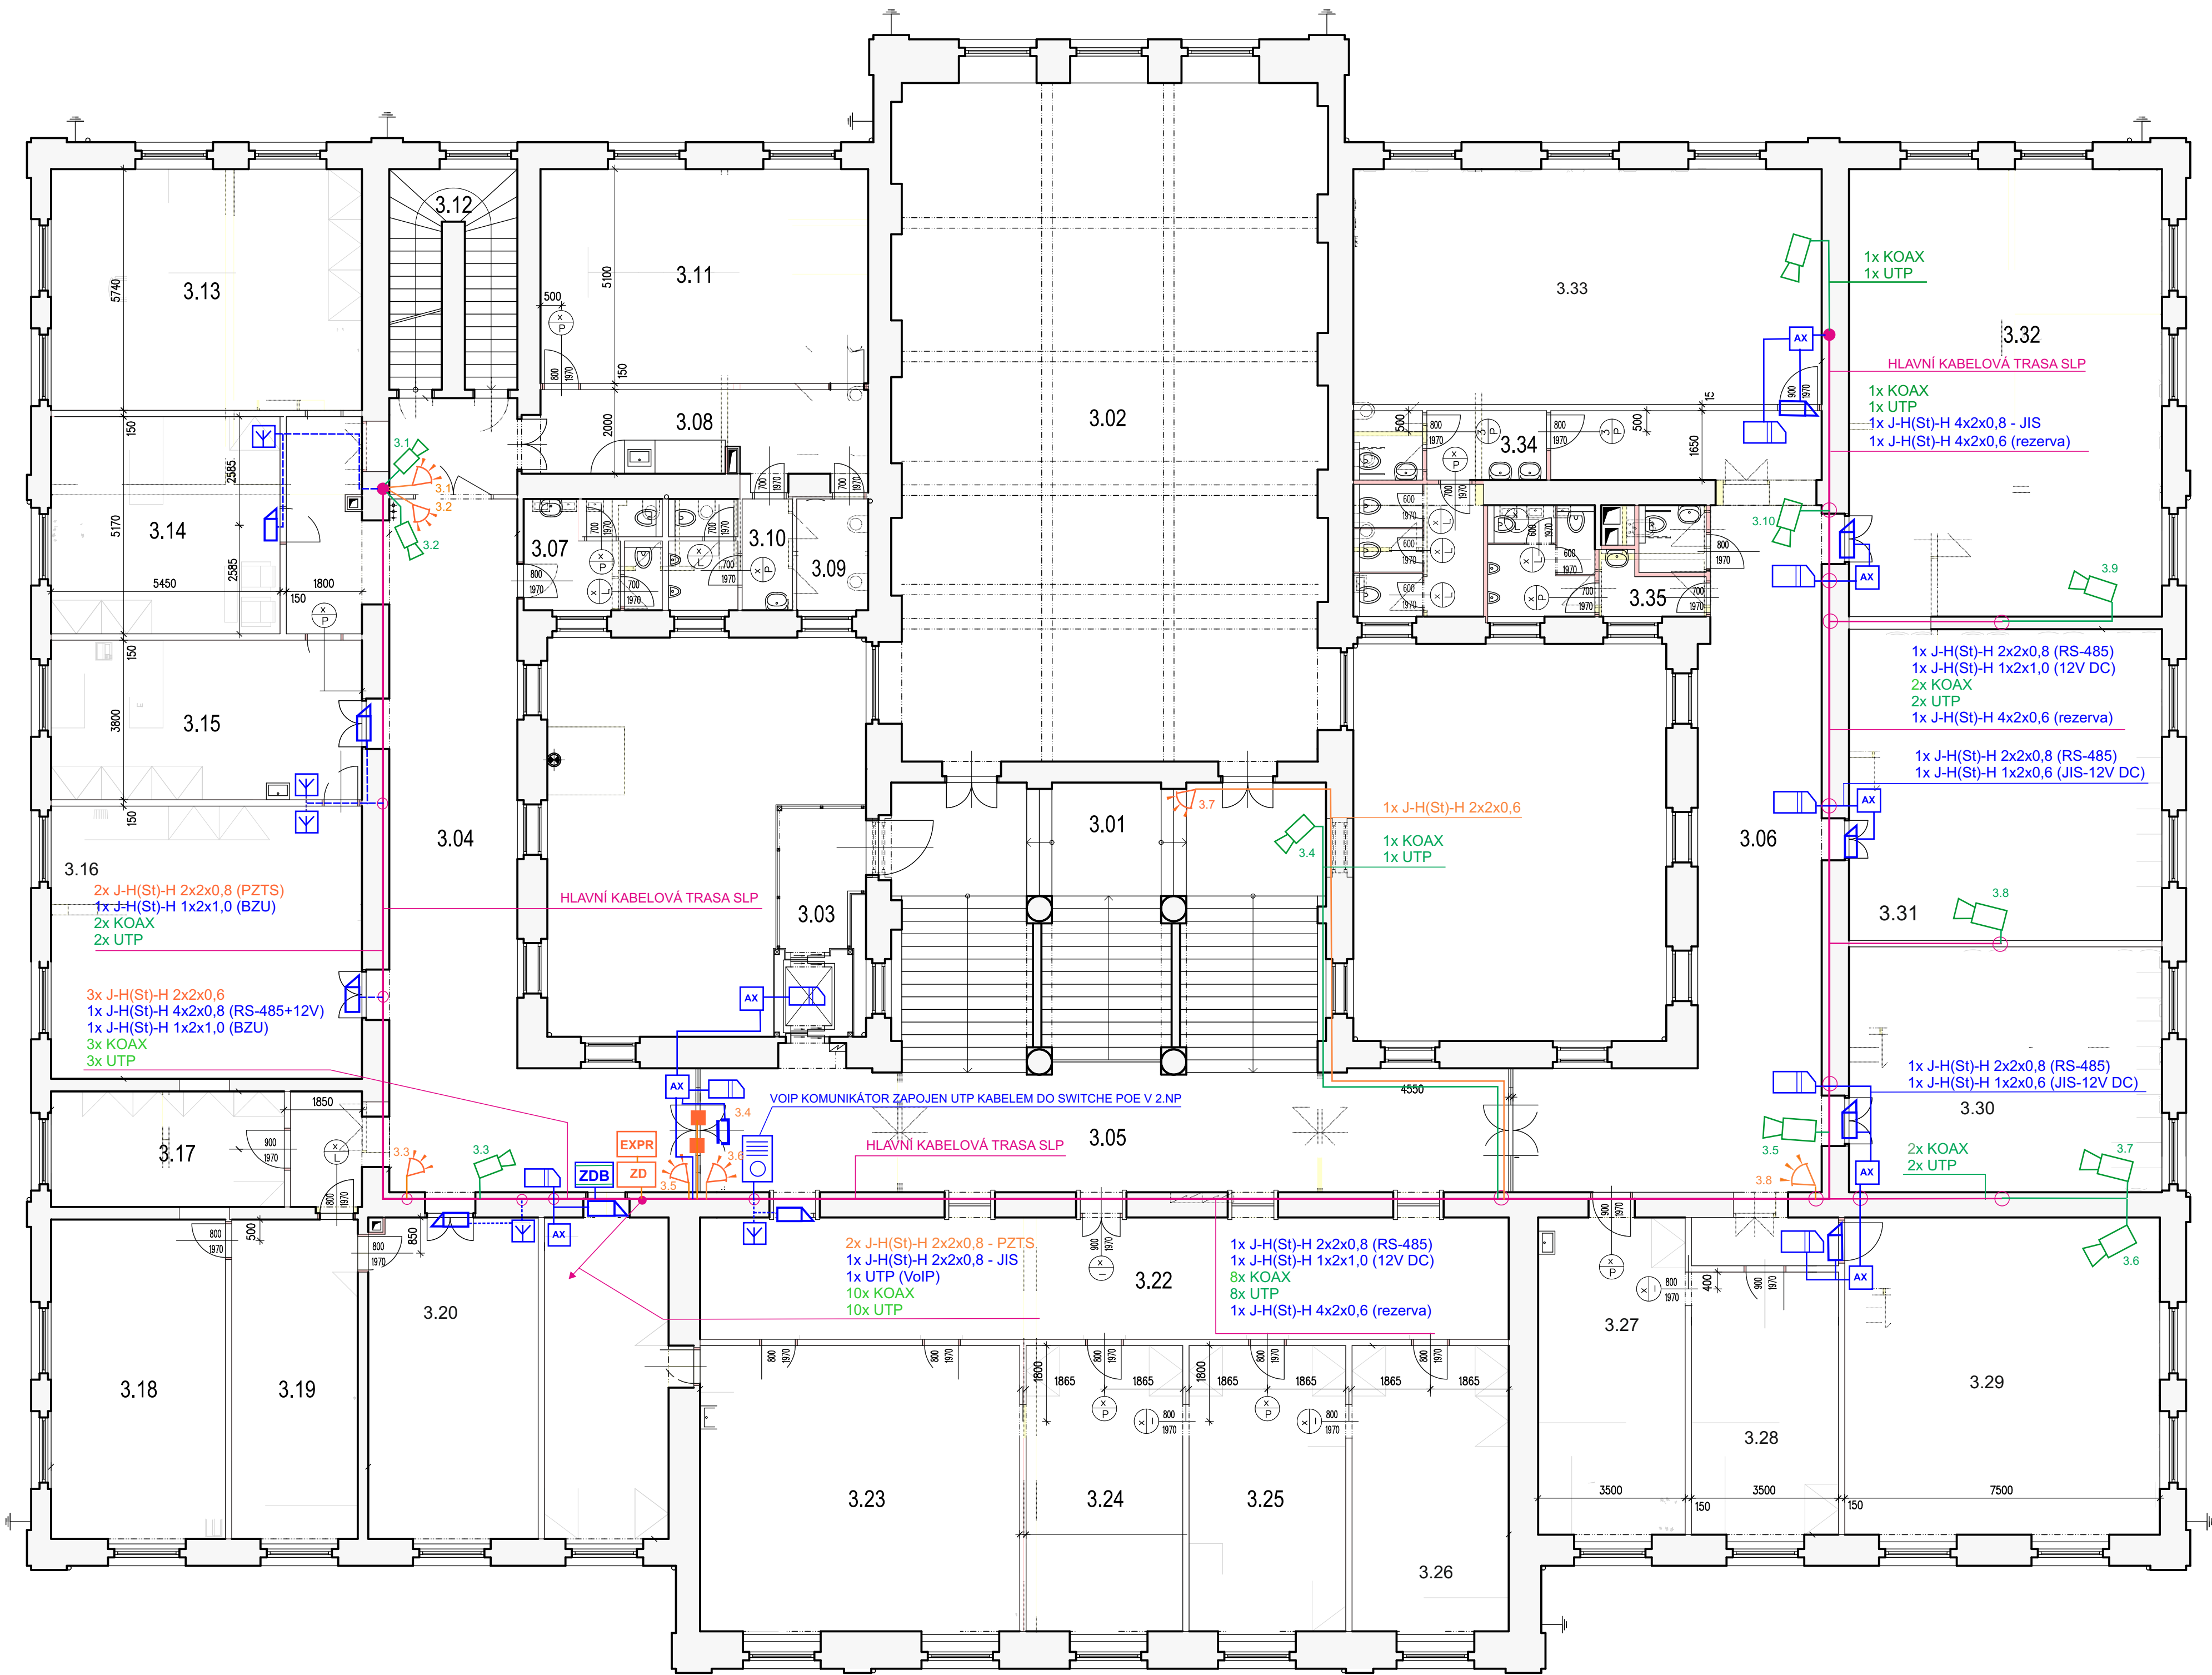

POZNÁMKA:  
DETAILNÍ ZAPOJENÍ KOMUNIKÁTORU VOIP A BODŮ OVLÁDANÝCH SYSTÉMEM JIS JSOU NA VÝKRESECH Č. 07 A 08

LEGENDA MÍSTNOSTÍ

Č.M.	NÁZEV MÍSTNOSTI	PLOCHA [m <sup>2</sup> ]	POVRCH PODLAHY	POVRCH STĚN	POVRCH STROPU	POZNÁMKA
3.01	Schodiště	69.61	Stávající	Stávající	Stávající	–
3.02	Posluchárna	159.89	Stávající	Stávající	Stávající	–
3.03	Výtah	10.91	Stávající	Stávající	Stávající	–
3.04	Chodba	86.08	Keramická dlažba	Stávající/nové konstr.–štuková	Stávající	Ker. sokl, v.100 mm
3.05	Chodba	55.47	Keramická dlažba	Stávající	Stávající	Ker. sokl, v.100 mm
3.06	Chodba	76.99	Keramická dlažba	Stávající/nové konstr.–štuková	Stávající	Ker. sokl, v.100 mm
3.07	WC–ženy	8.43	Keramická dlažba	Stávající/nové konstr.–štuková	Stávající	Ker. obklad, v.2000 mm
3.08	Čajová kuchyňka	15.37	Keramická dlažba	Stávající/nové konstr.–štuková	Stávající	Ker. sokl, v.100 mm
3.09	Úklidová místnost	4.51	Keramická dlažba	Štuková omítka	Stávající	Ker. obklad, v.1500 mm
3.10	WC–muži	7.53	Keramická dlažba	Stávající/nové konstr.–štuková	Stávající	Ker. obklad, v.2000 mm
3.11	Malá zasedací místnost	39.78	PVC	Stávající/nové konstr.–štuková	Stávající	–
3.12	Schodiště	14.26	Stávající	Štuková omítka	Štuková omítka	–
3.13	Kanc. projektového manažera	42.48	PVC	Stávající/nové konstr.–štuková	Stávající	–
3.14	Kanc. tajemníka	28.18	PVC	Stávající/nové konstr.–štuková	Stávající	–
3.15	Kancelář sekretáře děkanky	28.12	PVC	Stávající/nové konstr.–štuková	Stávající	–
3.16	Kanc. děkanky	48.03	PVC	Stávající/nové konstr.–štuková	Stávající	–
3.17	Archiv, sklad	15.26	PVC	Stávající/nové konstr.–štuková	Stávající	–
3.18	Kanc. 2 proděkanů	31.54	PVC	Stávající/nové konstr.–štuková	Stávající	–
3.19	Kanc. sekretáře proděkanů	22.80	PVC	Stávající/nové konstr.–štuková	Stávající	–
3.20	Kanc. proděkana	30.94	PVC	Stávající/nové konstr.–štuková	Stávající	–
3.21	Kopírka, sklad, studijní odd.	22.61	PVC	Stávající/nové konstr.–štuková	Stávající	–
3.22	Čekárna studijního oddělení	55.82	Keramická dlažba	Stávající/nové konstr.–štuková	Stávající	Ker. sokl, v.100 mm
3.23	Kanc. studijního referenta	51.75	PVC	Stávající/nové konstr.–štuková	Stávající	–
3.24	Kanc. studijního referenta	25.36	PVC	Stávající/nové konstr.–štuková	Stávající	–
3.25	Kanc. studijního referenta	25.36	PVC	Stávající/nové konstr.–štuková	Stávající	–
3.26	Kanc. ved. stud. referenta	25.36	PVC	Stávající/nové konstr.–štuková	Stávající	–
3.27	CZV kancelář	26.43	PVC	Stávající/nové konstr.–štuková	Stávající	–
3.28	CZV kancelář	21.88	PVC	Stávající/nové konstr.–štuková	Stávající	–
3.29	Učebna – 40 studentů	56.63	PVC	Stávající/nové konstr.–štuková	Stávající	–
3.30	Učebna – 32 studentů	43.51	PVC	Stávající/nové konstr.–štuková	Stávající	–
3.31	Učebna – 40 studentů	55.20	PVC	Stávající/nové konstr.–štuková	Stávající	–
3.32	Učebna – 56 studentů	79.34	PVC	Stávající/nové konstr.–štuková	Stávající	–
3.33	Učebna – 42 studentů	62.44	PVC	Stávající/nové konstr.–štuková	Stávající	–
3.34	WC–ženy	17.34	Keramická dlažba	Stávající/nové konstr.–štuková	Stávající	Ker. obklad, v.2000 mm
3.35	WC–muži	12.36	Keramická dlažba	Stávající/nové konstr.–štuková	Stávající	Ker. obklad, v.2000 mm
PLOCHA CELKEM:		1377.57				

- EZS** ZABEZPEČOVACÍ ÚSTŘEDNA PZTS
- EXP** EXPANDÉR 16 VSTUPŮ S RELÉOVÝM MODULEM
- EXP** EXPANDÉR 16 VSTUPŮ
- ZD** ZÁLOHOVANÝ ZDROJ 12 V / 3A DC, 18AH
- M** MAGNETICKÝ KONTAKT ČTYŘDRÁTOVÝ
- P** PROSTOROVÝ PIR DETEKTOR
- P** PROSTOROVÝ PIR DETEKTOR S DLOUHÝM DOSAHEM
- I** ELEKTROMAGNETICKÝ ZÁMEK 12V DC
- E** ELEKTRICKÝ OTVÍRAČ 11211, 12V DC 230MA
- AX** JIS - RFID SNÍMAČ KARET ES05-MAK
- E** JIS - SVORKOVNICE ROZHRANÍ AX05
- E** JIS - ŘÍDÍCÍ JEDNOTKA UZLI ET05-LAN
- ZDB** TELEFONNÍ KOMUNIKÁTOR
- ZDB** ZDROJ 230V / 12 V DC, 3A PRO BZUČÁKY
- Y** PŘÍJÍMAČ JA82, 12V DC VČETNĚ BEZDRÁT. TLAČÍTKA
- DVR** CCTV ZÁZNAMOVÉ ZAŘÍZENÍ 16 VSTUPŮ, HDD 1TB
- C** CCTV - KAMERA VNITŘNÍ COLOR, 12V DC, 600TVL
- HLAVNÍ KABELOVÁ TRASA SLABOPROUDÝCH ROZVODŮ**
- VEDENÍ SYSTÉMU PZTS**
- VEDENÍ SYSTÉMU CCTV**
- JIS - VEDENÍ PŘÍSTUPOVÉHO SYSTÉMU**
- NAPAJENÍ A OVLÁDÁNÍ BZUČÁKŮ**
- O** ODBOČNÁ KRABICE PRO PROPOJENÍ TRAS

HLAVNÍ PROJEKTANT ING.ARCH. K. SALÁT	VEDOUcí PROJEKTANT Bc. A. SALÁT	ODPOVĚDNÝ PROJEKTANT Zbyněk Beneš	VYPRACOVAL Bc. A. Vítuško	<b>ekoTIPID</b> s.r.o. Identifikační číslo: 30100 Přizpůsobeno: 11261/5 in.o@eko.cz, *eko.cz I 26513574 DI CZ26413574
OBEC: PLZEŇ 3	KRAJ: PLZEŇSKÝ	INVESTOR: ZÁPADOČESKÁ UNIVERZITA V PLZNI, UNIVERZITNÍ 8, 306 14 PLZEŇ	FORMÁT: 8 A4	
AKCE: STAVEBNÍ ÚPRAVY OBJEKTU VELESLAVINOVA 42 V PLZNI 1. ETAPA			DATUM: 3/2013 STUPEŇ: DSP ČÍS. ZAKÁZKY: AIP 12017 MĚŘÍTKO: 1:100	
OBSAH: SLABOPROUDÉ ROZVODY PZTS, JIS A CCTV			ČÍSLO VÝKRESU: 03	ČÍSLO PÁRE: