


20.3.2013

PŮDORYS 2.NP: MĚŘÍTKO 1:100

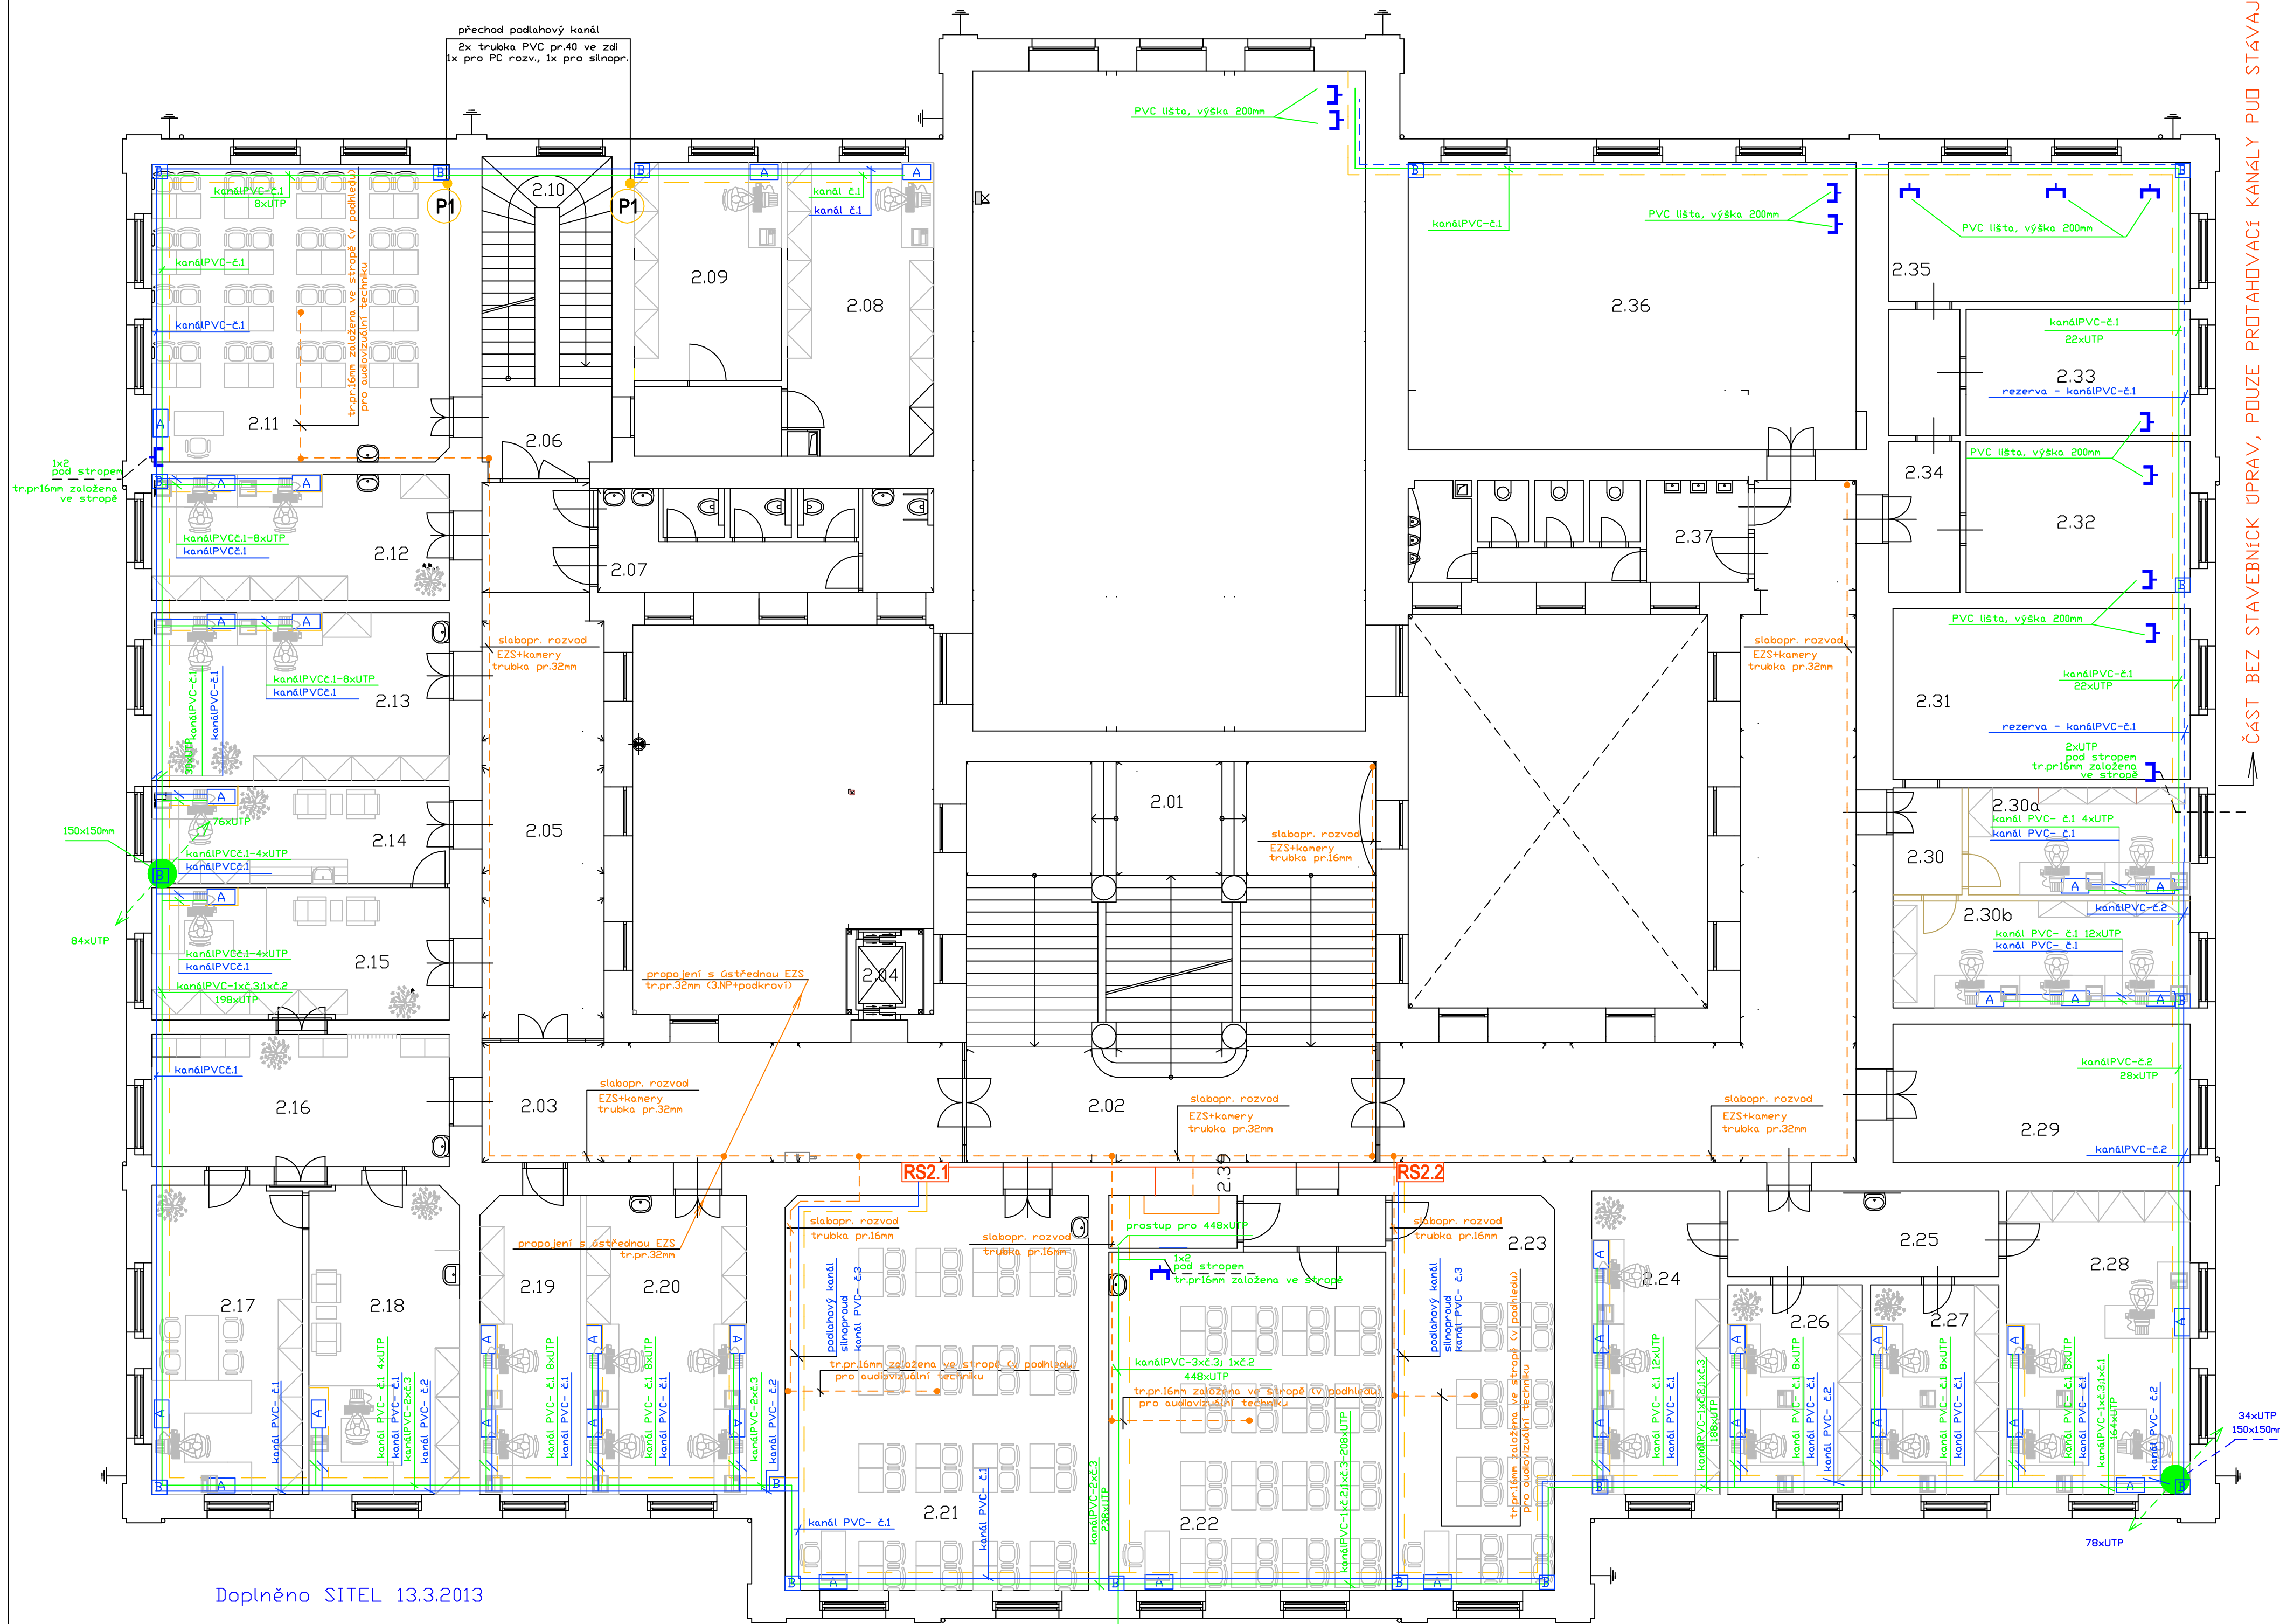

Doplněno SÍTEL 13.3.2013

1 zásuvka 1x2 RJ45 - stávající

2 sloupek - 2x2RJ45

navrhovaná trasa UTP kabelů

MDF hlavní datový rozvaděč

průřez

Plastové protahovací kanály
do betonové podlahy kanály výšky 28mm

č.1 - 50x28, 1komora (maximálně 40xUTP)

č.2 - 100x28, 2komory (max. 80xUTP)

č.3 - 150x28, 3komory (max.120xUTP)

LEGENDA:

RS2.1 - podružné rozvaděče - 2.NP

PC pracoviště sloupek na podlahové liště
sestava 3 zásuvek + datová (samostatná PD)
2x zás. bílá / sílová pro připojení počítač. příslušenství/
2x zás. koaxiálně odlišená / sílová pro připojení výpočet. techniku/
4x prostorová rezerva pro datové zásuvky (2x dva výstupy)

podlahový protahovací kanál 1 - 3 komory

trubkování pro slaboproudé rozvody
(PC, E2S, kamer. systém a audiovizuál. techniku)

P - přechodpodlahový kanál - 2x trubka PVC pr.40 ve zdi
1x pro PC rozvody, 1x pro silnoproudé rozvody


trasa silnoproudých kabelů

rezerva pro silnoproud

podlahová protahovací krabice 255x255 pro kanály výšky 28mm
bez zásuvek a krabic

LEGENDA MÍSTNOSTÍ

Č.M.	NÁZEV MÍSTNOSTI	PLOCHA [m2]
2.01	Schodiště	73.01
2.02	Chodba	25.99
2.03	Chodba	34.81
2.04	Výtah	4.02
2.05	Chodba	30.75
2.06	Chodba	22.45
2.07	VC-ženy	20.10
2.08	Pracovna	25.40
2.09	Pracovna	18.72
2.10	Schodiště	16.63
2.11	Učebna - 32 studentů	53.23
2.12	Kanc. odborných asistentů	22.63
2.13	Kanc. odborných asistentů	30.00
2.14	Sekretariát katedry	17.45
2.15	Kanc. vedoucího katedry	23.73
2.16	Chodba	23.73
2.17	Kanc. vedoucího katedry	28.12
2.18	Sekretariát katedry	28.00
2.19	Kanc. odborných asistentů	18.12
2.20	Kanc. odborných asistentů	28.92
2.21	Učebna - 32 studentů	72.22
2.22	Učebna - 16 studentů	38.61
2.23	Učebna - 32 studentů	66.09
2.24	Kanc. odborných asistentů	15.80
2.25	Chodba	16.91
2.26	Kanc. odborných asistentů	17.00
2.27	Kanc. odborných asistentů	16.22
2.28	Kanc. odborných asistentů	33.53
2.29	Laboratoř	24.82
2.30	Laboratoř	39.42
2.31	Sklad	30.66
2.32	Kancelář	20.35
2.33	Kancelář	17.05
2.34	Chodba	12.02
2.35	Kancelář	25.16
2.36	Laboratoř	77.55
2.37	VC-muži	19.31
2.38	Chodba	72.60
2.39	Místnost serveru	4.32
PLOCHA CELKEM		1165.45

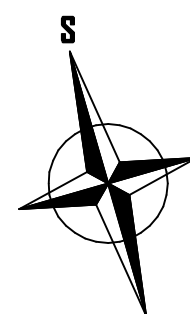

HLAVNÍ PROJEKTANT INGARCH K. SALAT	VED. PROJEKTANT BcA D. SALAT	ODPOVĚD. PROJEKTANT M. JIRKOVÁ	VYPRACOVAL M. JIRKOVÁ	<div>EL-PROJEKT spol. s r.o.</div> <div>PROJEKTOVÁNÍ SILNOPROUDÉHO A SLABOPROUDÉHO ROZVODU 306 14 PLZEŇ, BROUČOVA 18 TEL. 373 731 811, E-MAIL: CZ048@1501</div>	
OBEC PLZEŇ 3	KRAJ PLZEŇSKÝ	INVESTOR ZAPADOCESKÁ UNIVERZITA V PLZNI, UNIVERZITNÍ B. 306 14 PLZEŇ			
AKCE 1	STAVEBNÍ ÚPRAVY OBJEKTU VELESLAVINOVA 42, PLZEŇ				
ČÁST D1.6	ZAŘÍZENÍ SILNOPROUDÉ ELEKTROTECHNIKY, BLESKISVOD				
OBSAH 2.NP - PROTAHOVACÍ KANÁLY PRO SILNOPROUD. A SLABOPROUD. ROZVODY + TRUBKOVÁNÍ	MĚŘÍTKO 1 : 100				
FORMÁT 6 A4		DATUM 03/2013	STUPEŇ DPS		
ČÍS. ZAKÁZKY EL 006/13		ČÍSLO VÝKRESU 7	ČÍSLO PÁRE		