


PŮDORYS 2.NP:
MĚŘÍTKO 1:100

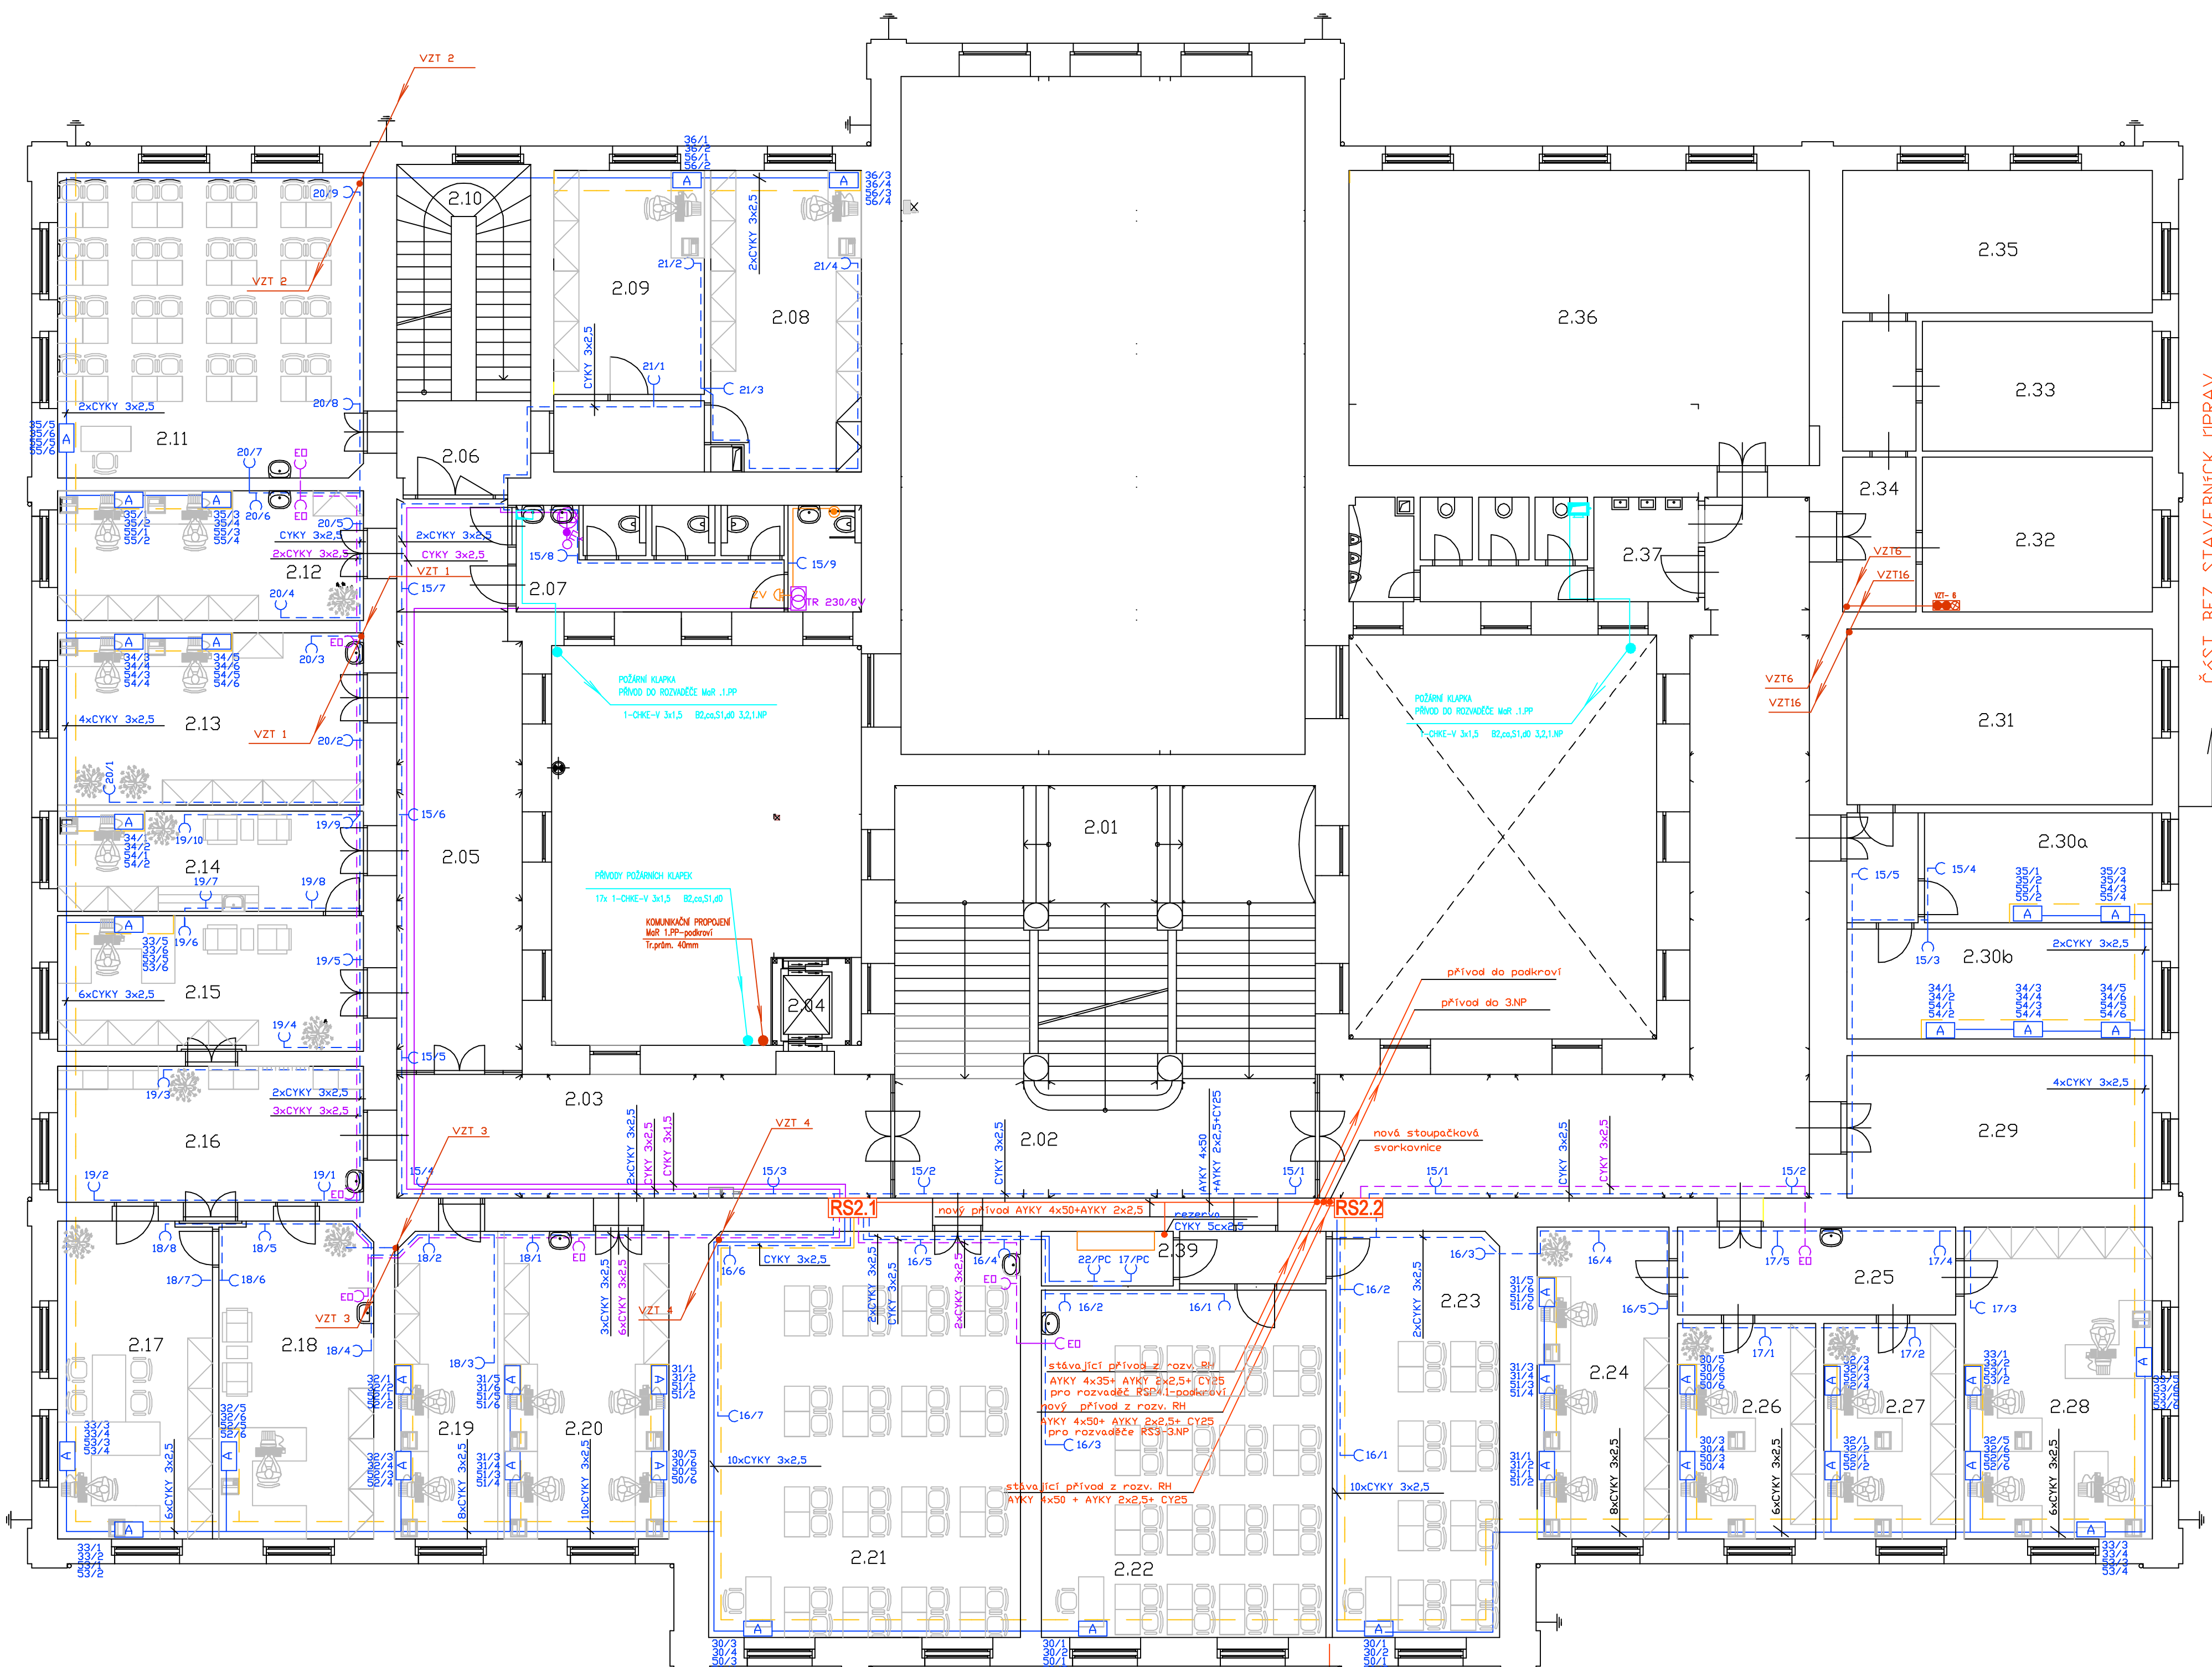

LEGENDA MÍSTNOSTÍ


Č.M.	NÁZEV MÍSTNOSTI	PLOCHA [m ²]
2.01	Scholastic	73.91
2.02	Chodba	25.99
2.03	Chodba	34.81
2.04	Výťah	4.02
2.05	Chodba	30.73
2.06	Chodba	22.44
2.07	VC-ženy	20.10
2.08	Pracovna	25.40
2.09	Pracovna	18.72
2.10	Scholastic	16.63
2.11	Učebna - 32 studentů	53.23
2.12	Kanc. odborných asistentů	22.63
2.13	Kanc. odborných asistentů	30.00
2.14	Sekretariát katedry	17.45
2.15	Kanc. vedoucího katedry	23.73
2.16	Chodba	23.73
2.17	Kanc. vedoucího katedry	28.12
2.18	Sekretariát katedry	28.00
2.19	Kanc. odborných asistentů	18.12
2.20	Kanc. odborných asistentů	28.92
2.21	Učebna - 32 studentů	72.22
2.22	Učebna - 16 studentů	38.61
2.23	Učebna - 32 studentů	66.09
2.24	Kanc. odborných asistentů	15.80
2.25	Chodba	16.91
2.26	Kanc. odborných asistentů	17.00
2.27	Kanc. odborných asistentů	16.22
2.28	Kanc. odborných asistentů	32.53
2.29	Laboratoř	24.82
2.30	Laboratoř	39.42
2.31	Skid	36.66
2.32	Kancelář	20.35
2.33	Kancelář	17.05
2.34	Chodba	12.02
2.35	Kancelář	25.16
2.36	Laboratoř	77.55
2.37	VC-nuži	19.31
2.38	Chodba	72.60
2.39	Místnost serveru	4.32
PLOCHA CELKEM:		1165.44

LEGENDA:

RS2.1 - podružné rozvaděče - 2.NP

- A** - PC pracovníště sloupek na podlahové liště sestava 3 záruvek + datová (samostatná PP):
2x zás. bílá /silová pro připojení počítače, příslušenství/
2x zás. barevně odlíšená /silová pro připojení výpočet. techniku/
2x prostorová rezerva pro datové záručky (dva výstupy)
- Y** - podlahová lišta 240x34 dvoukomorová (1 komora silnoproud. rozvody, 2 komora PC rozvody-kavová přepážka)
- EB** - elboller 2,2 kW/230V
- EQ** - elohříváč 2 kW/230V
- ZJ** **□** - zdrojová jednotka
- AS** **●** - automat. splachování
- TR** 230/8V **Ⓢ** - zvonkové trafo
- ZV** **●** - zvonek+ tlačítka invalidi

—C₃/PC zásuvky vybaveny přepětovou ochranou

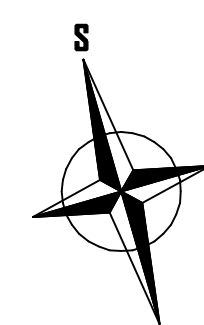

HLAVNÍ PROJEKTANT ING.ARCH. K. SALÁT	VED. PROJEKTANT BcA D. SALOVIKOVÁ	ODPOVĚD. PROJEKTANT M. JIRKOVIČ	VYPRACOVAL M. JIRKOVIČ	<div><div>4. PROJEKT</div><div>100 1/01</div></div> <div>PROJEKTOVÁNÍ SILNOPRŮHOD A SILNOPRŮHODOVÝCH ROZVODŮ 326 00 PLZEŇ, BROUČKOVA 18 TEL. 373 731 011, OČ. 02246901901</div>	
OBEC:	PLZEŇ 3	KRAJ:	PLZEŇSKÝ		
INVESTOR	ZAPADČESKÁ UNIVERZITA V PLZNI, UNIVERZITNÍ 8, 306 14 PLZEŇ			FORMÁT	A 4
AKCE :	STAVEBNÍ ÚPRAVY OBJEKTU VELESALÁVINOVA 42, PLZEŇ			DATAU	03/2013
				STRUŽNÁ	05/2013
				ČÍS. ZAKÁZKY	EL. 006/13
ČÁSTI:	D.1.6 ZAŘÍZENÍ SILNOPRŮHODÉ ELEKTROTECHNIKY, BLESKOVOD			HEŘTIČKO	1 : 100
OBSAH :				ČÍSLO V KRESLU	ČÍSLO PARIE
2.NP - SILOVÉ A ZÁSUVKOVÉ ROZVODY				10	