

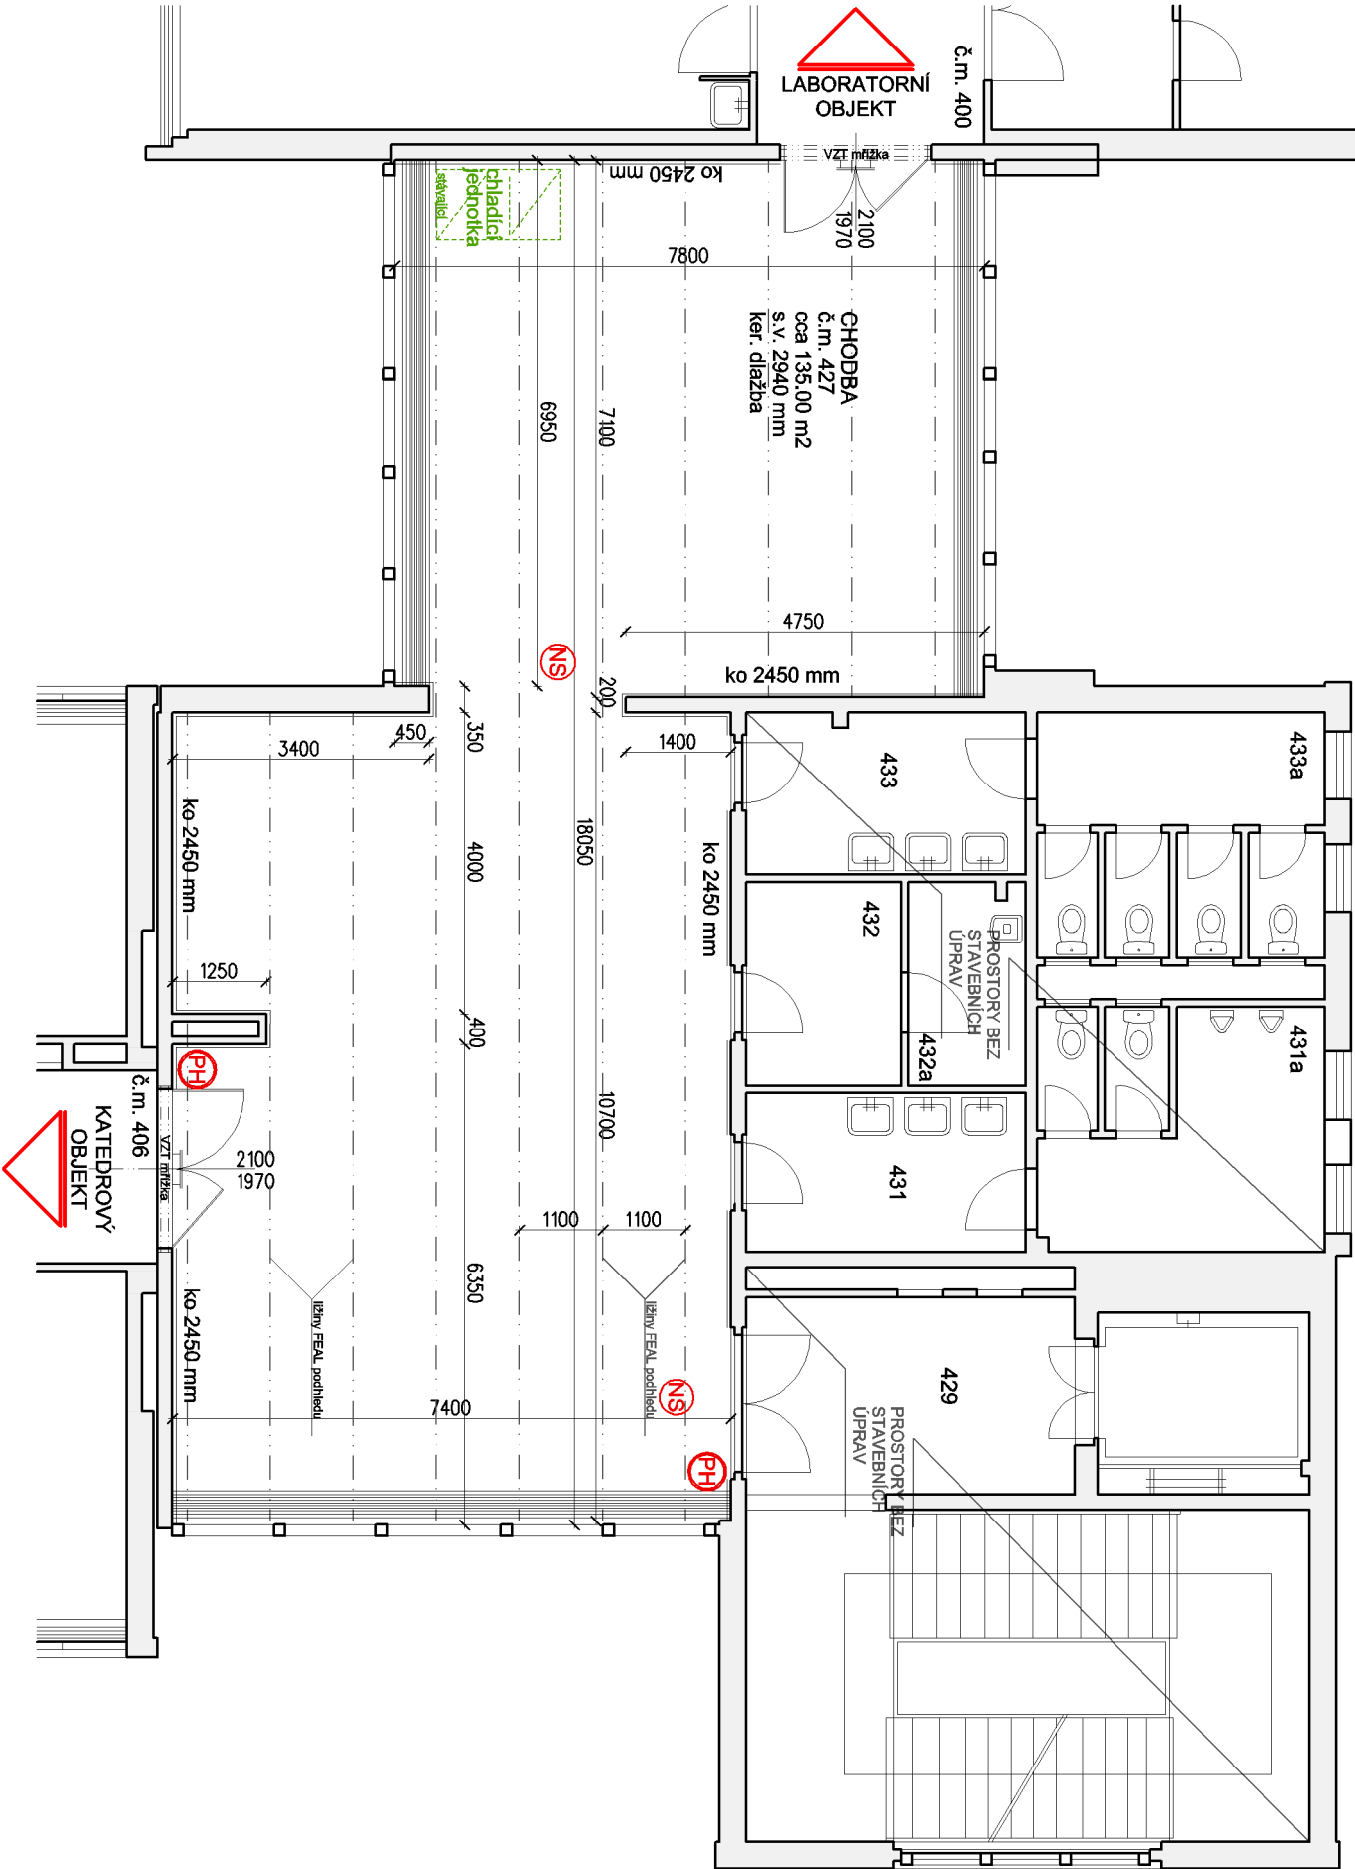


 
4.NP - KRČEK "K2"

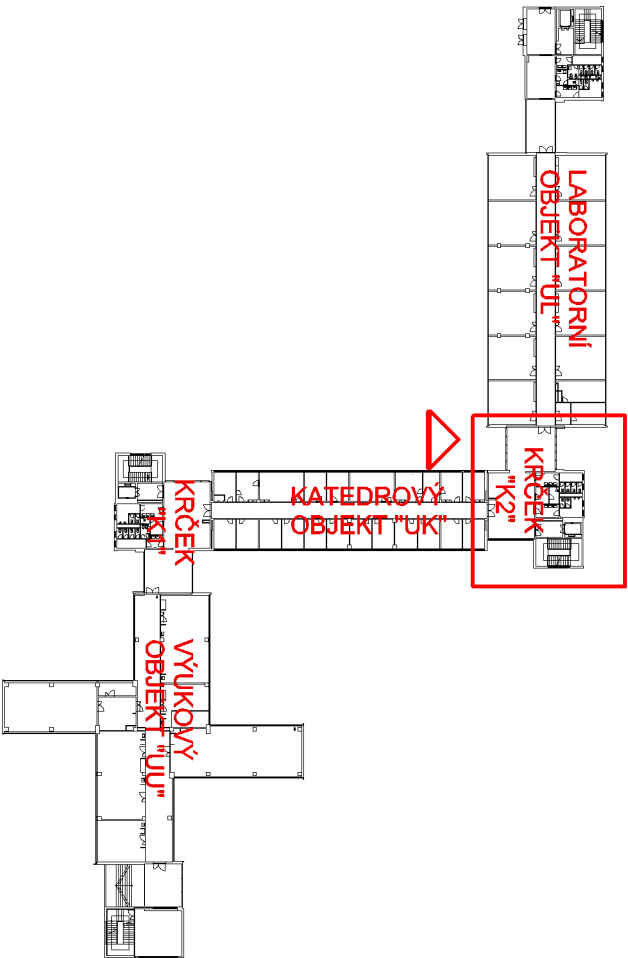

- LEGENDA ZNAČENÍ:
- stavební konstrukce
  - JS - stávající (viz část ELEKTRO)
  - nouzové světlo - stávající (viz část ELEKTRO)
  - tlumič požární hlásič - stávající (viz část ELEKTRO)

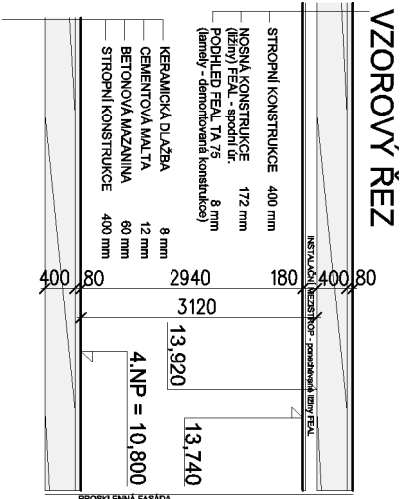

Ved.projektant :	Zodp.projektant :	Vypracoval :	Kreslil :
Ing. V. Hlinka		Ing. L. Hřebenář	
Akce :			
Stavební úpravy objektů UK a UL pro FEK			
Univerzitní 22, Plzeň			
Investor :			
ZÁPADOČESKÁ UNIVERZITA V PLZNI			
Univerzitní 8, Plzeň			
Obsah :			
PŮDORYS + ŘEZ 4.NP K2 - stávající stav			

 Projekční a inženýrská kancelář pro pozemní stavby	
Látkovská 5, Plzeň 326 00 tel./fax : 377 441 072, 377 441 106 email : hbhing@seznam.cz	
Místo :	Plzeň
Stupeň PD :	Projektová dokumentace pro provádění stavby
Datum :	listopad 2015
Číslo akce :	9536
Měřítko : 1:100	Číslo výkresu : <b>D.1.e.</b>